


本期110kV双回路电缆排管断面图  
(J1-J12段,面向农垦站方向)

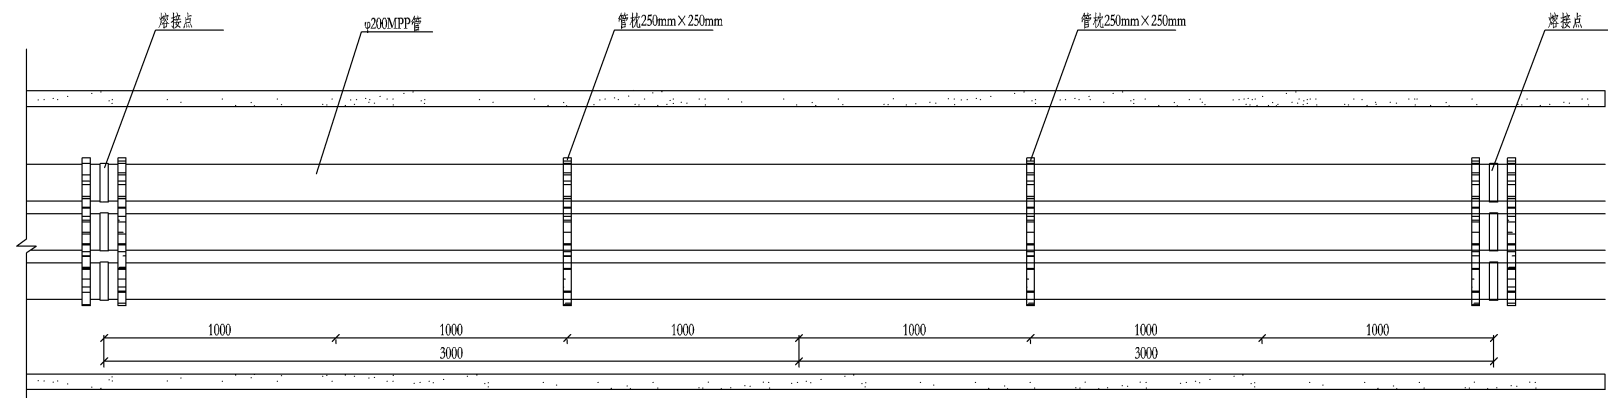

排管平面图

说明:

1. 电缆管枕间距2m, 电缆MPP保护管采用熔接或密封圈密封。

中国电建集团河南省电力勘测设计院有限公司			110kV辅农线接入金牛岭站新建线路工程		施工图设计阶段
批准	王发亮	设计	莫泽权	双回路电缆排管大样图	
审核	郭永清	比例			
校核	李政	日期	2024年08月20日		
线路结构	王发亮	日期	2024.08.19	图号	SA11091S-D0202-01
专业	会签	日期		版本	