


本期110kV四回路电缆排管断面图
(J0-J1段,面向农垦站方向)

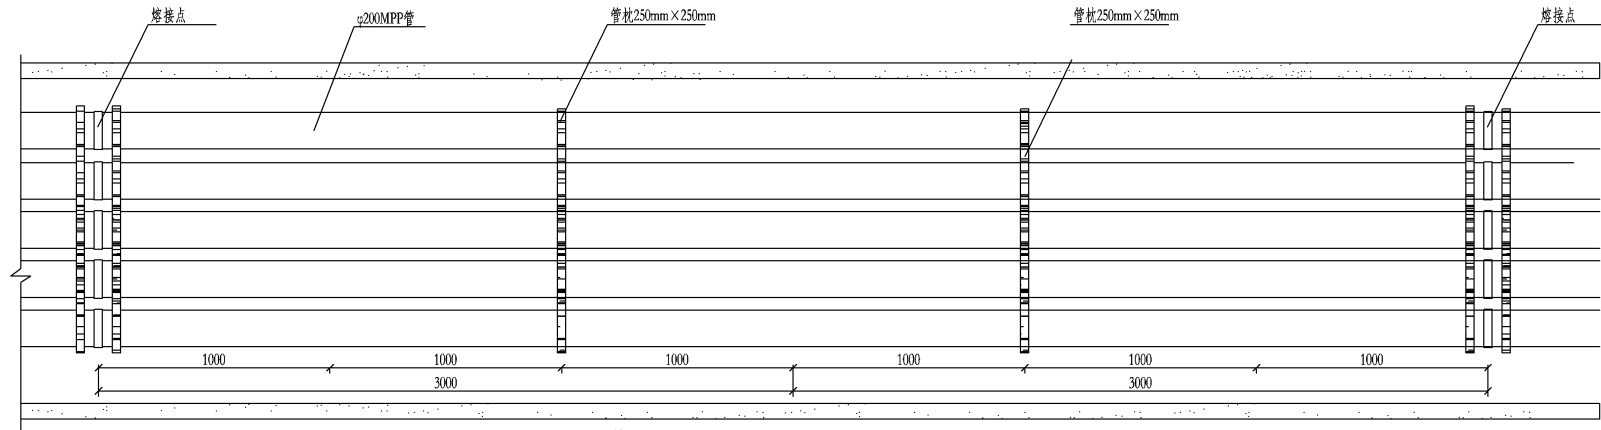

排管平面图

说明:

1. 电缆管枕间距2m, 电缆MPP保护管采用熔接或密封圈密封。

中国电建集团河南省电力勘测设计院有限公司			110kV铺农线π接入金牛岭站新建线路工程	施工图	设计阶段
批准	赵洪祥	设计	莫泽权	四回路电缆排管大样图	
审核	郭文涛	比例			
校核	李政	日期	2024年08月20日		
线路结构	王发亮	2024.08.19	图号	SA11091S-D0202-02	版本
专业	会签	日期			