


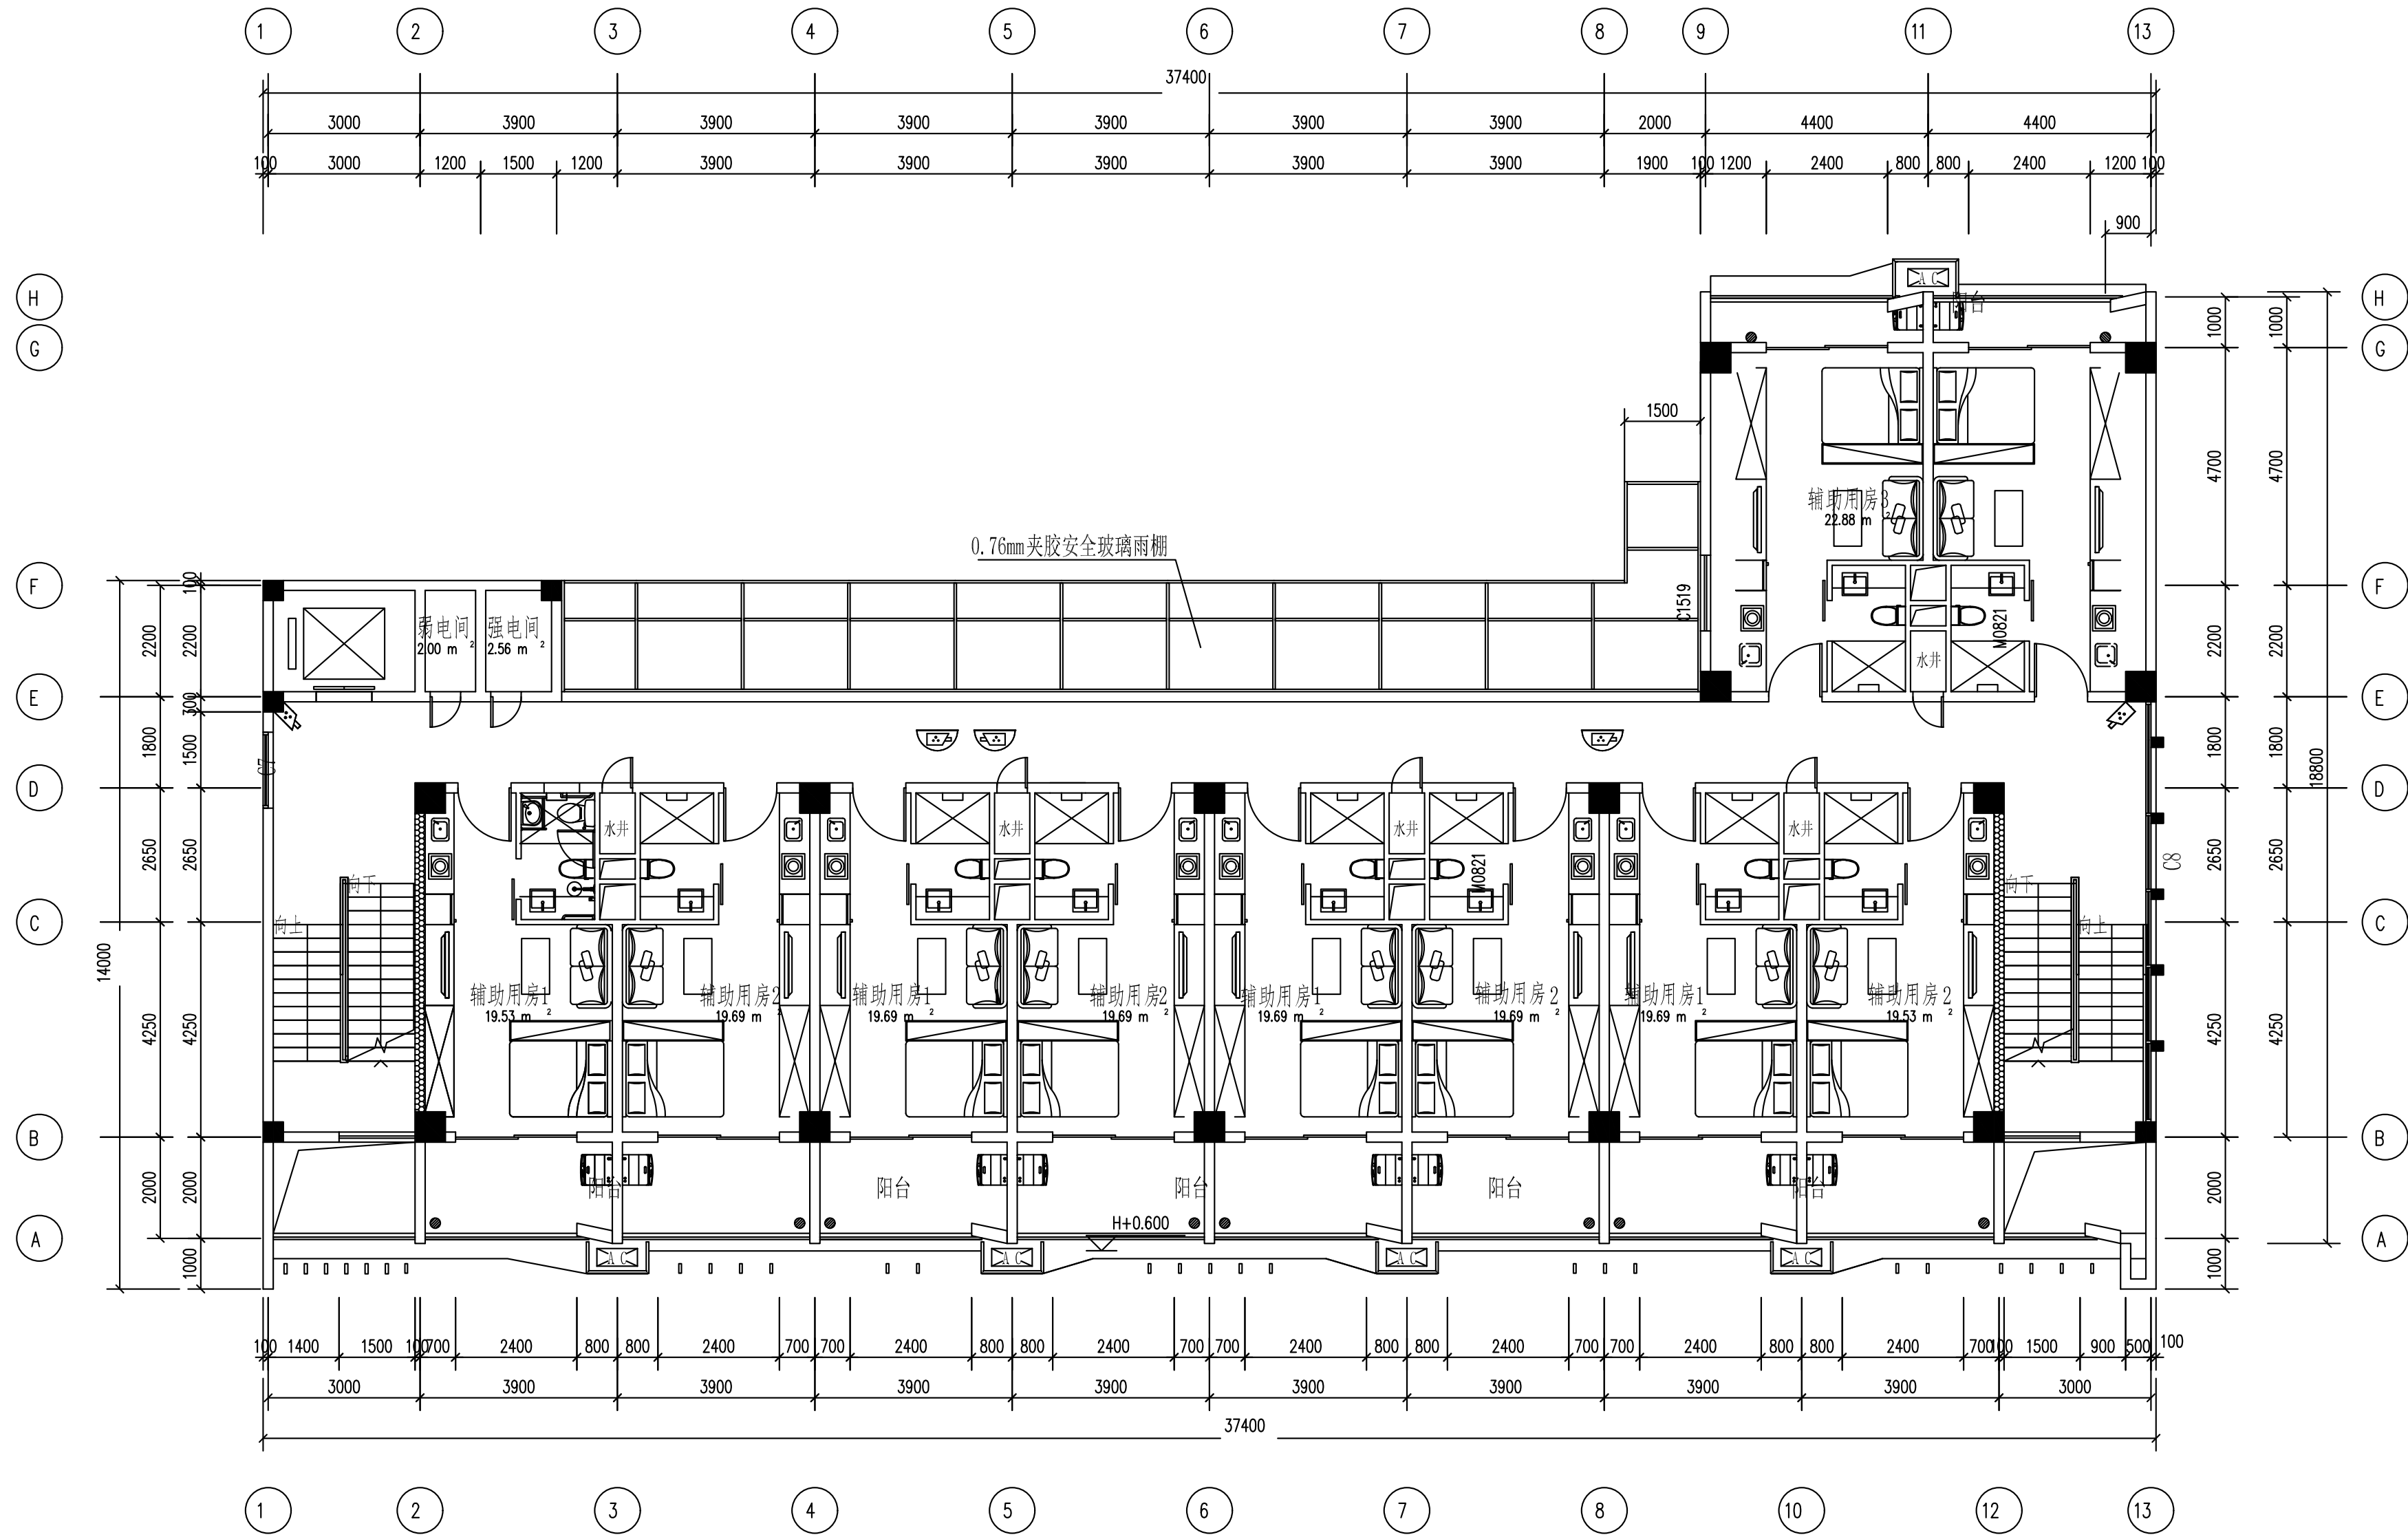


二层安防监控平面图

图例说明：

图例	设备名称	单位	数量	安装方式	安装线缆
	枪式摄像机	个	2	壁装，底距地2.5米	UTP Cat6/PVC20/WC/SCE
	半球	个	3	吸顶安装	UTP Cat6/PVC20/SCE
	电梯半球	个	0	吸顶安装	UTP Cat6/PVC20/WC/SCE

CEEC 中国能源建设集团广东省电力设计研究院有限公司				西部修试公司2023-2025年水电生产辅助用房弱电系统建设		初步设计阶段
批准	吴劲松	设计	郑伟佳	张仲凡	水电生产辅助用房B楼二层安防监控平面图	
审核	张磊	制图	郑伟佳	张仲凡		
校核	谢明志	日期	2023.12	图号	QA20411E4-36	版本 A

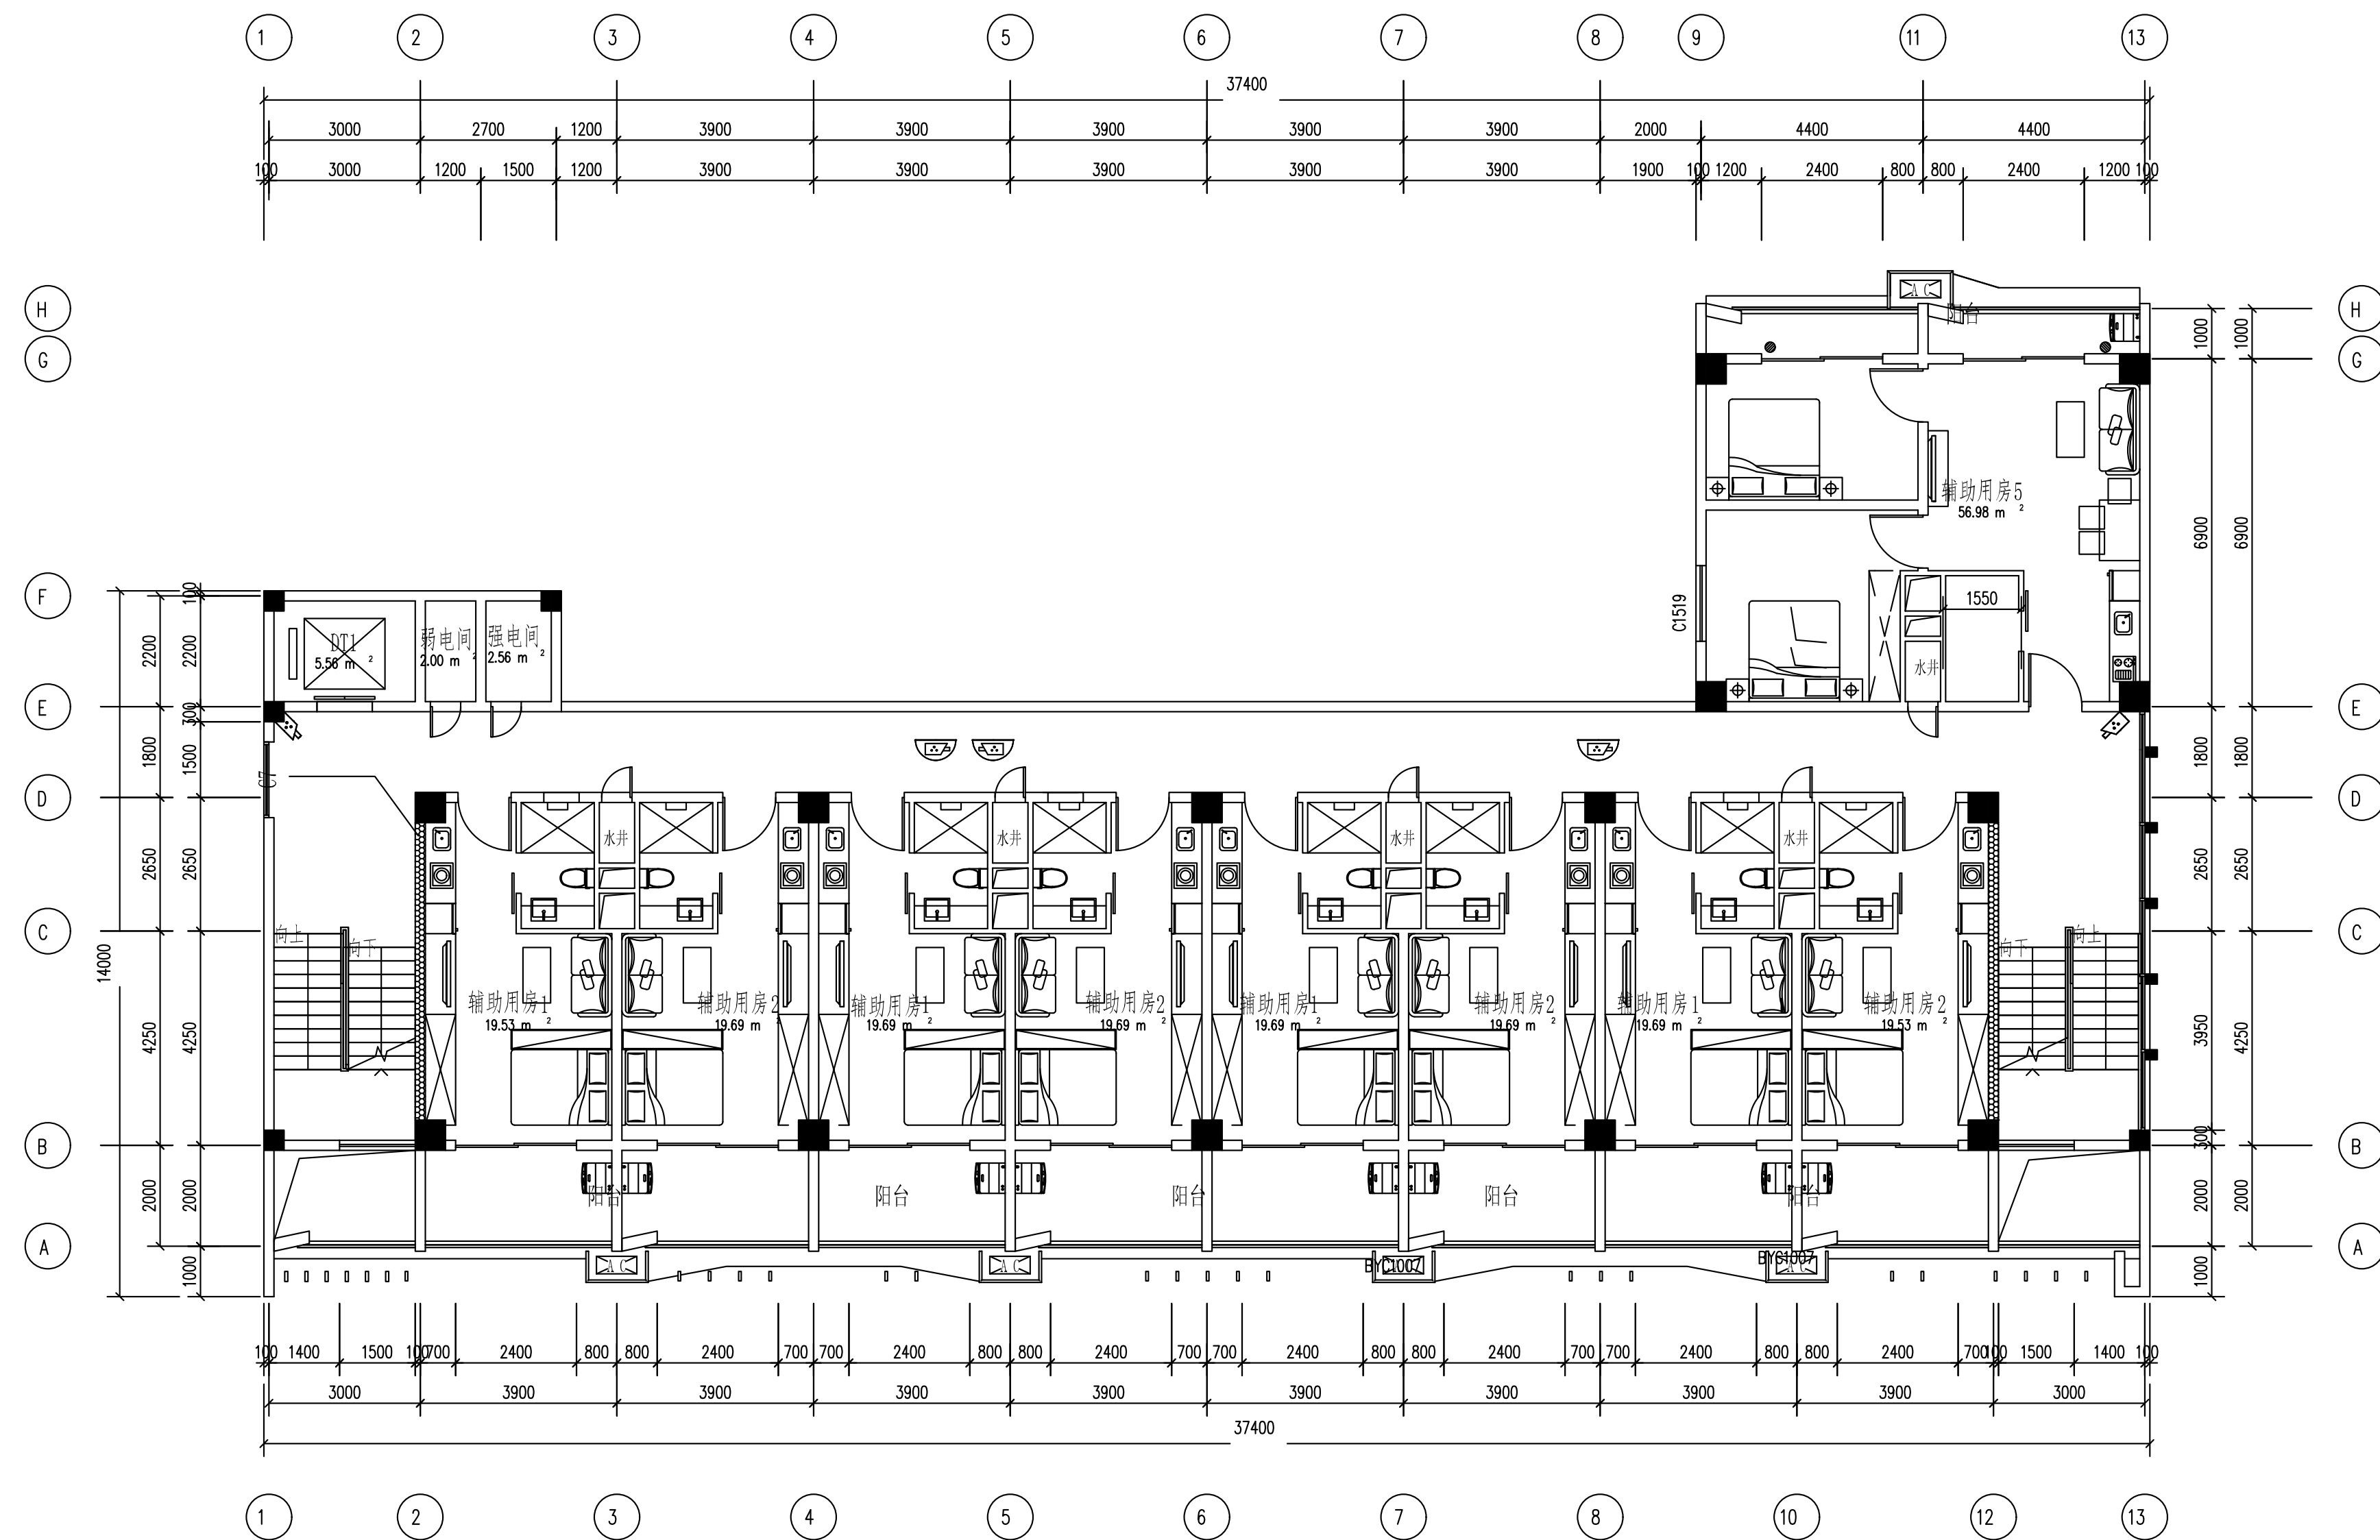


三层安防监控平面图

图例说明：

图例	设备名称	单位	数量	安装方式	安装线缆
	枪式摄像机	个	2	壁装，底距地2.5米	UTP Cat6/PVC20/WC/SCE
	半球	个	3	吸顶安装	UTP Cat6/PVC20/SCE
	电梯半球	个	0	吸顶安装	UTP Cat6/PVC20/WC/SCE

 中国能源建设集团广东省电力设计研究院有限公司 CHINA ENERGY ENGINEERING CONSULTING GROUP CO., LTD.			西部修试公司2023—2025年水电生产辅助用房弱电系统建设		初步设计 设计阶段	
批准	吴劲松	张磊	设计 制图 比例	水电生产辅助用房B栋三层安防监控系统平面图		
审核	张磊	张磊	郑伟佳 郑伟佳			
校核	谢明志	谢明志	日期	图号	QA20411E4—37	
			2023.12	条形图		版本 A

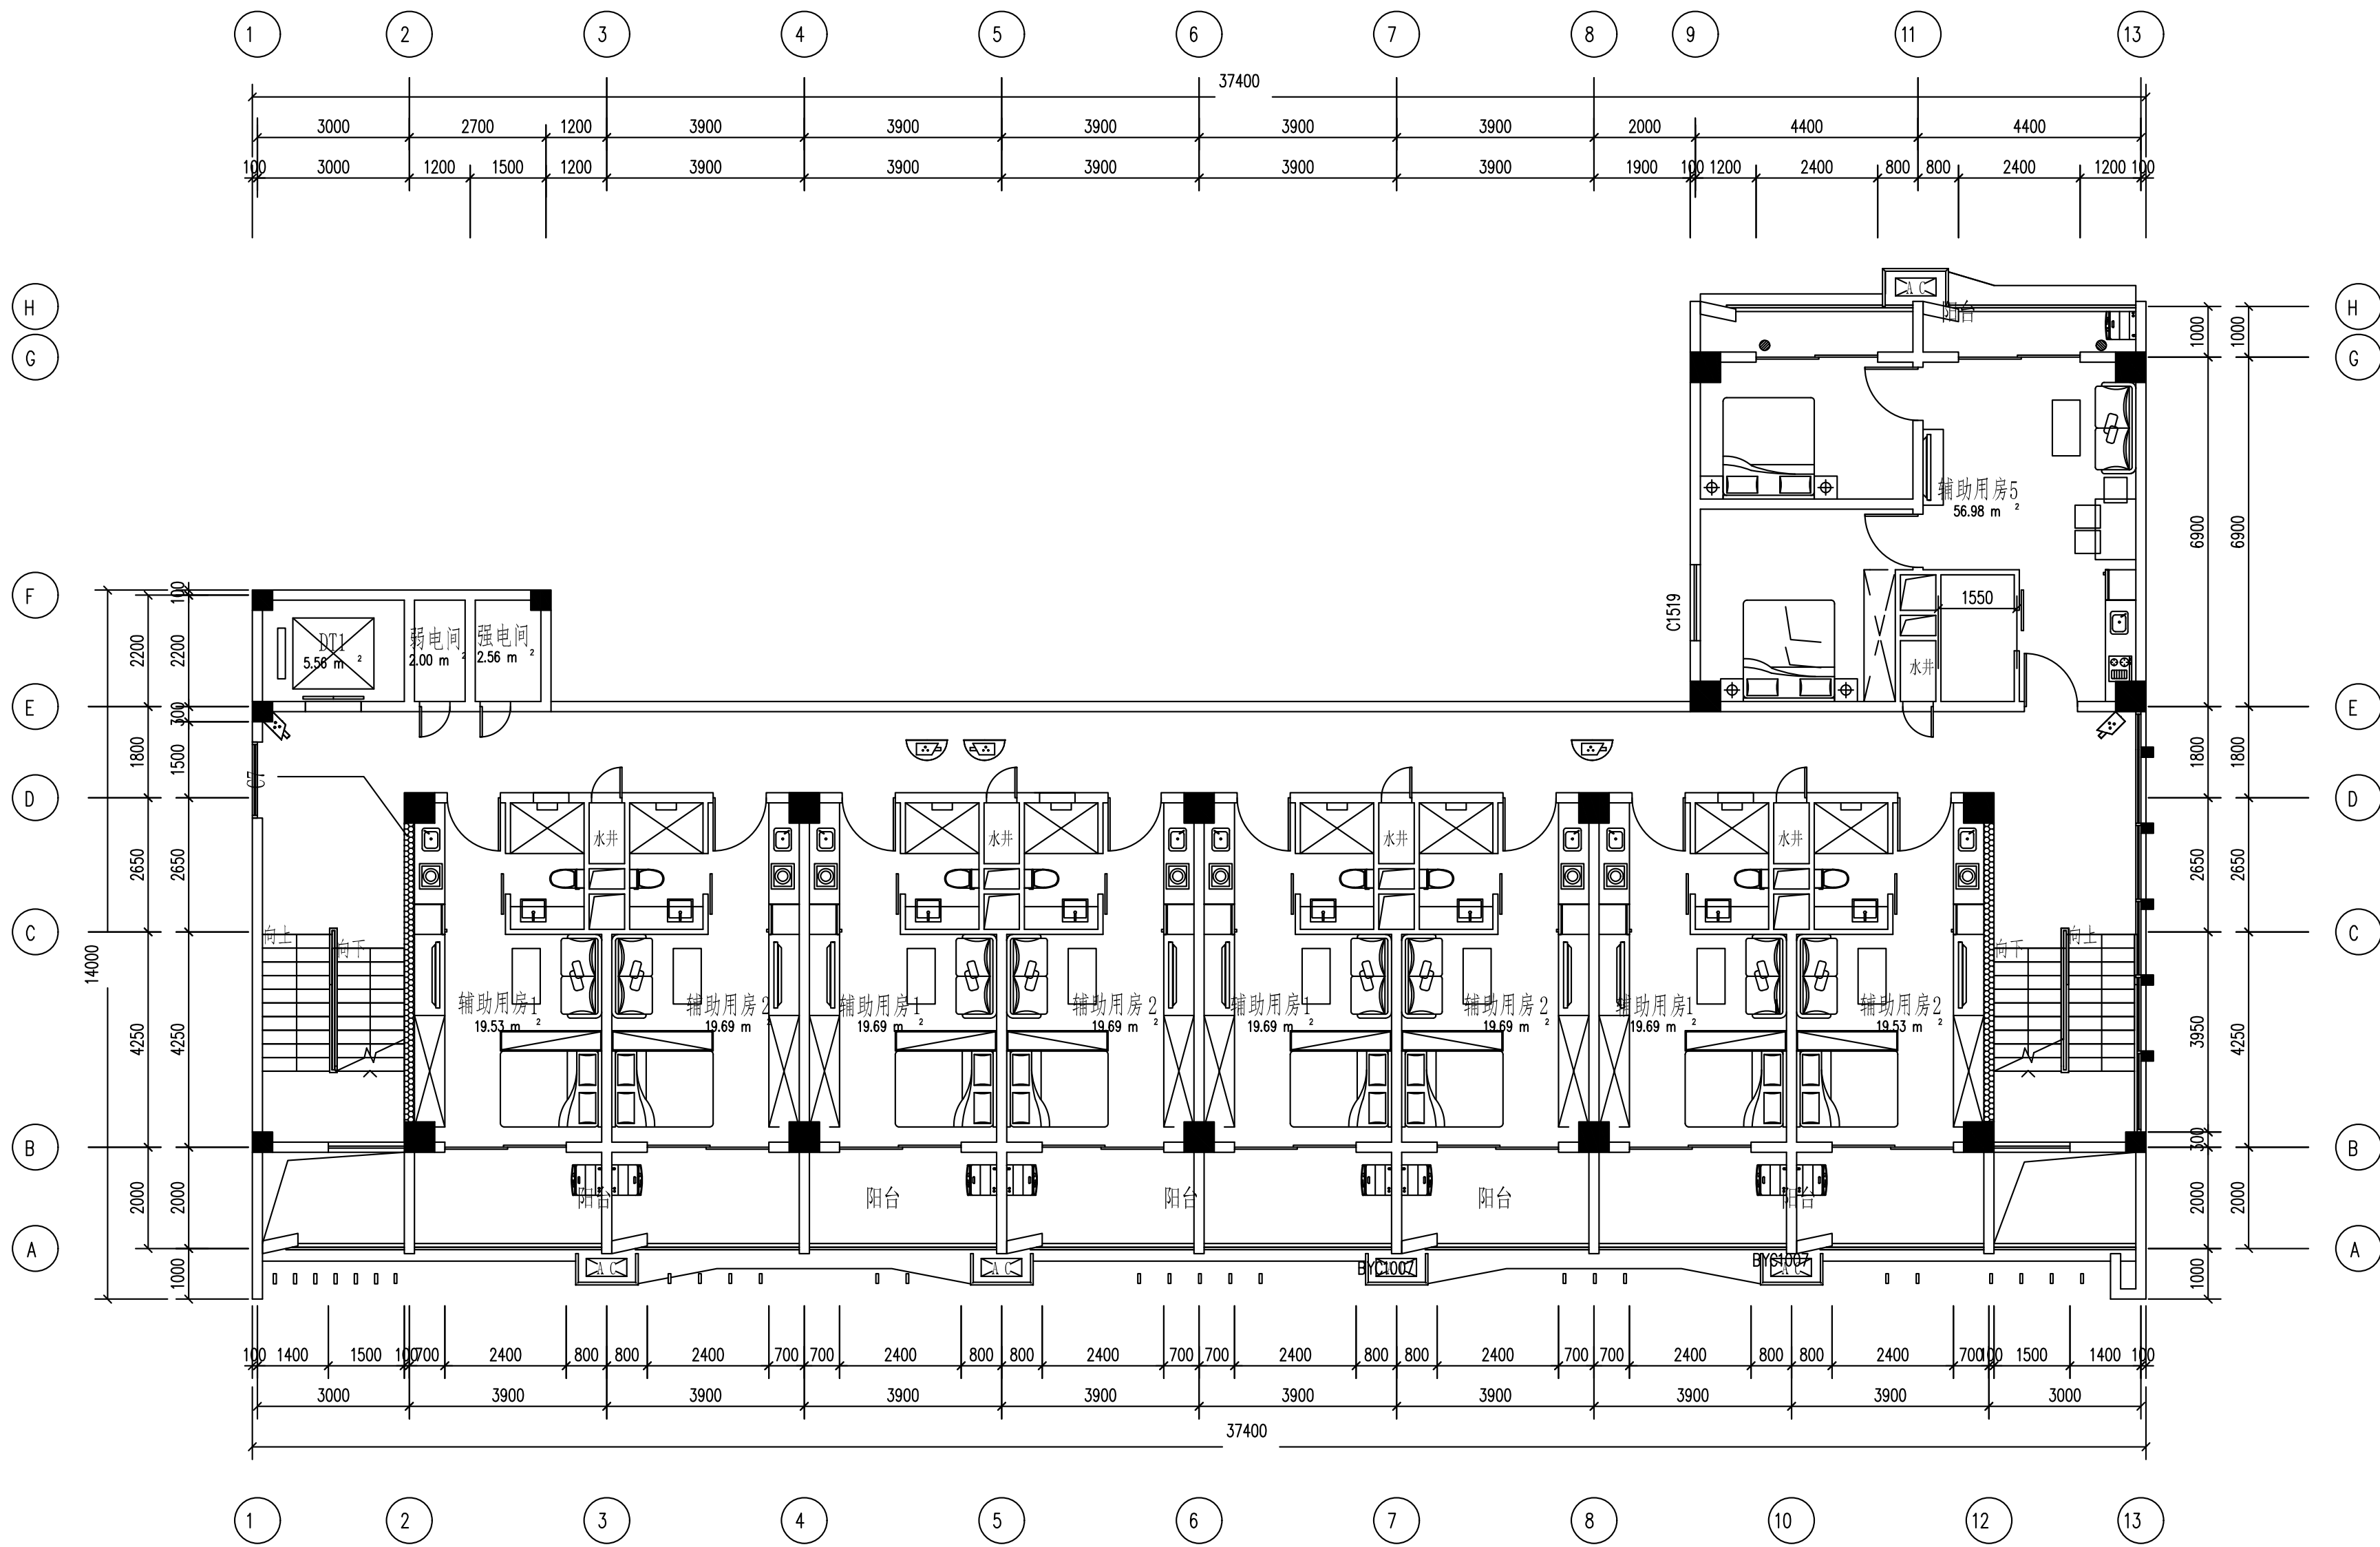


四层安防监控平面图

图例说明：

图例	设备名称	单位	数量	安装方式	安装线缆
	枪式摄像机	个	2	壁装，底距地2.5米	UTP Cat6/PVC20/WC/SCE
	半球	个	3	吸顶安装	UTP Cat6/PVC20/SCE
	电梯半球	个	0	吸顶安装	UTP Cat6/PVC20/WC/SCE

CEEC 中国能源建设集团广东省电力设计研究院有限公司				西部修试公司2023-2025年水电生产辅助用房铜电系统建设		初步设计阶段
批准	吴劲松	设计	郑伟佳	李伟凡	水电生产辅助用房B栋四层安防监控平面图	
审核	张磊	制图	郑伟佳	李伟凡		
校核	谢明志	日期	2023.12	图号	QA20411E4-38	版本 A

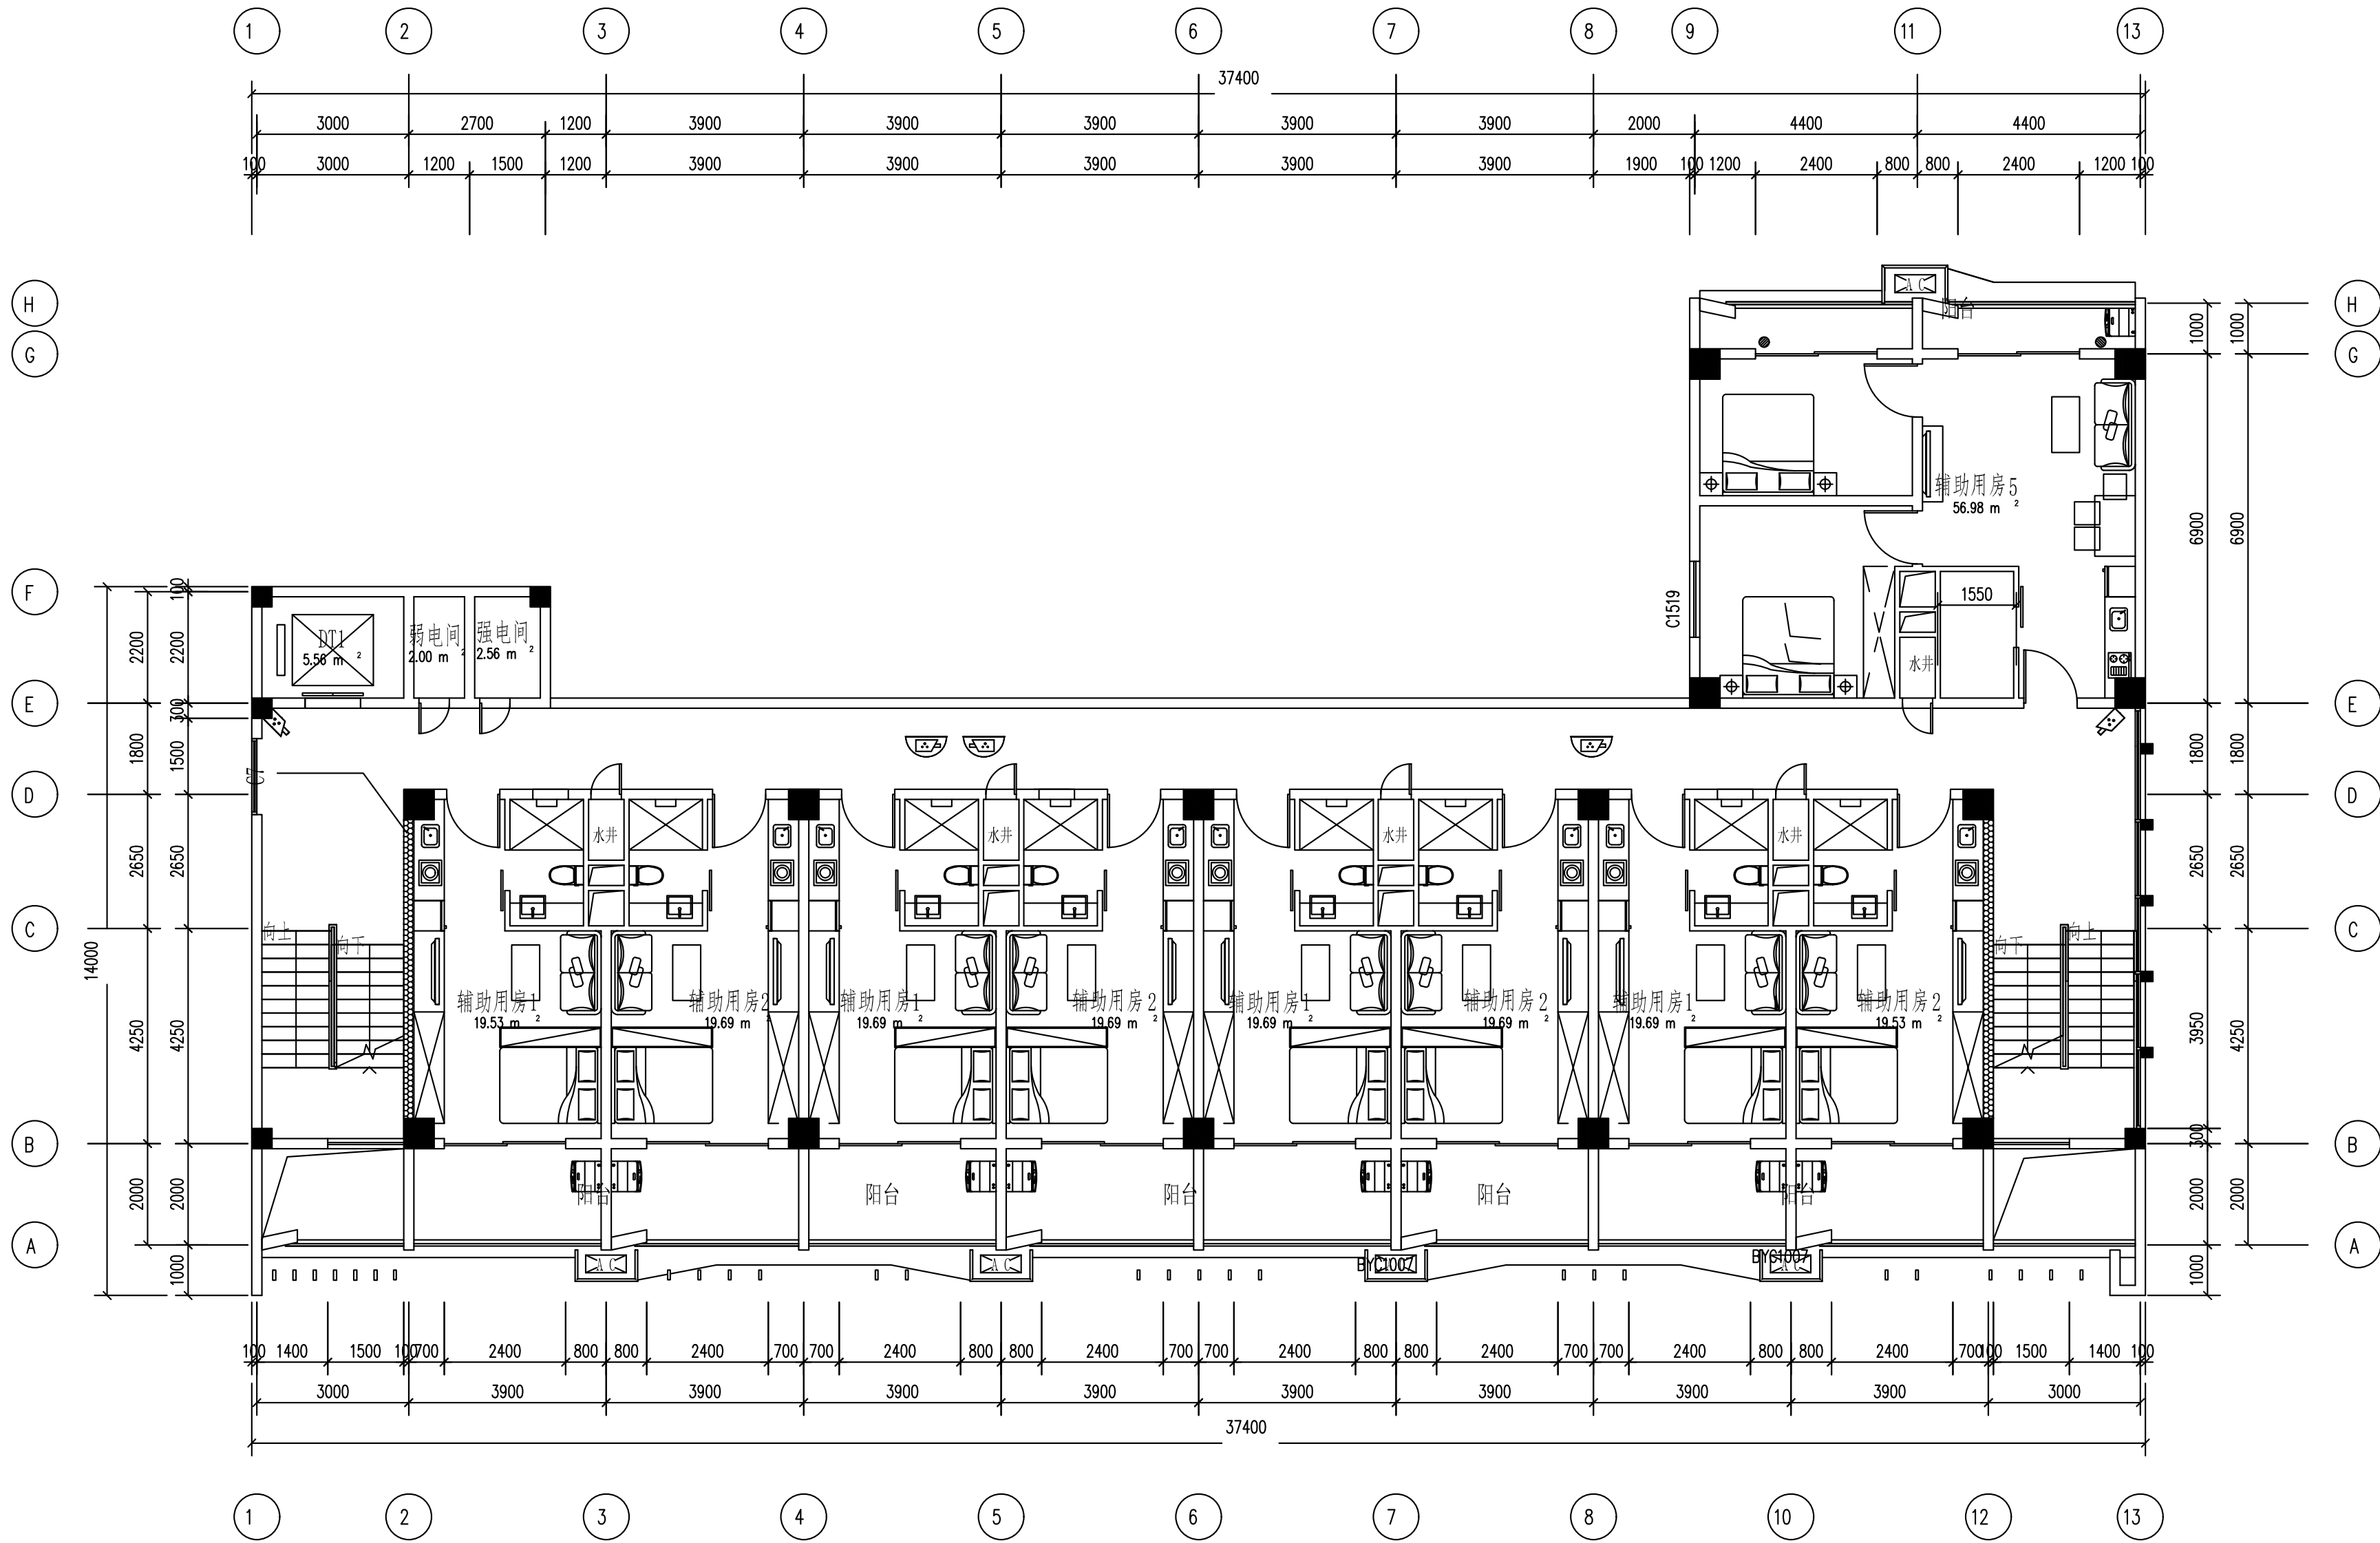


五层安防监控平面图

图例说明：

图例	设备名称	单位	数量	安装方式	安装线缆
	枪式摄像机	个	2	壁装，底距地2.5米	UTP Cat6/PVC20/WC/SCE
	半球	个	3	吸顶安装	UTP Cat6/PVC20/SCE
	电梯半球	个	0	吸顶安装	UTP Cat6/PVC20/WC/SCE

CEEC 中国能源建设集团广东省电力设计研究院有限公司				西部修试公司2023-2025年水电生产辅助用房弱电系统建设		初步设计
批准	吴劲松	设计	郑伟佳	张件飞	水电生产辅助用房B栋五层安防监控平面图	
审核	张磊	制图	郑伟佳	张件飞		
校核	谢明志	日期	2023.12	图号	QA20411E4-39	版本 A

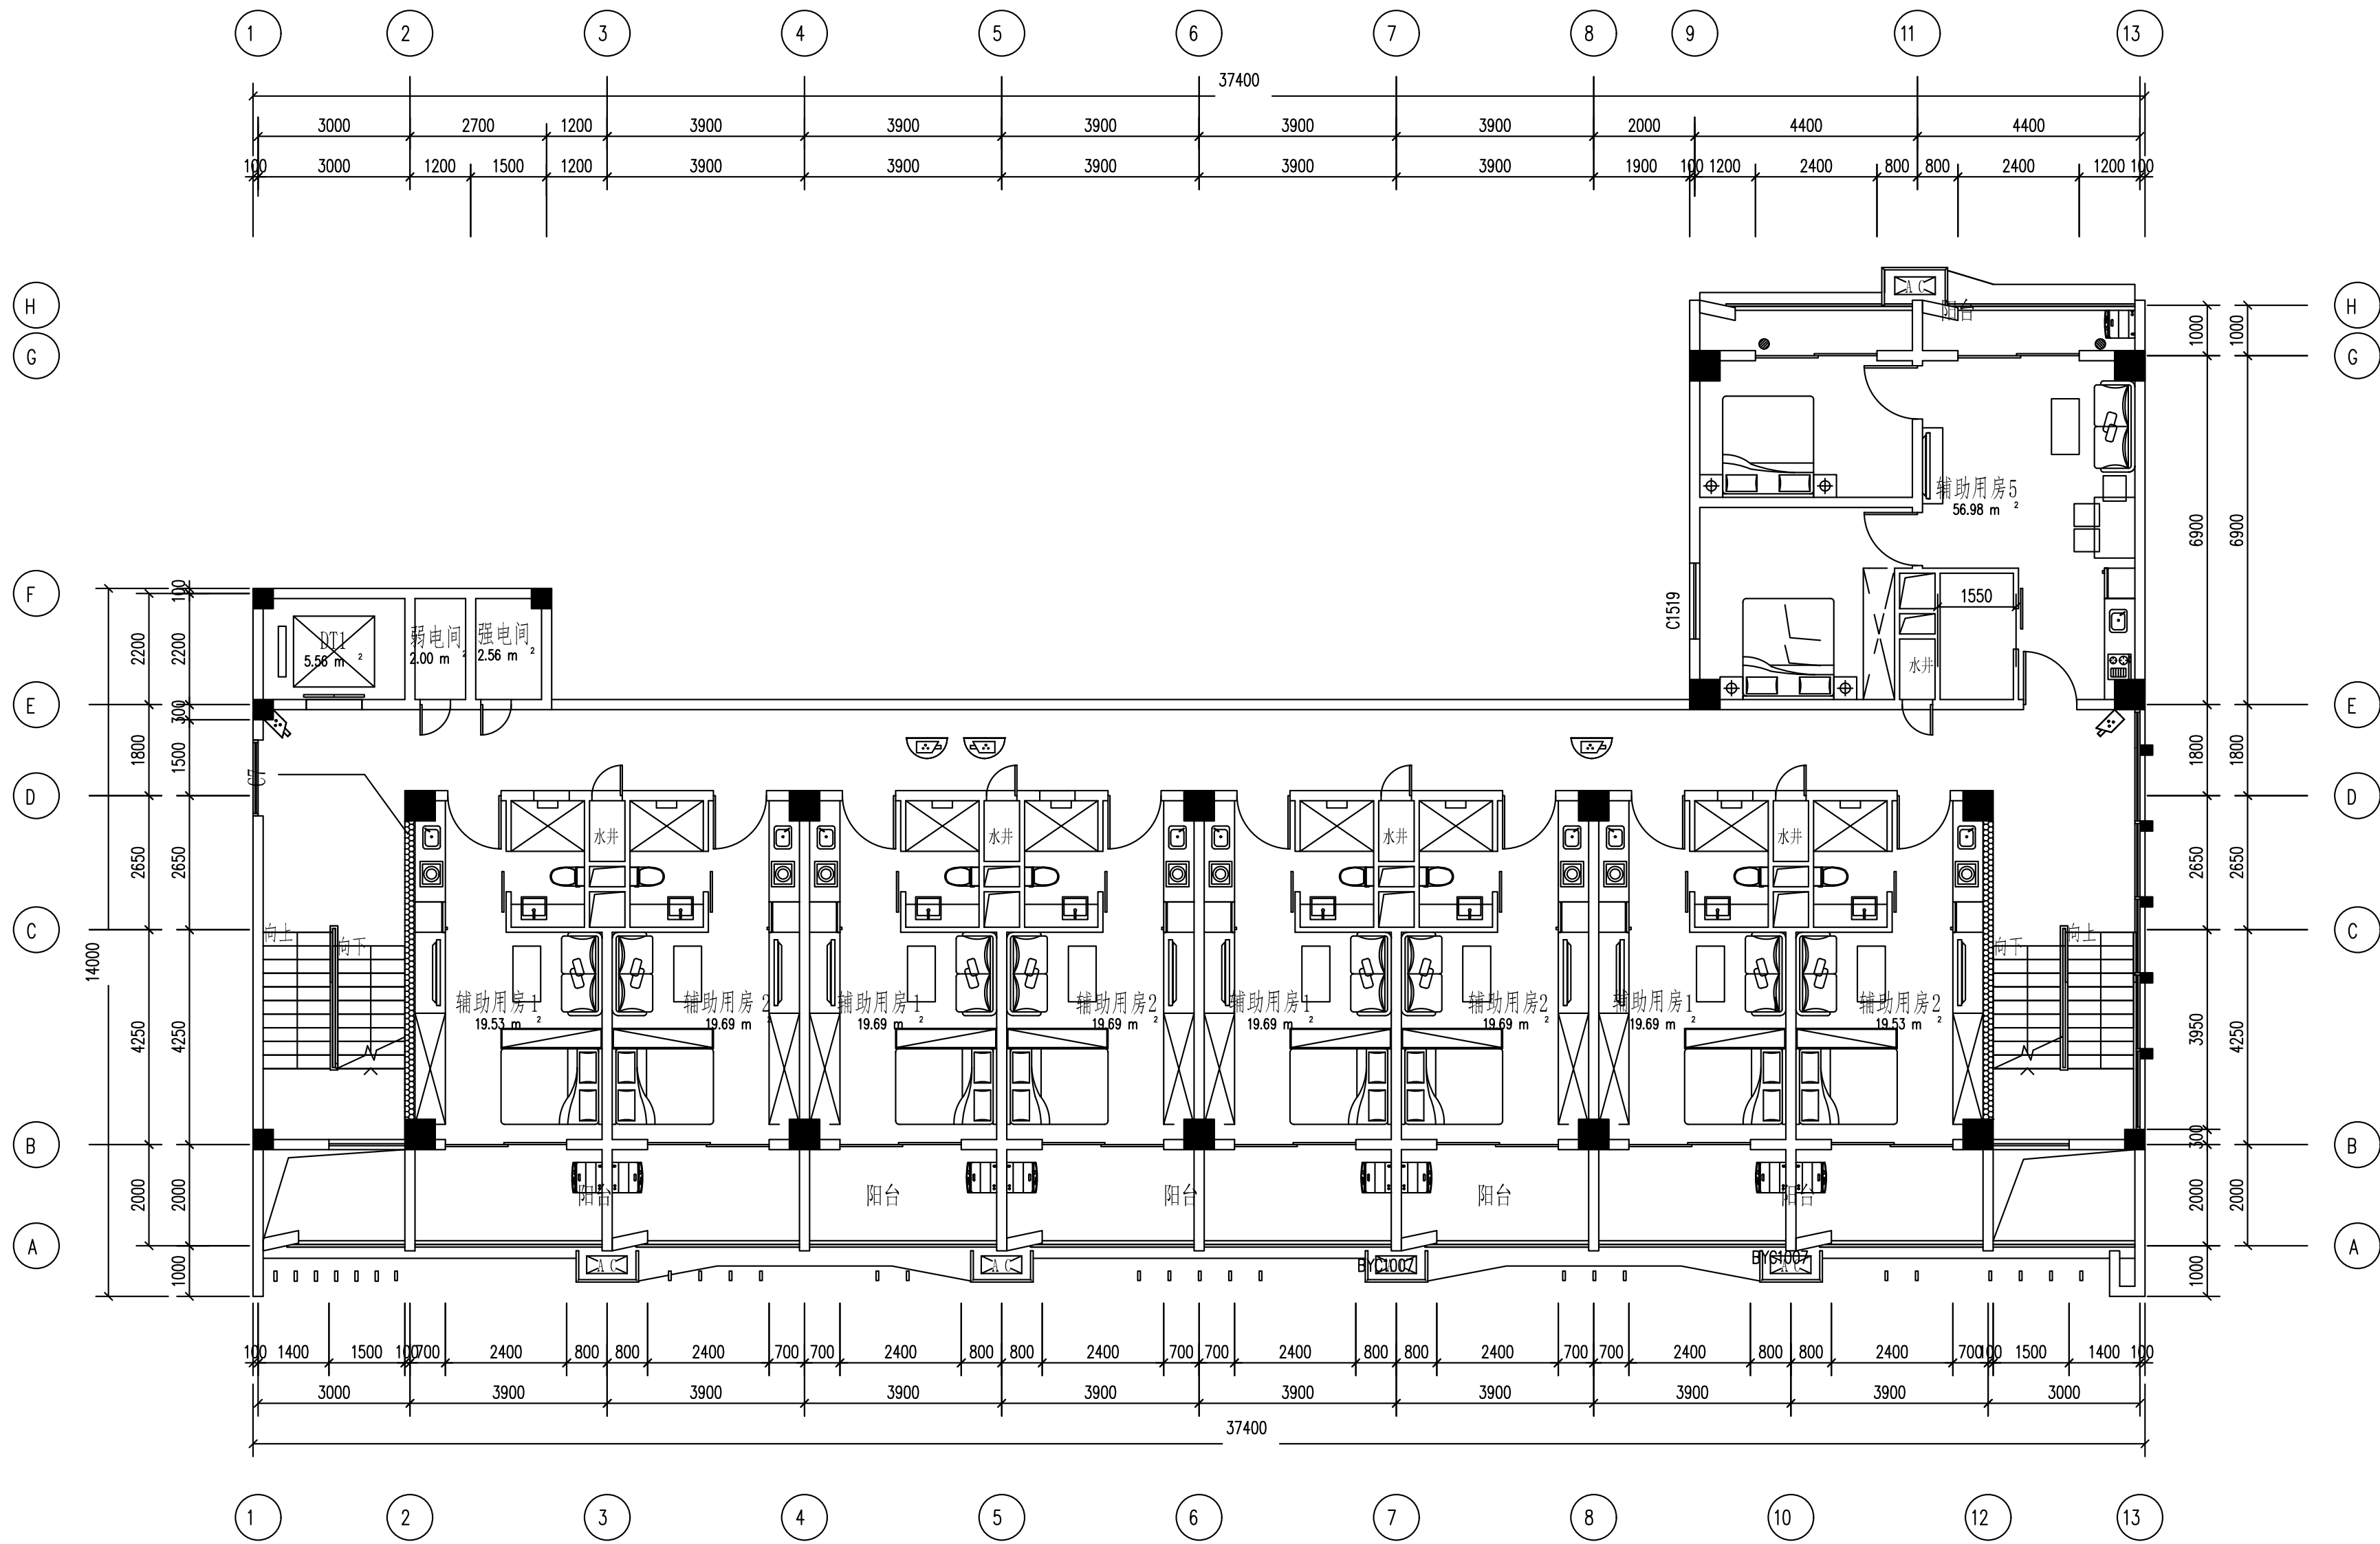


六层安防监控平面图

图例说明：

图例	设备名称	单位	数量	安装方式	安装线缆
	枪式摄像机	个	2	壁装，底距地2.5米	UTP Cat6/PVC20/WC/SCE
	半球	个	3	吸顶安装	UTP Cat6/PVC20/SCE
	电梯半球	个	0	吸顶安装	UTP Cat6/PVC20/WC/SCE

CEEC 中国能源建设集团广东省电力设计研究院有限公司				西部修试公司2023-2025年水电生产辅助用房弱电系统建设		初步设计阶段
批准	吴劲松	设计	郑伟佳	张仲凡	水电生产辅助用房B栋六层安防监控平面图	
审核	张磊	制图	郑伟佳	张仲凡		
校核	谢明志	日期	2023.12	图号	QA20411E4-40	版本 A

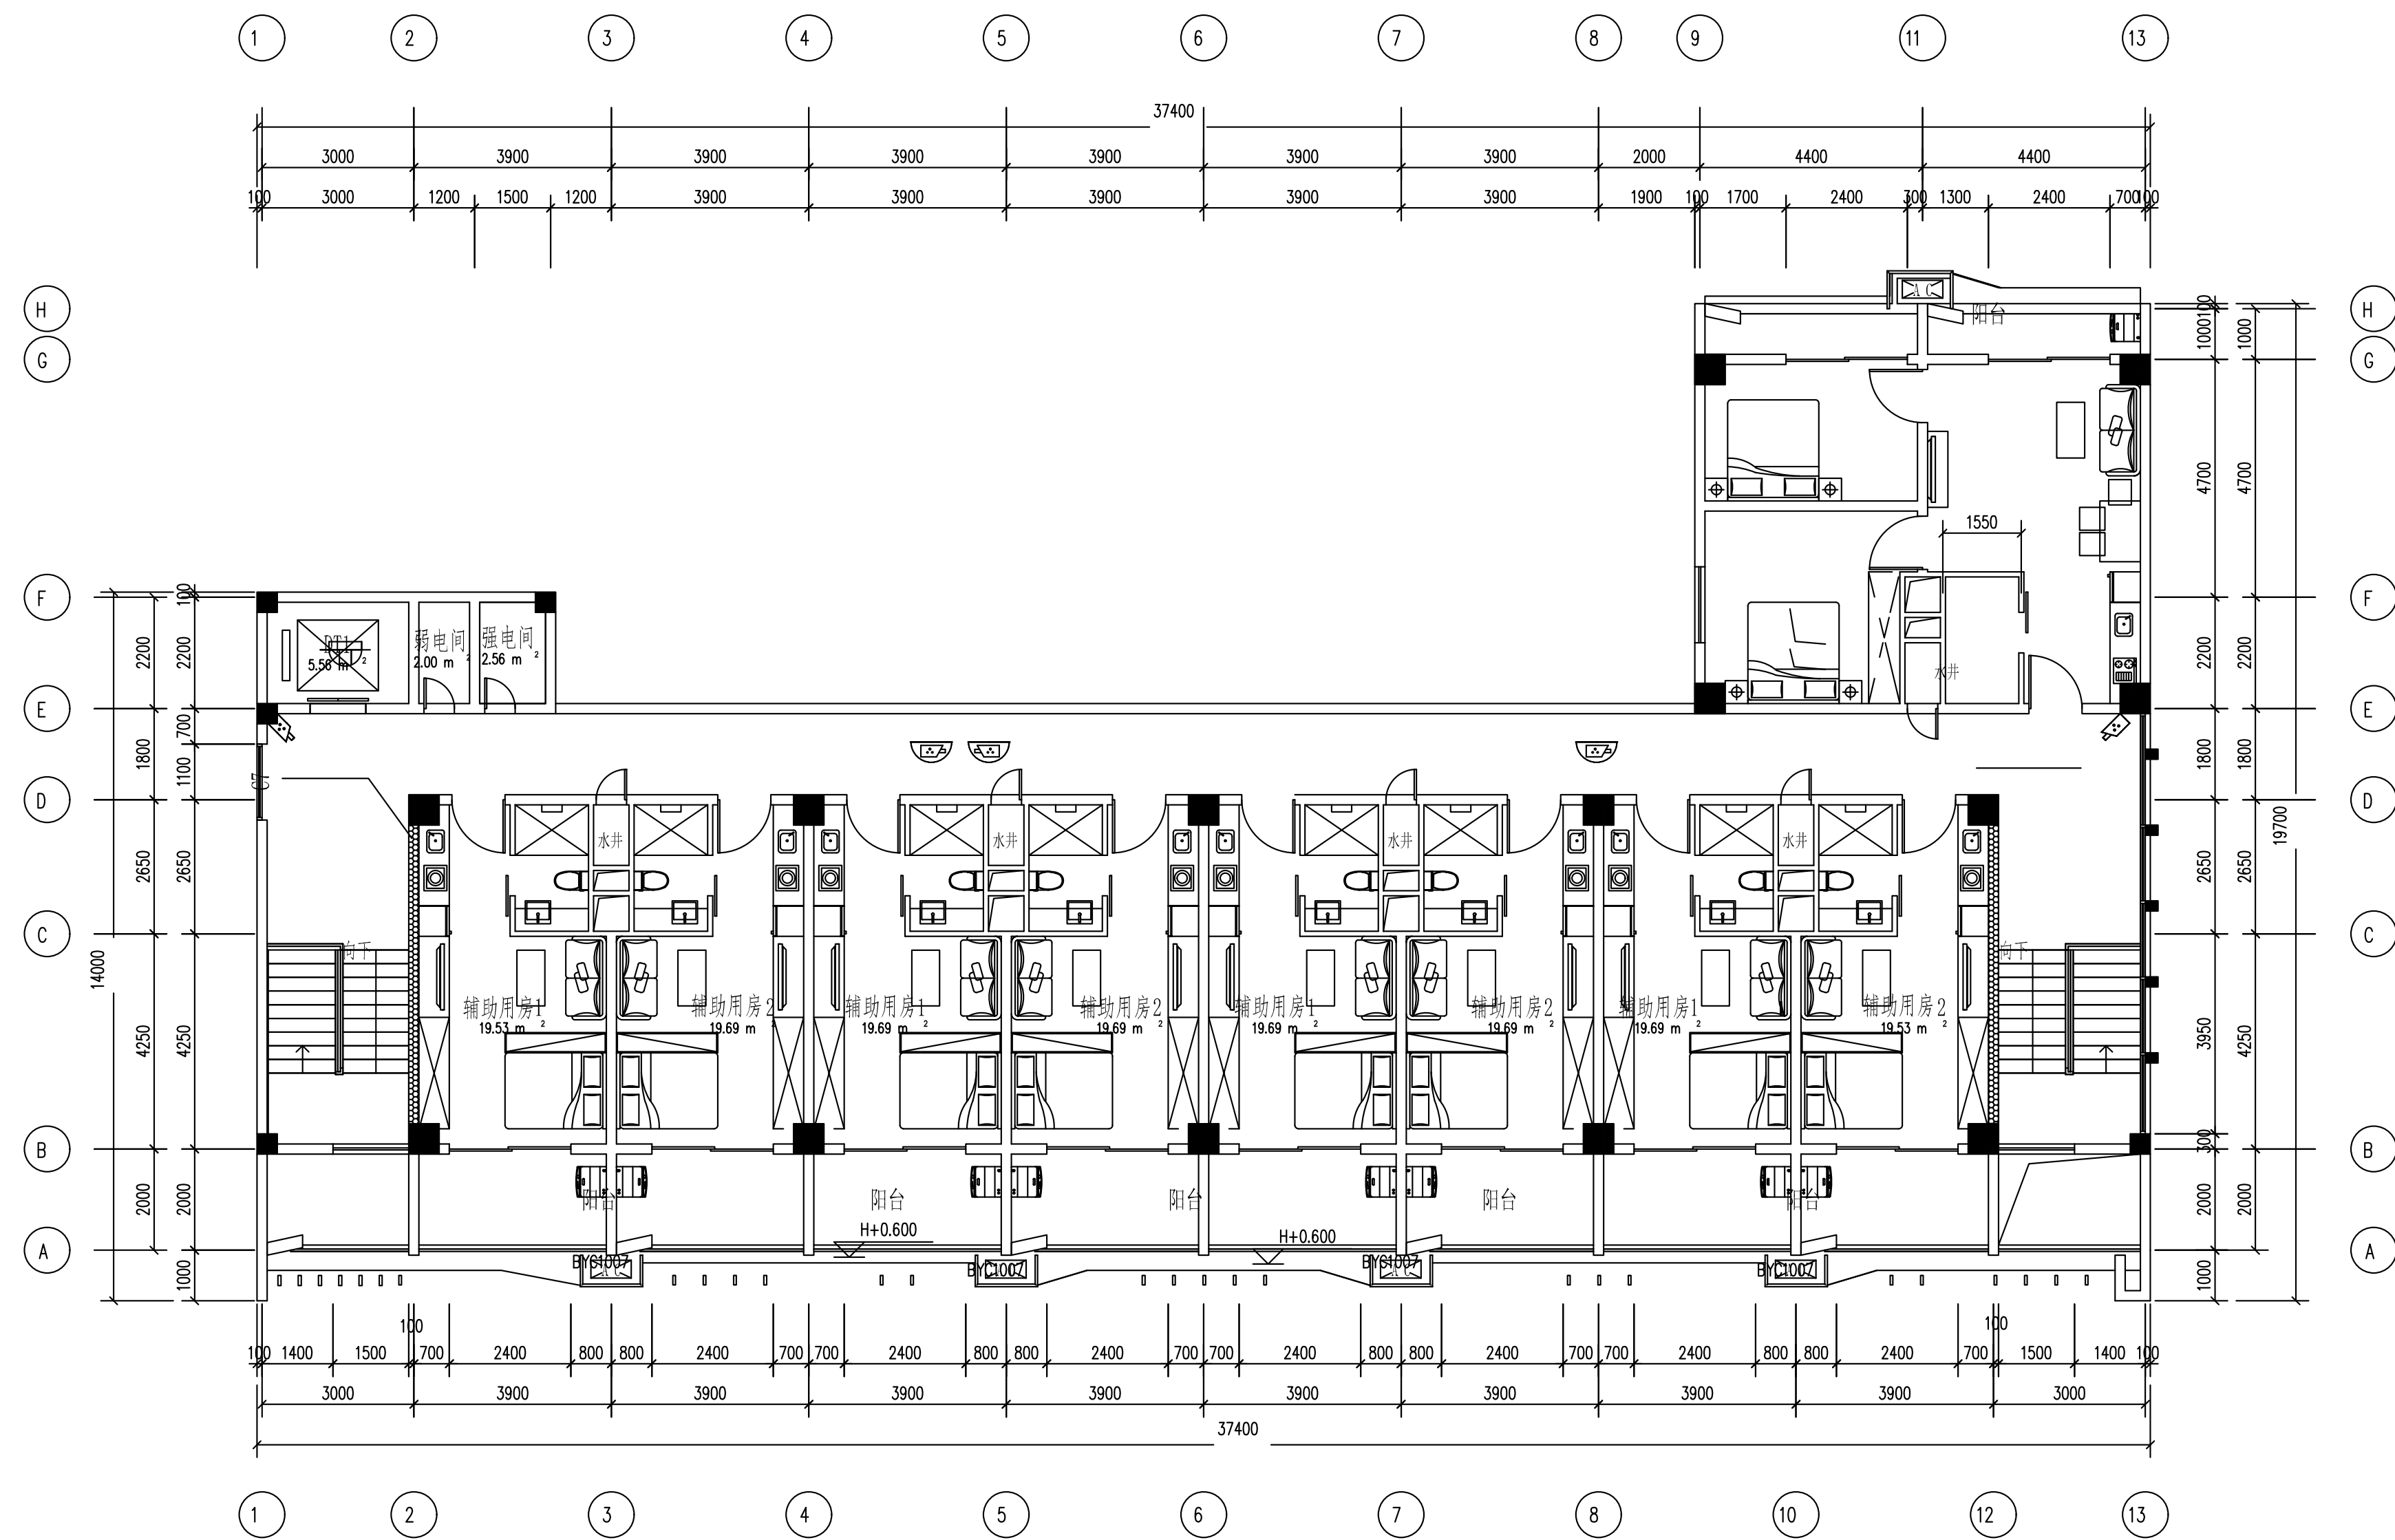


七层安防监控平面图

图例说明：

图例	设备名称	单位	数量	安装方式	安装线缆
	枪式摄像机	个	2	壁装, 底距地2.5米	UTP Cat6/PVC20/WC/SCE
	半球	个	3	吸顶安装	UTP Cat6/PVC20/SCE
	电梯半球	个	1	吸顶安装	UTP Cat6/PVC20/WC/SCE

 中国能源建设集团广东省电力设计研究院有限公司 CHINA ELECTRIC ENGINEERING CONSULTING GROUP CO., LTD.				西部修试公司2023-2025年水电生产辅助用房弱电系统建设		初步设计 设计阶段	
批准		吴劲松	设计	郑伟佳	岑伟杰	水电生产辅助用房B栋七层安防监控系统平面图	
审核		张磊	制图	郑伟佳	岑伟杰		
校核		谢明志	日期	2023.12			
				图号	QA20411E4-41		
				条形码			版本 A

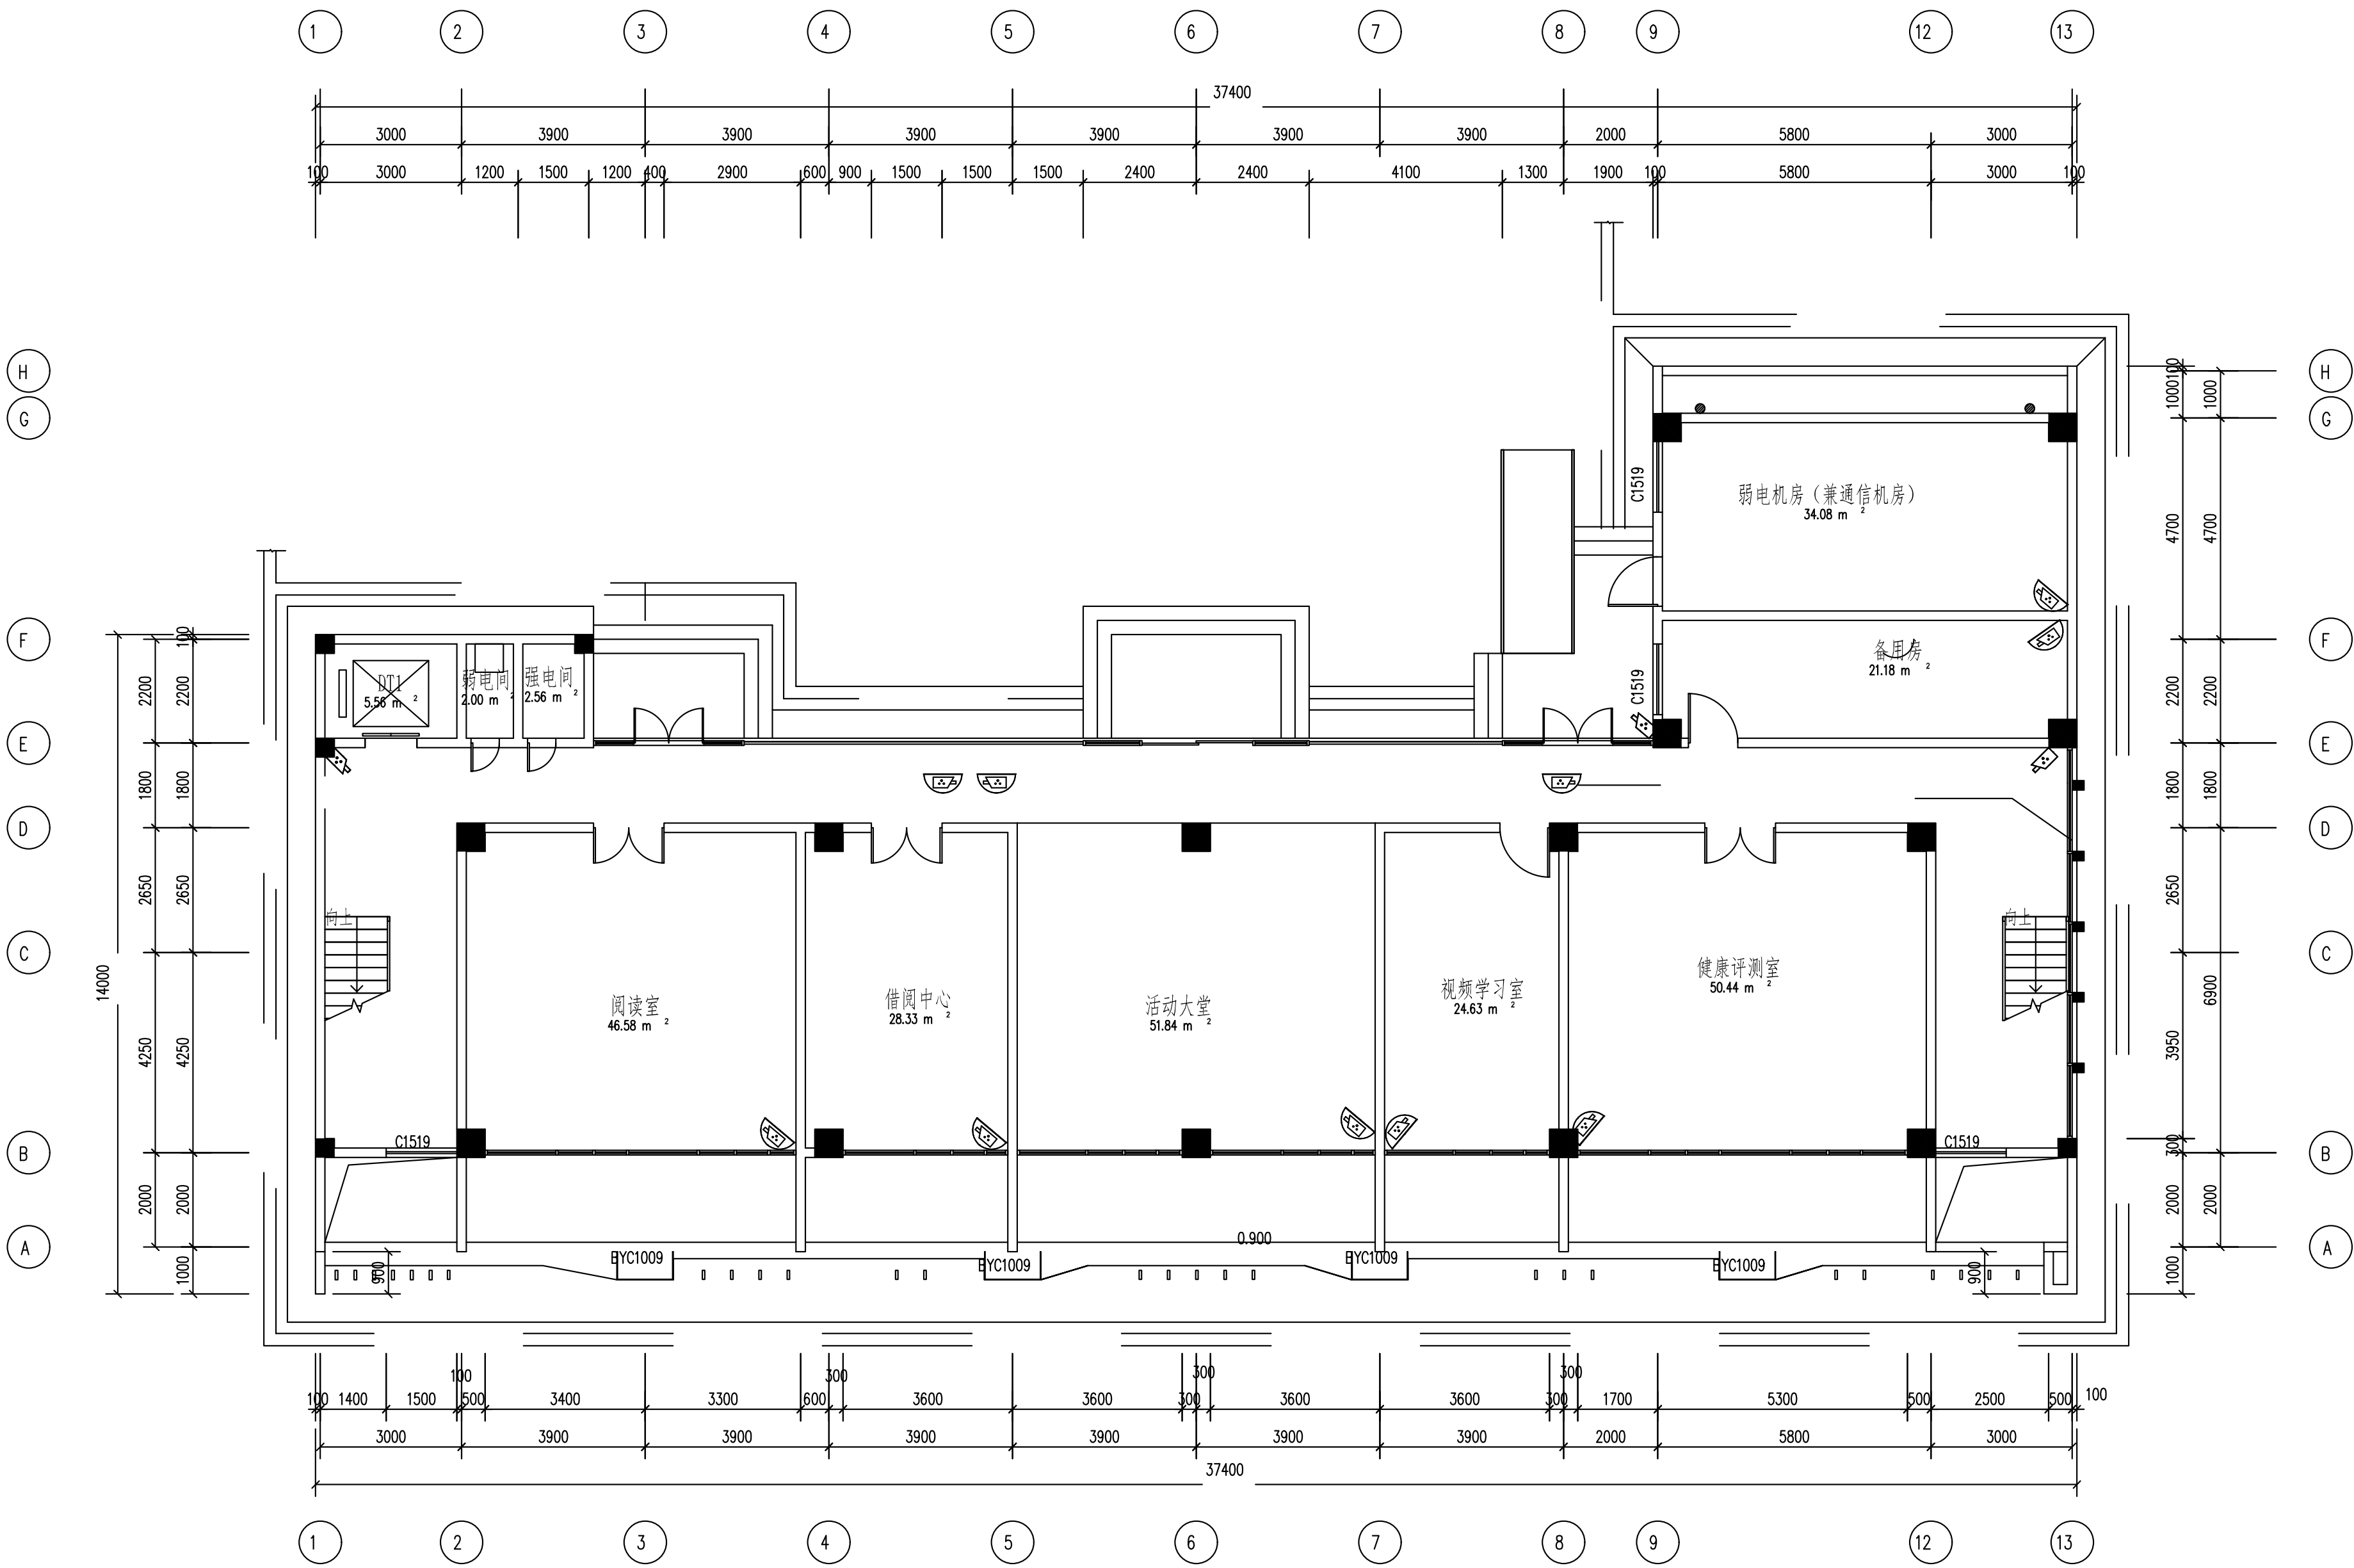

一层安防监控平面图

图例说明：

图例	设备名称	单位	数量	安装方式	安装线缆
	枪式摄像机	个	3	壁装，底距地2.5米	UTP Cat6/PVC20/WC/SCE
	半球	个	10	吸顶安装	UTP Cat6/PVC20/SCE
	电梯半球	个	0	吸顶安装	UTP Cat6/PVC20/WC/SCE

批准 吴劲松 设计 郑伟佳 审核 张磊 校核 谢明志				中国能源建设集团广东省电力设计研究院有限公司				西部修试公司2023-2025年水电生产辅助用房弱电系统建设				初步设计阶段			
比例 1:100				制图 郑伟佳 审核 张磊 校核 谢明志				水电生产辅助用房B楼一层安防监控平面图				图号 QA20411E4-35			
日期 2023.12				条形码				版本 A							




图例	设备名称	单位	数量	安装方式	安装线缆
	LORA 基站	个	1	吸顶安装	UTP Cat6/PVC20/SCE
	智能门锁	个	10	门上安装	



图例

--	--

H

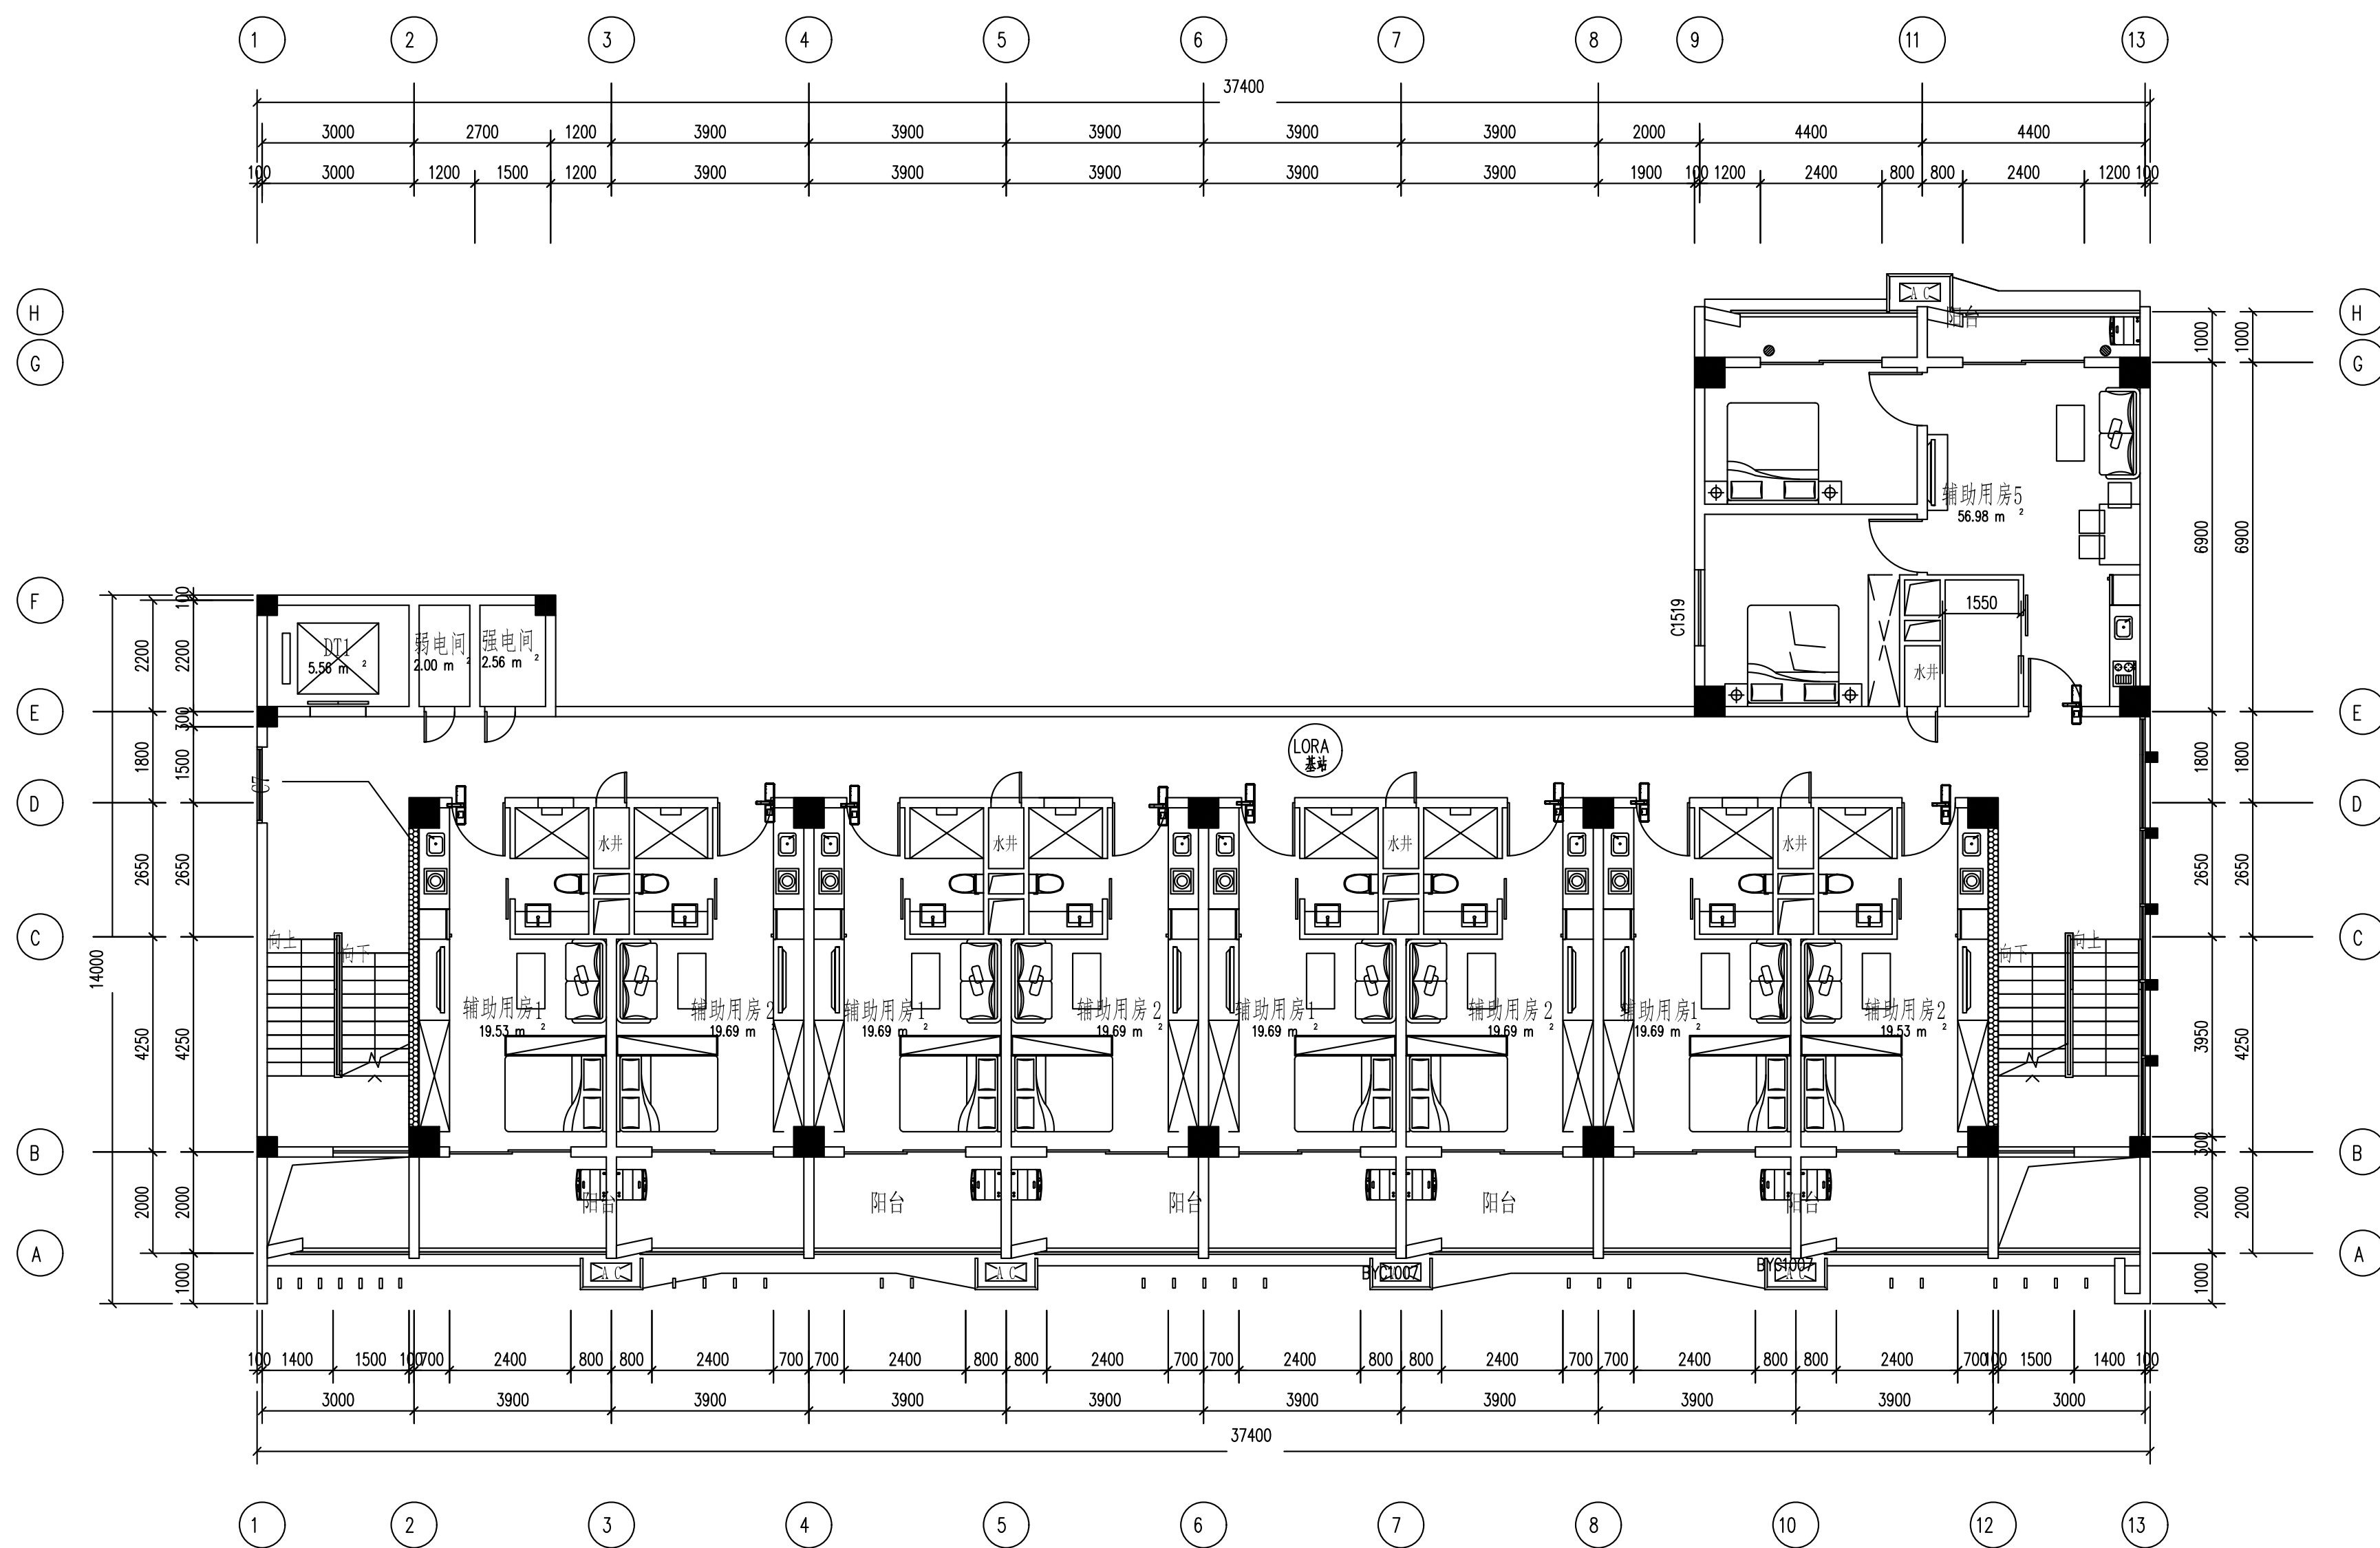



四层门禁控制/入侵报警平面图


图例说明：

图例	设备名称	单位	数量	安装方式	安装线缆
	LORA 基站	个	1	吸顶安装	UTP Cat6/PVC20/SCE
	智能门锁	个	9	门上安装	

CEEC 中国能源建设集团广东省电力设计研究院有限公司				西樵港供水工程2023-2025年水电生产辅助用房弱电系统建设		初步设计	
批准	吴劲松	张永	设计	郑伟佳	钟伟凡	水电生产辅助用房B栋四层门禁控制/入侵报警平面图	
审核	张磊	张永	制图	郑伟佳	钟伟凡		
校核	谢明志	谢明志	比例				
			日期	2023.12	图号	QA20411E4-45	
					条形码	版本	A

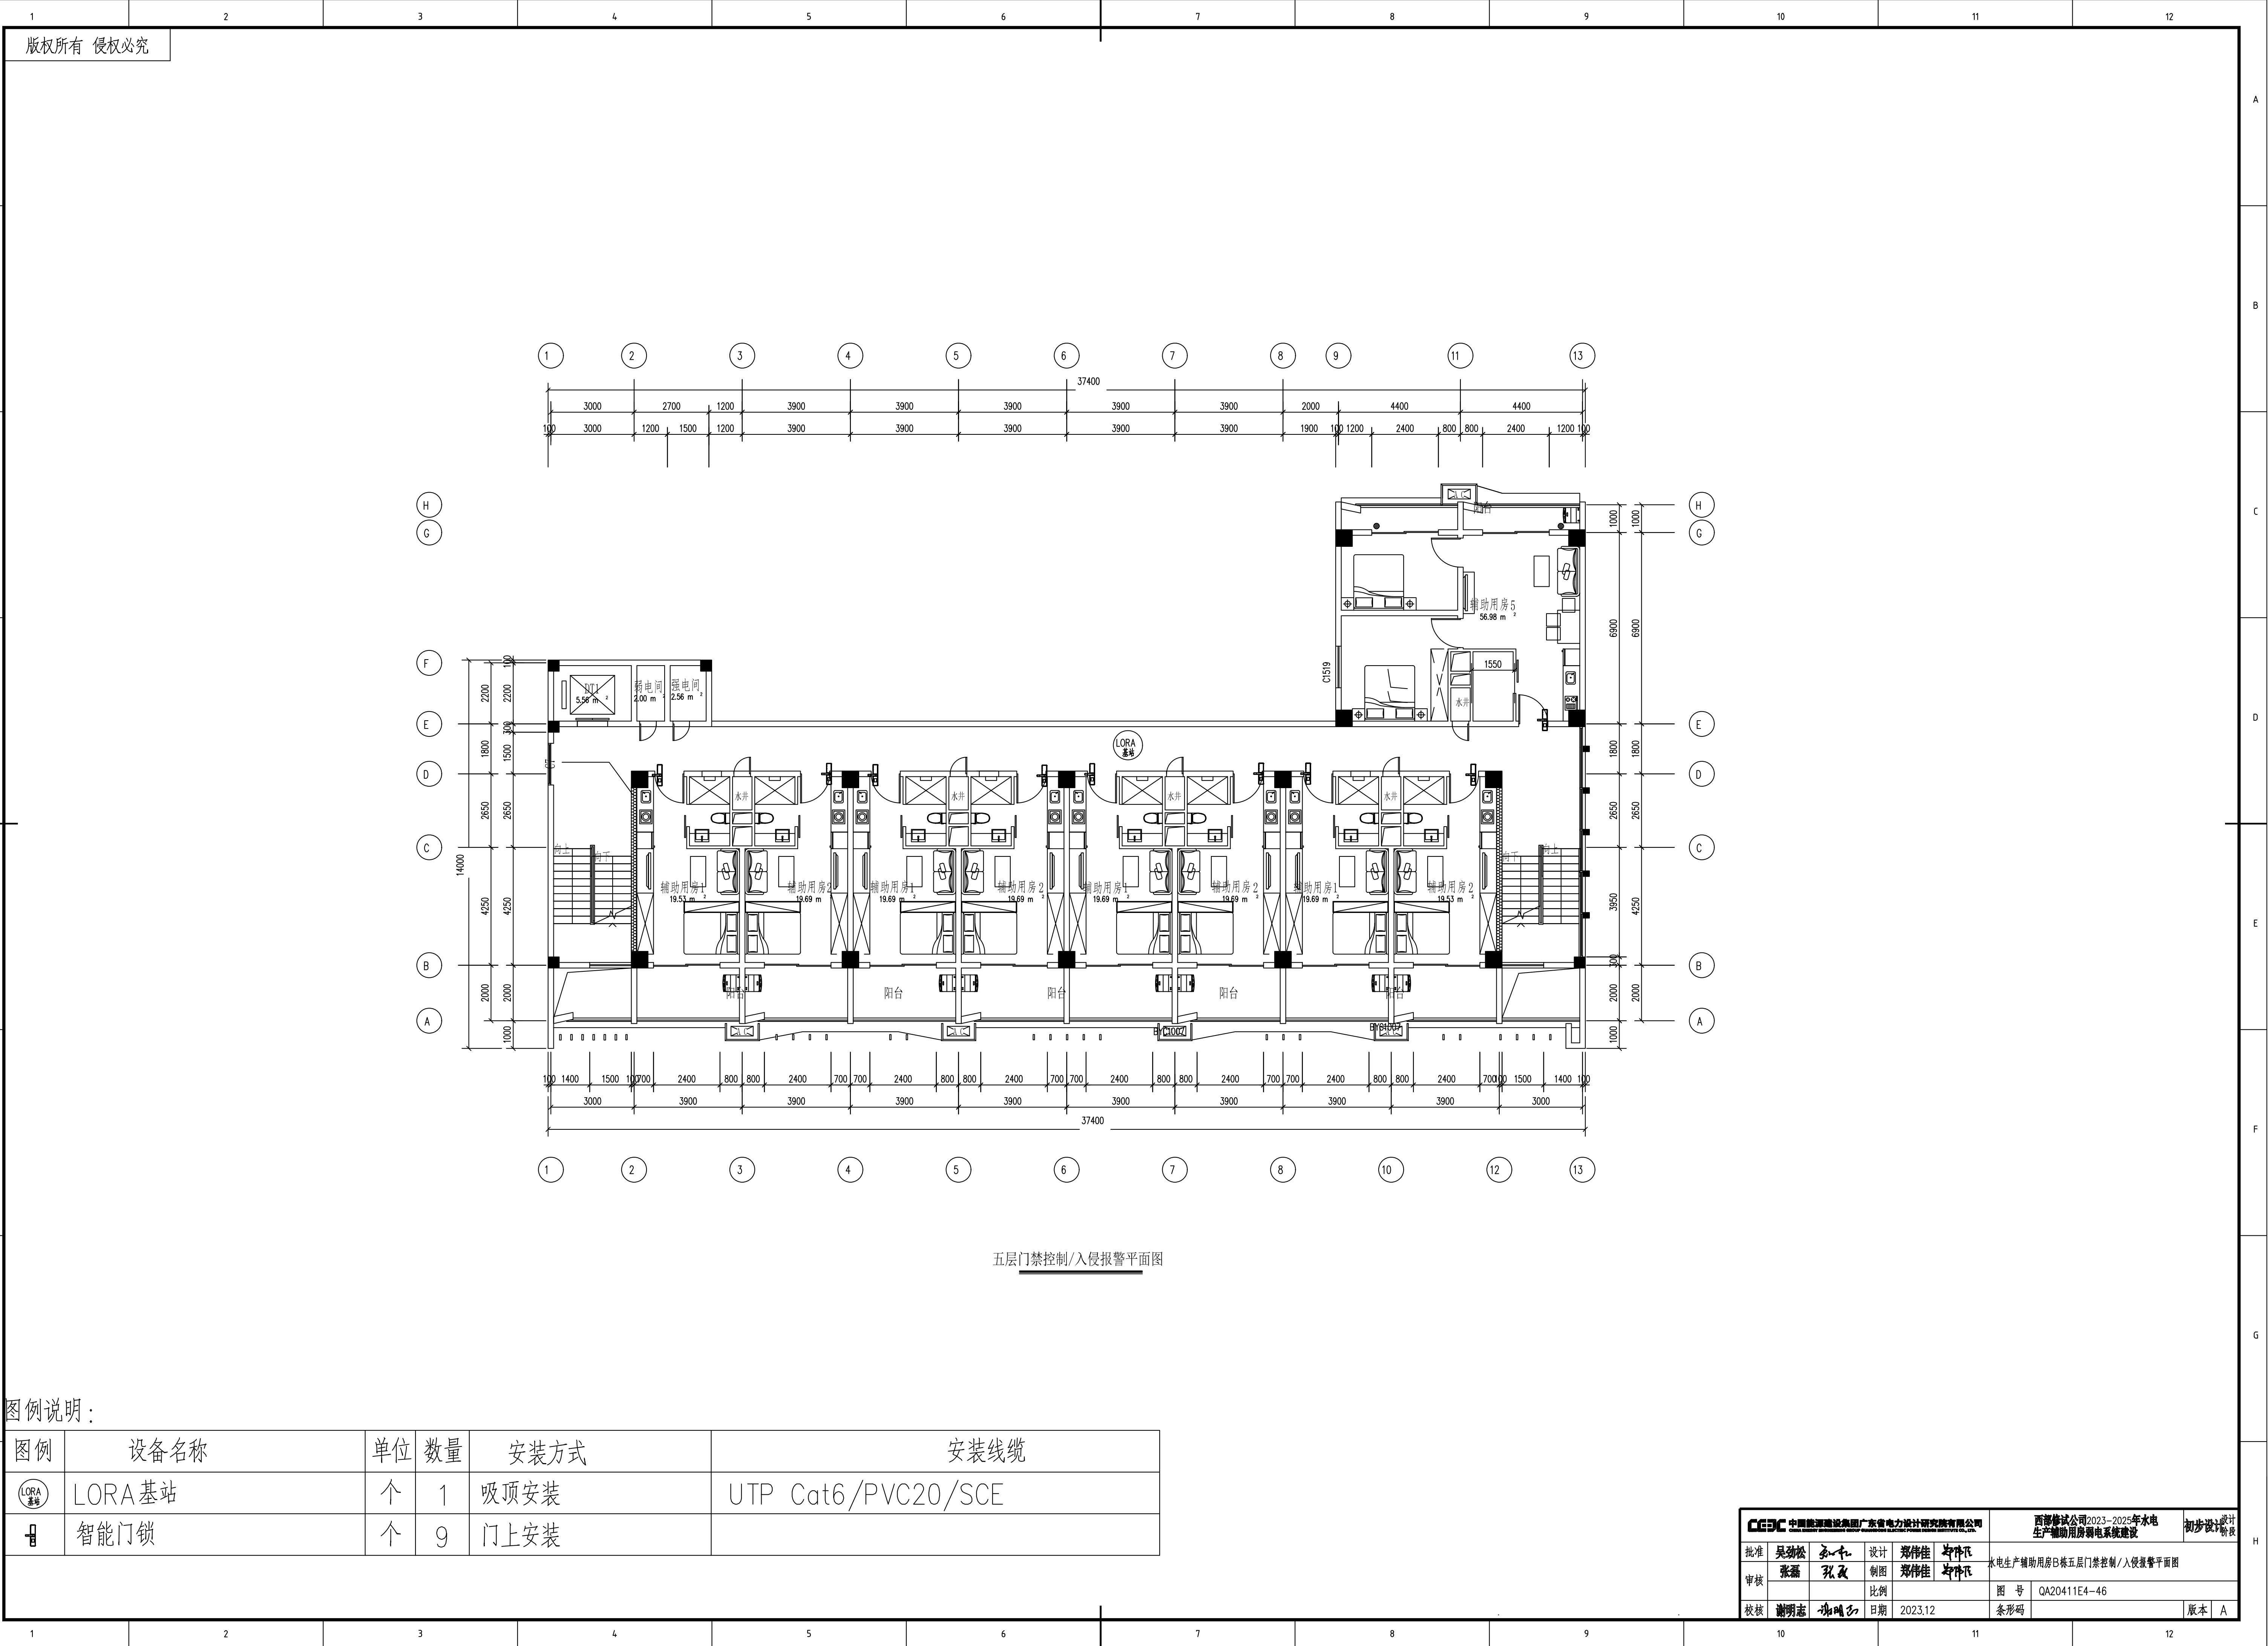

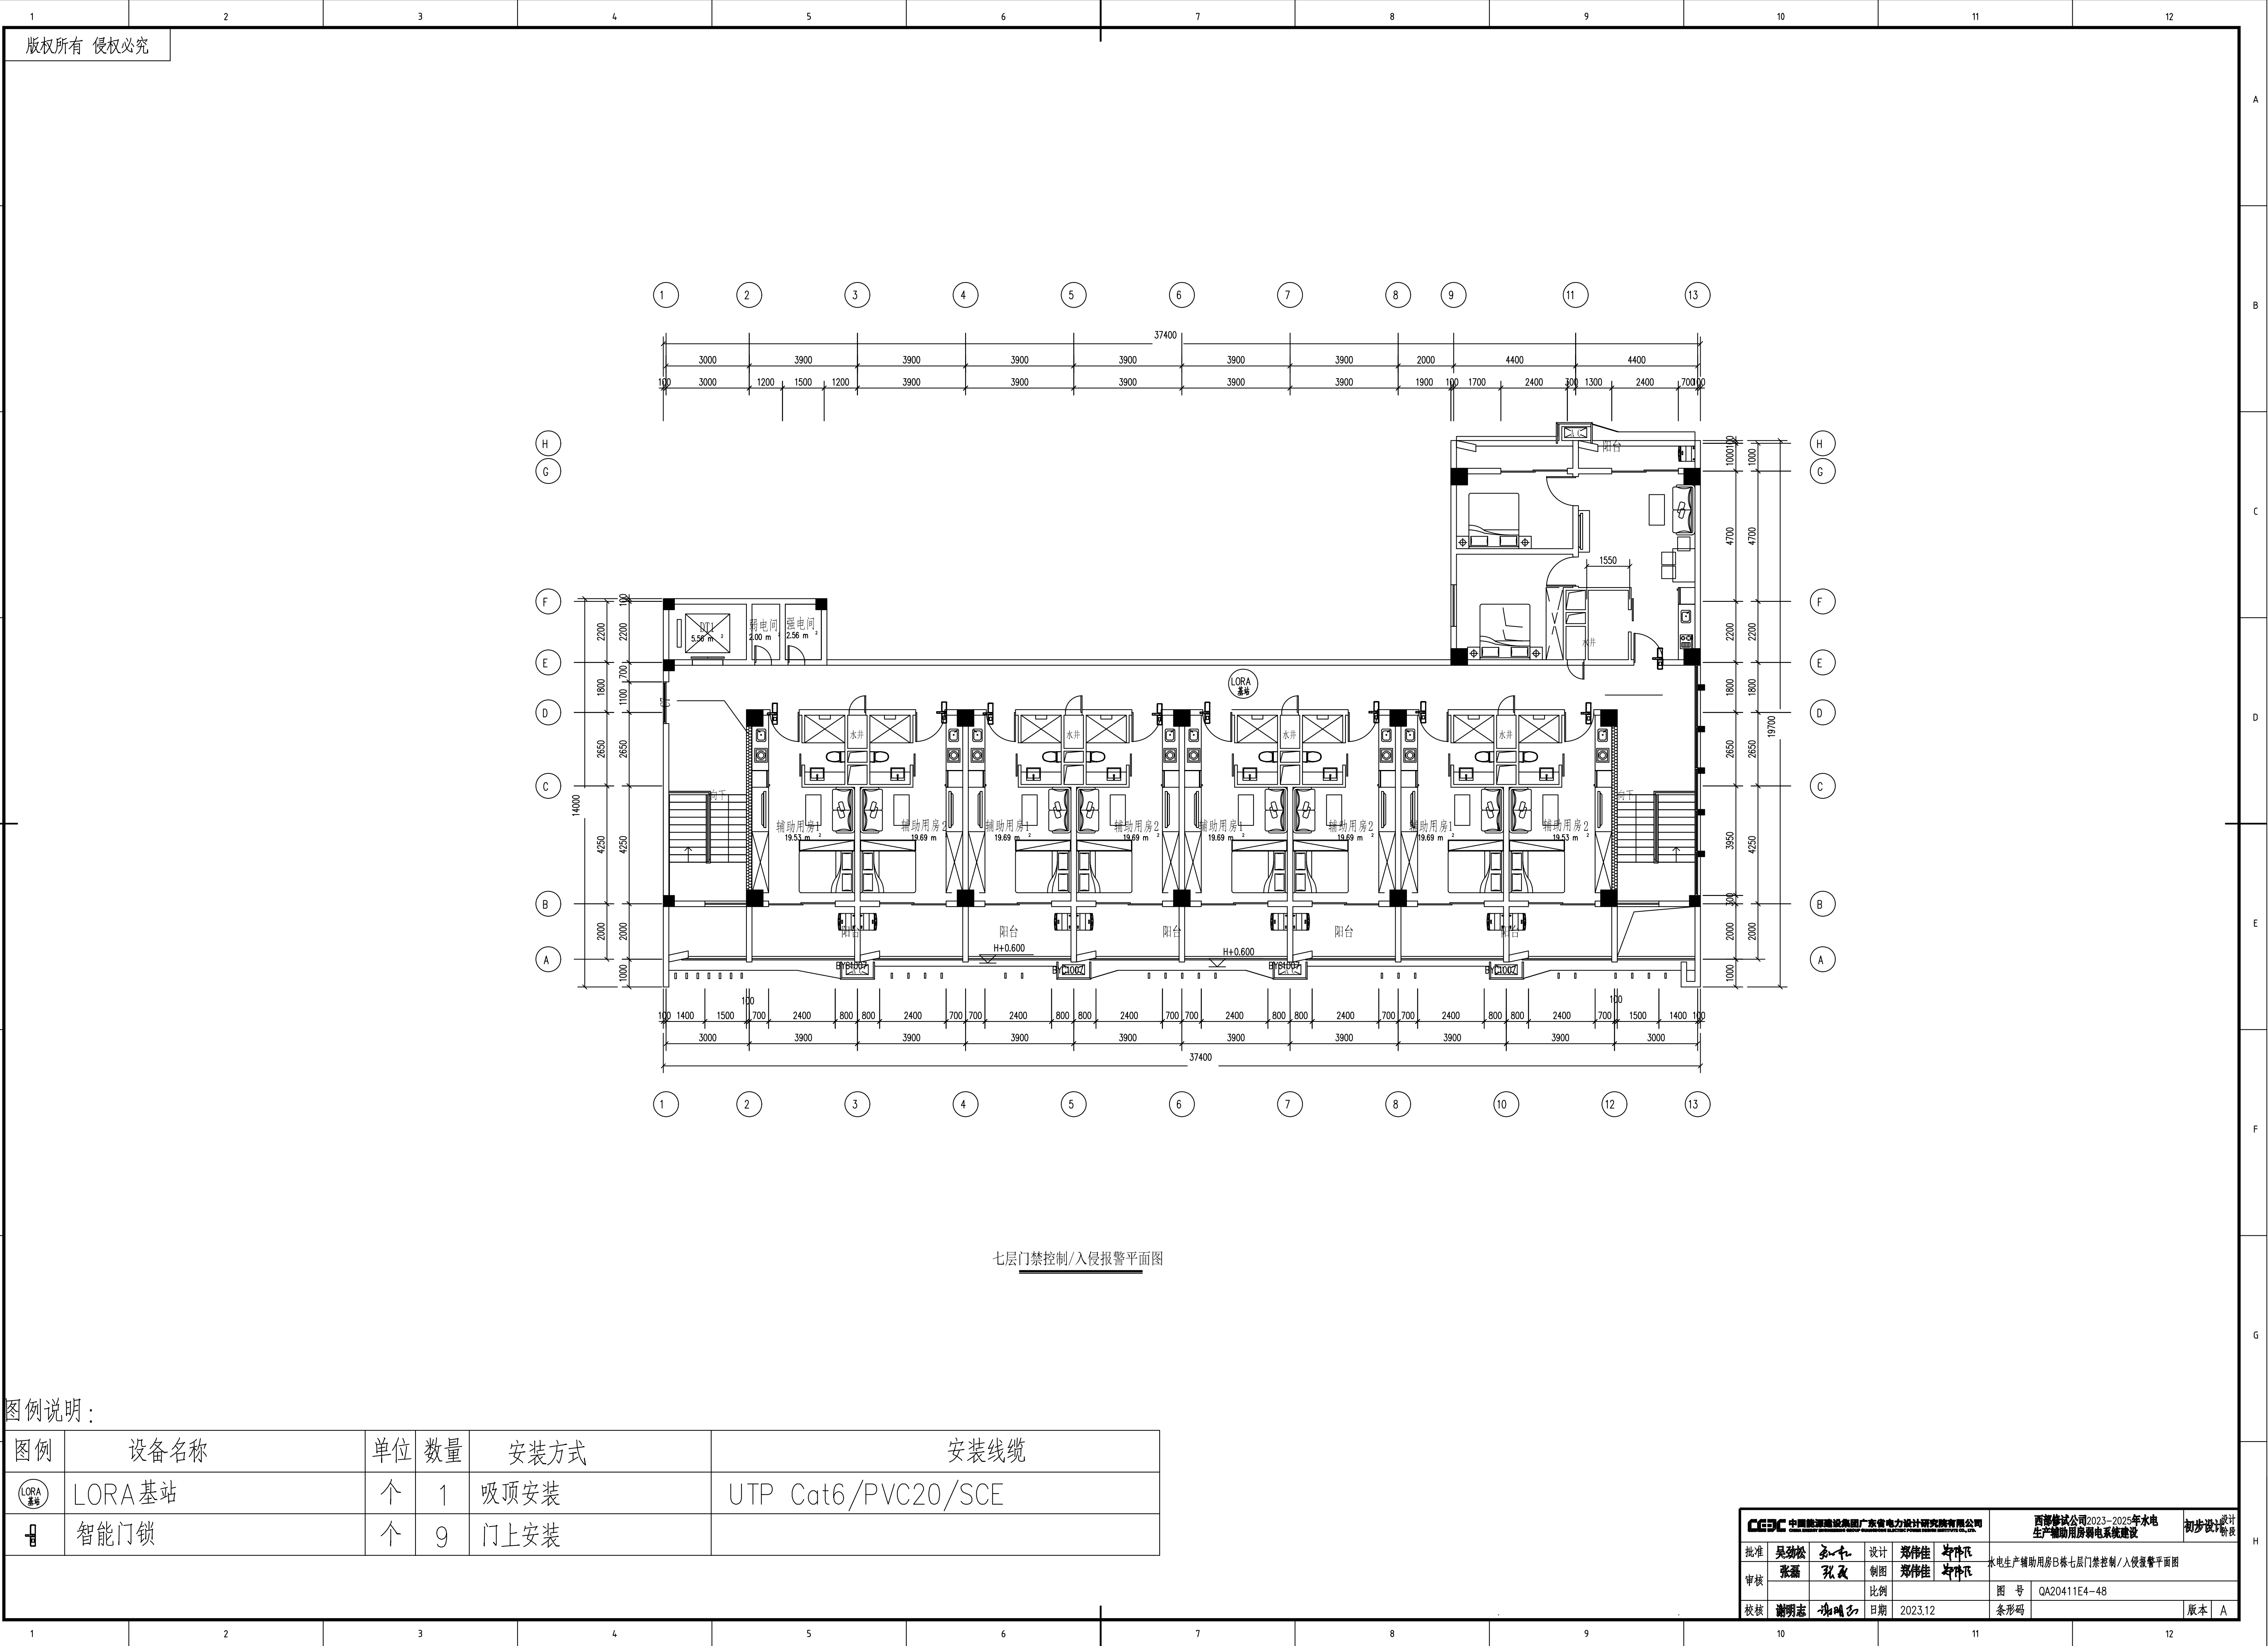

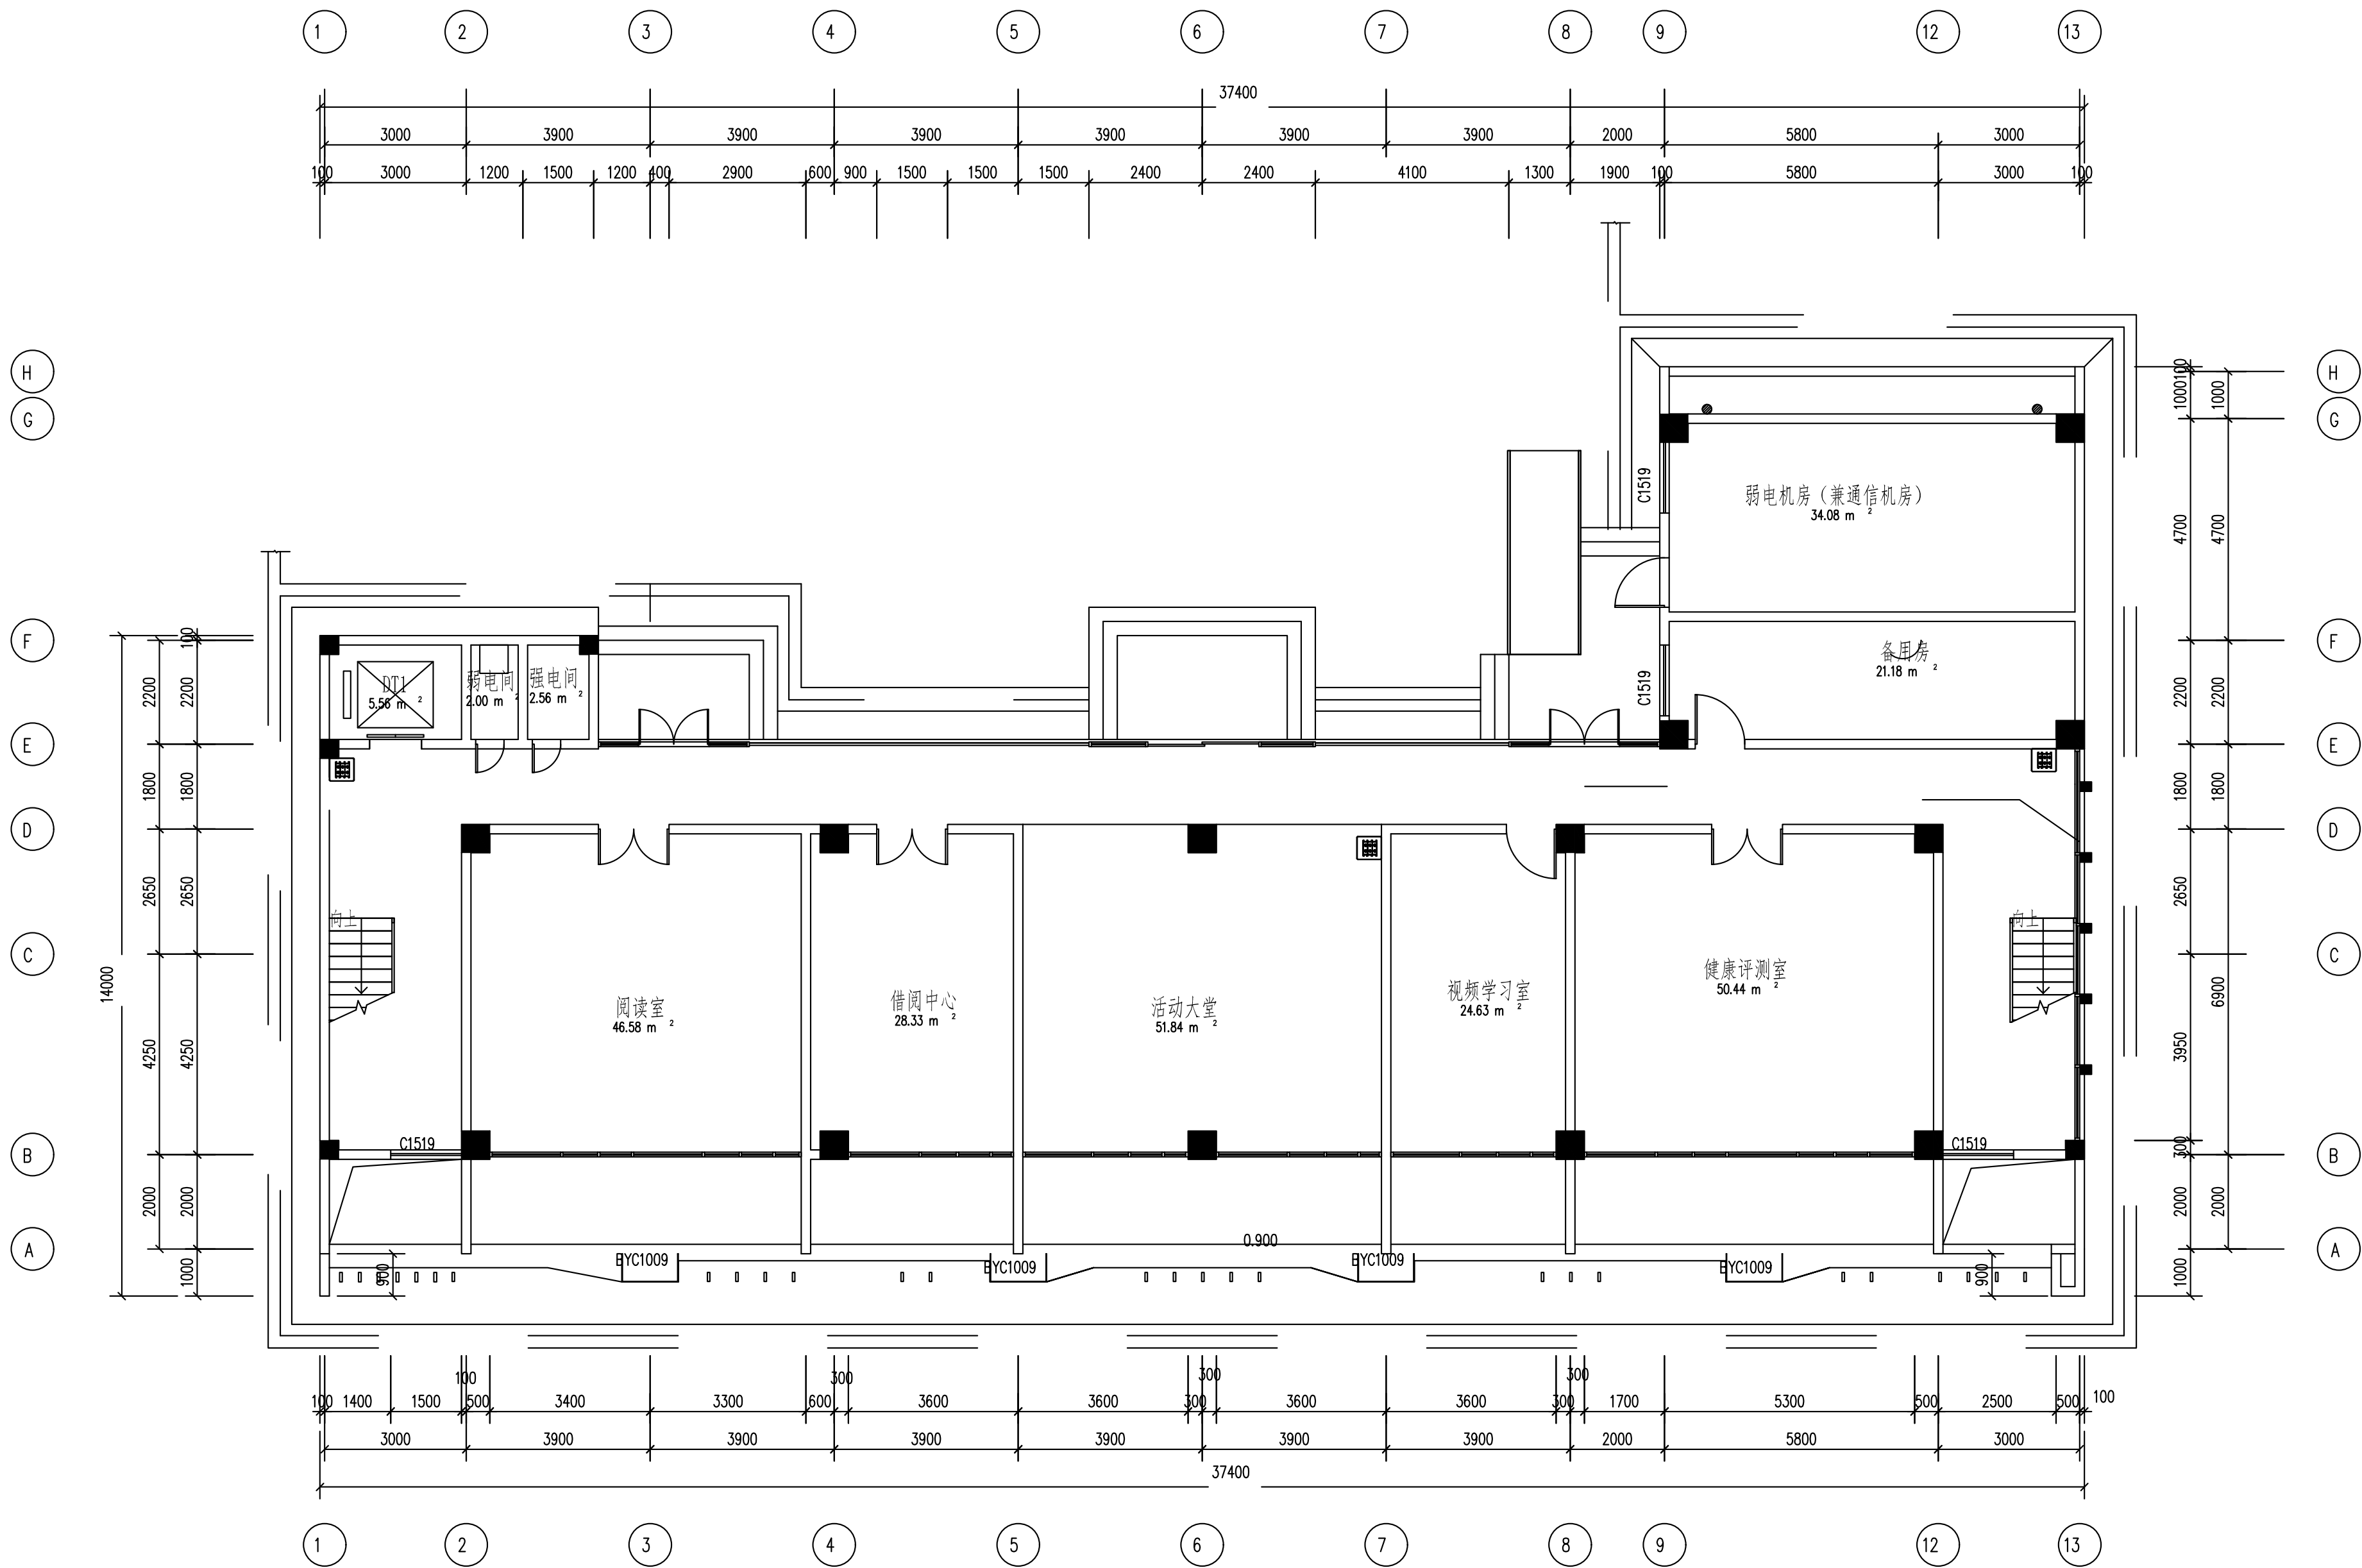


一层智能照明平面图

图例说明：

图例	设备名称	单位	数量	安装方式	安装线缆
	智能照明控制面板	个	3	壁装，底距地1.4m	RVVP4*1.0/PVC20/WC/SCE
	配电箱（由对应专业负责和采购安装）	个	0	壁挂安装	UTP Cat6/PVC20/WC/SCE

CEEC 中国能源建设集团广东省电力设计研究院有限公司				西部修试公司2023-2025年水电生产辅助用房弱电系统建设		初步设计
批准	吴劲松	设计	郑伟佳	张作飞	水电生产辅助用房B栋一层智能照明平面图	
审核	张磊	制图	郑伟佳	张作飞		
校核	谢明志	日期	2023.12	图号	QA20411E4-49	版本 A

版权所有 侵权必究

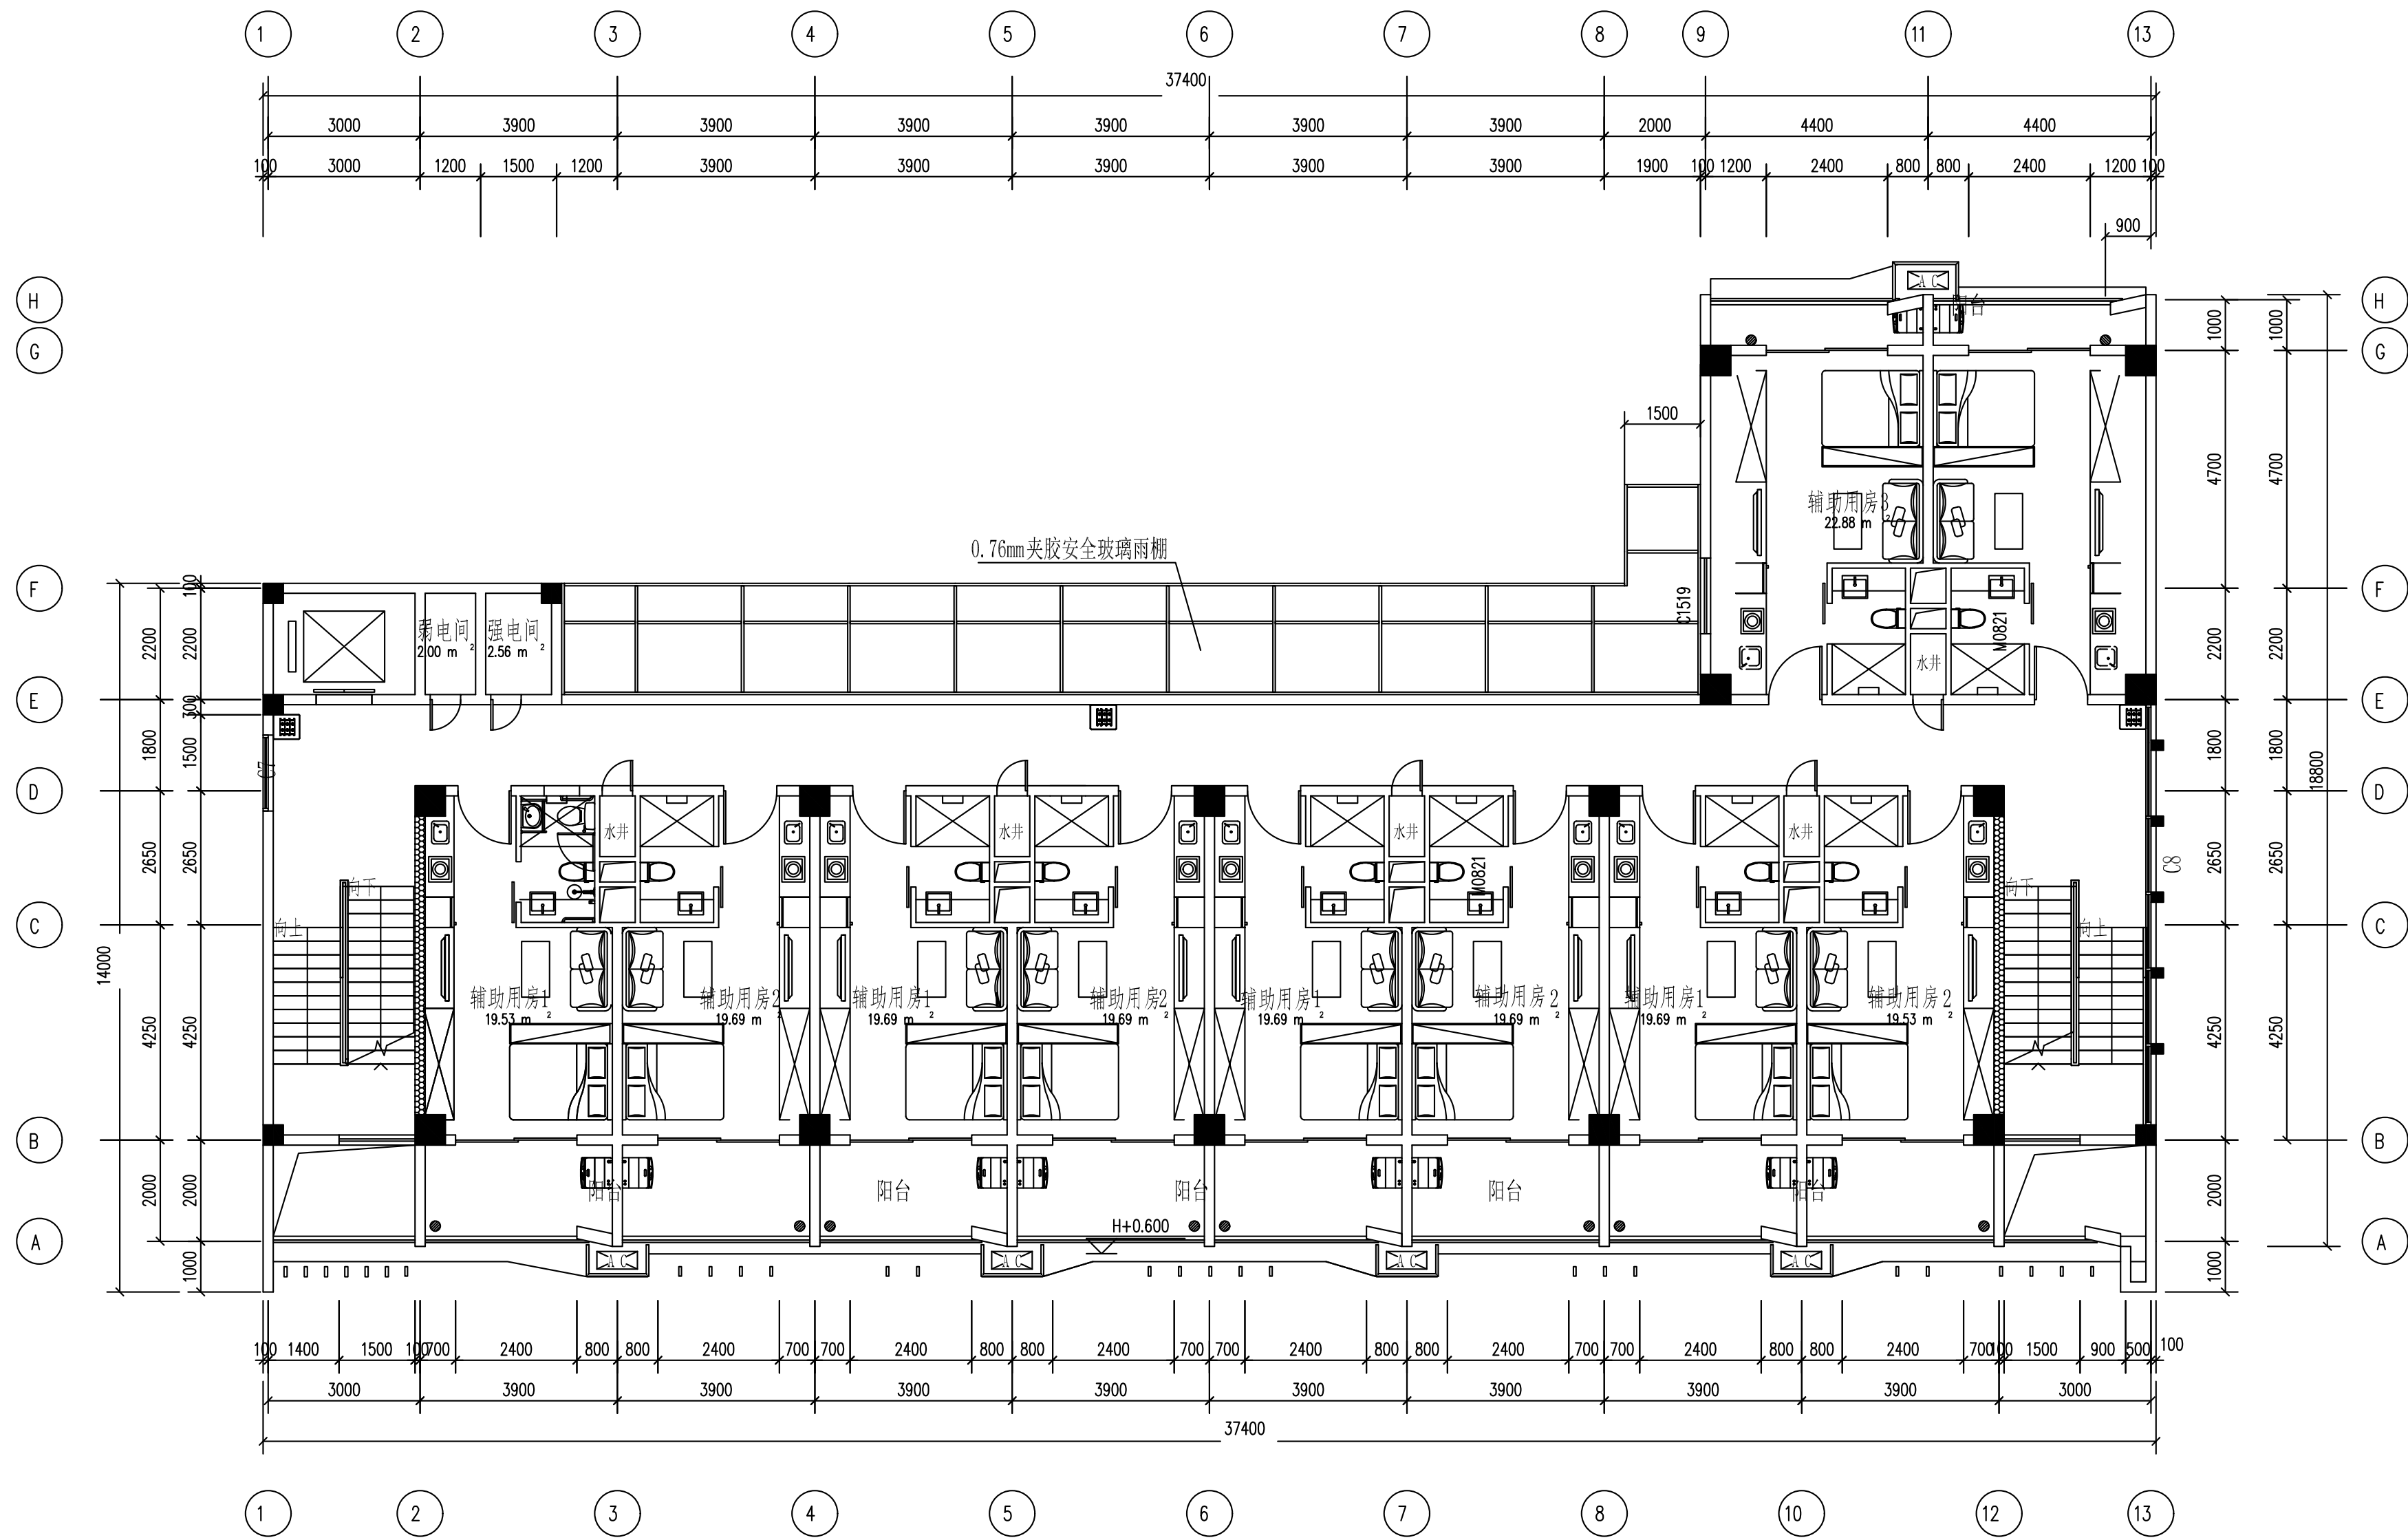


二层智能照明平面图

图例说明：

图例	设备名称	单位	数量	安装方式	安装线缆
	智能照明控制面板	个	3	壁装，底距地1.4m	RVVP4*1.0/PVC20/WC/SCE
	配电箱（由对应专业负责和采购安装）	个	0	壁挂安装	UTP Cat6/PVC20/WC/SCE

CEEC 中国能源建设集团广东省电力设计研究院有限公司				西部修试公司2023-2025年水电生产辅助用房弱电系统建设		初步设计
批准	吴劲松	设计	郑伟佳	张仲凡	水电生产辅助用房B栋二层智能照明平面图	
审核	张磊	制图	郑伟佳	张仲凡		
校核	谢明志	日期	2023.12	图号	QA20411E4-50	版本 A

版权所有 侵权必究

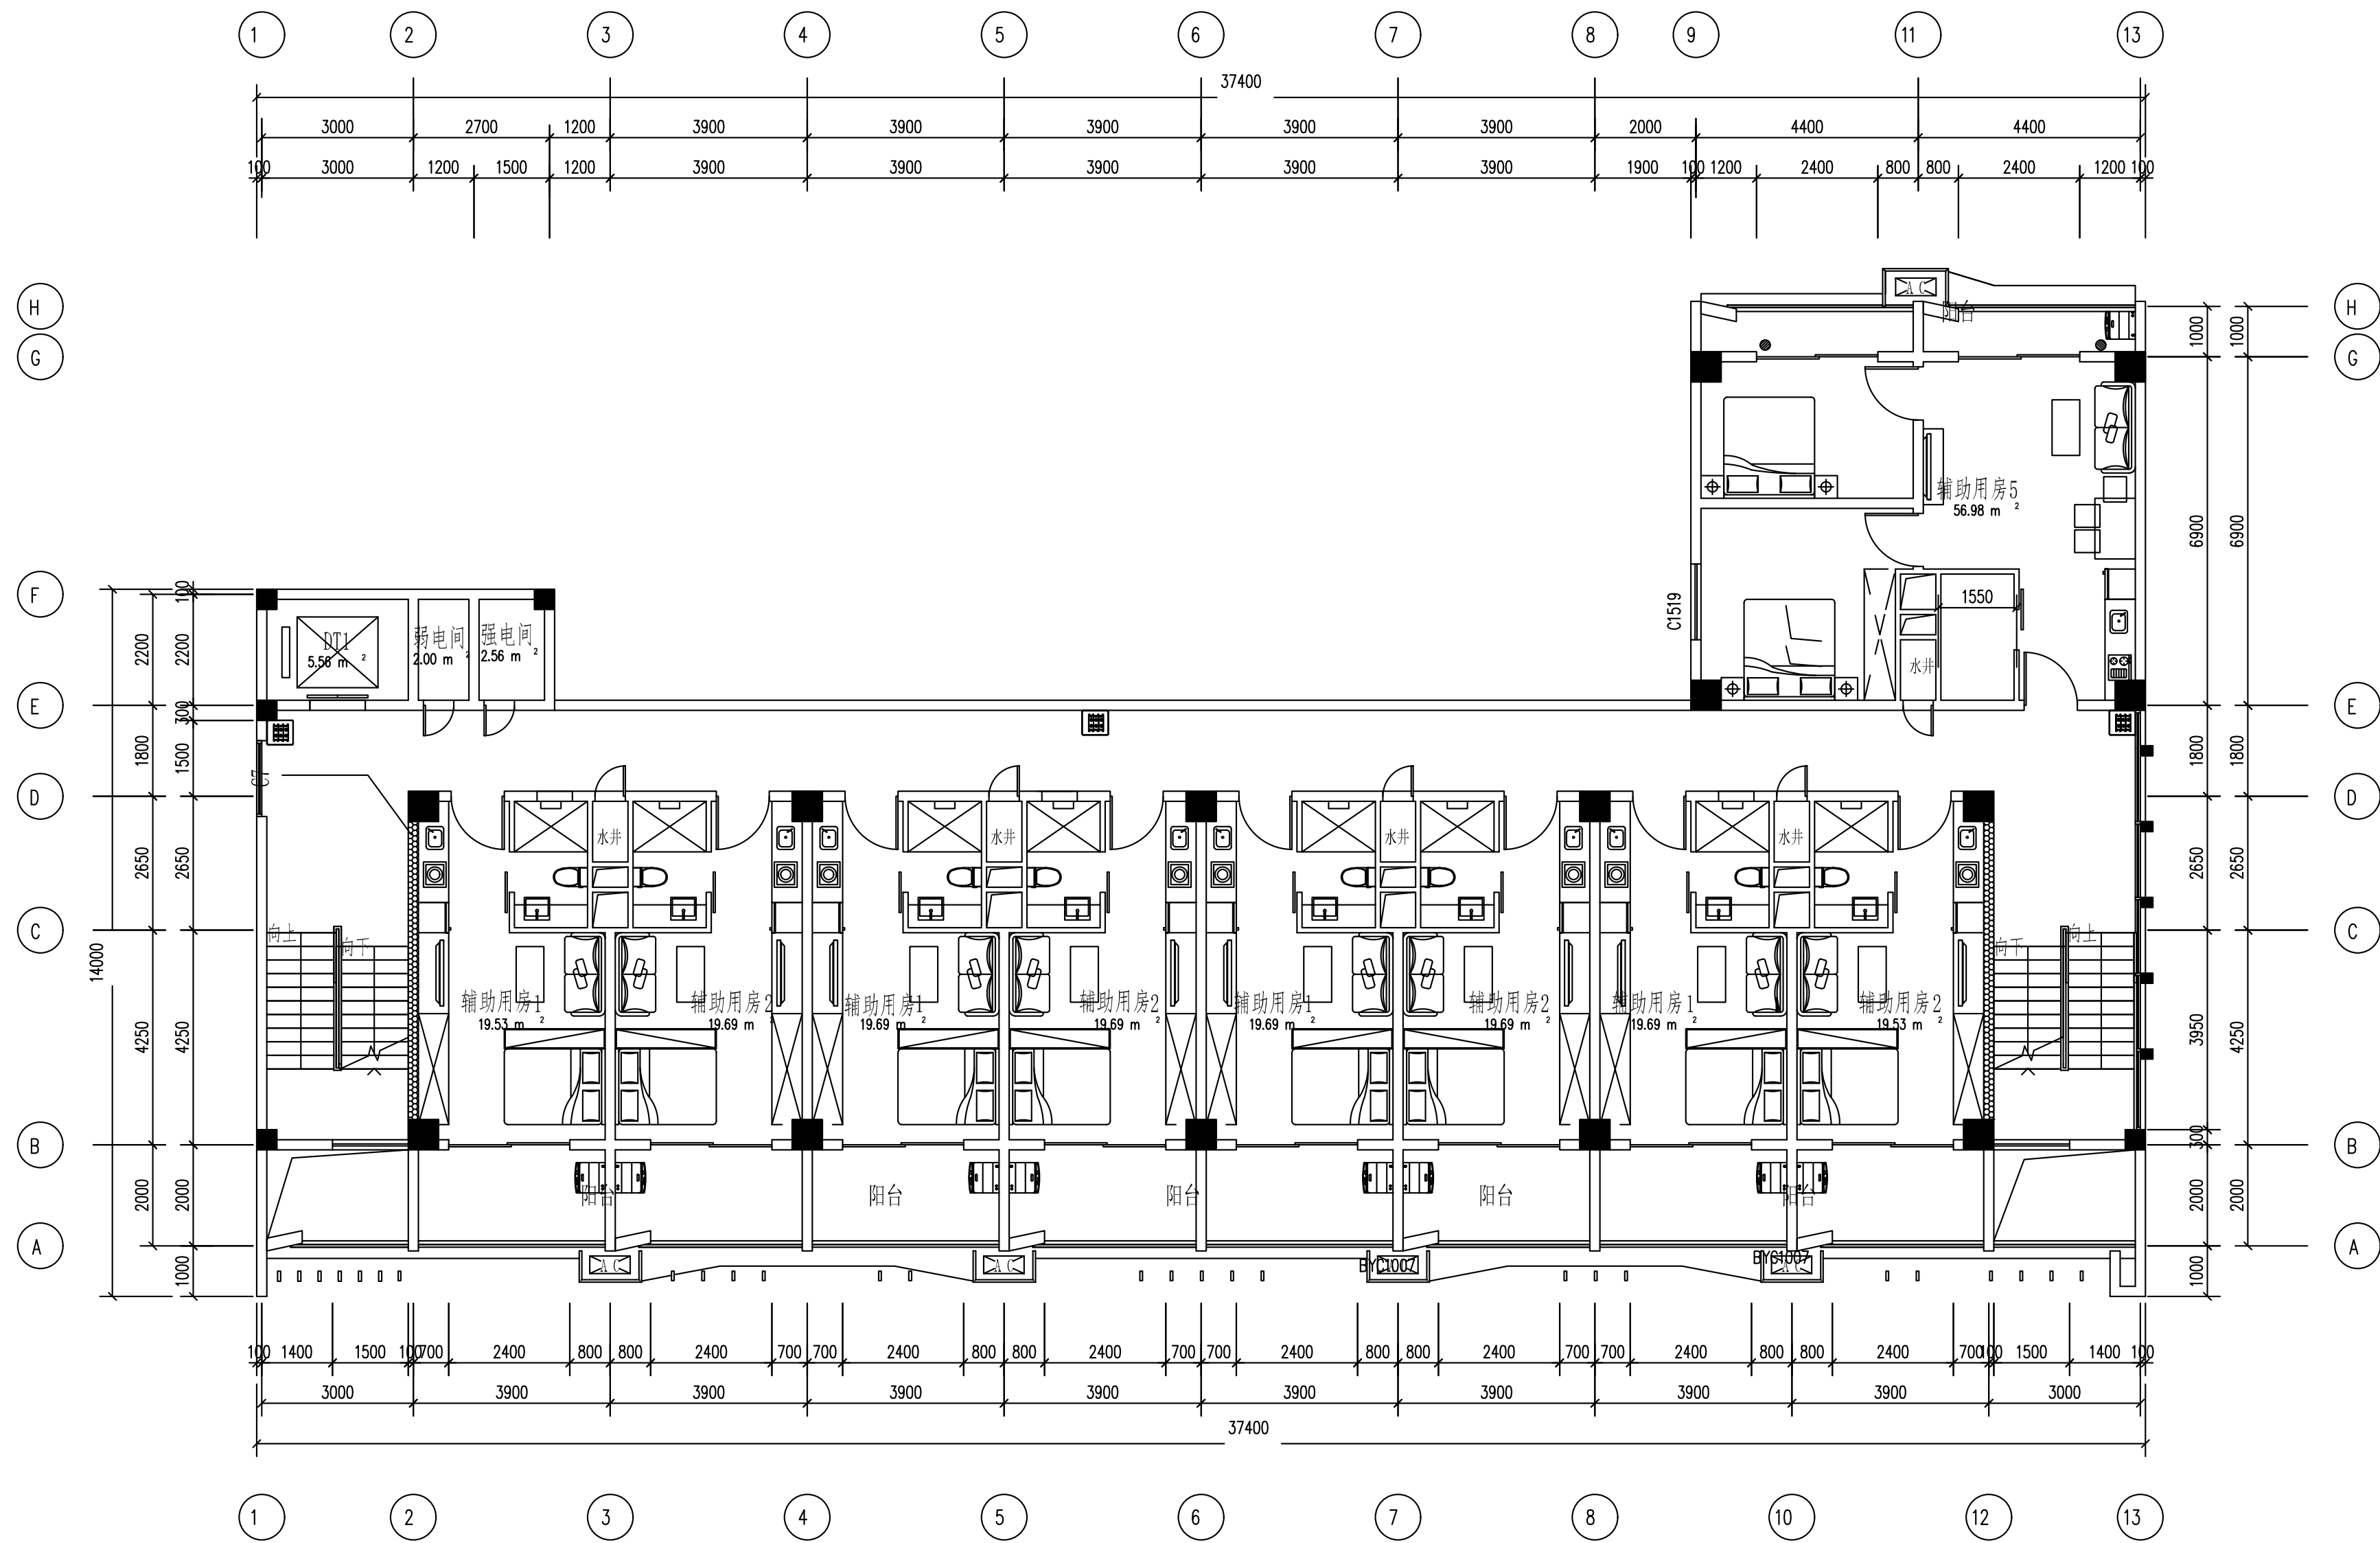


三层智能照明平面图

图例说明：

图例	设备名称	单位	数量	安装方式	安装线缆
	智能照明控制面板	个	3	壁装，底距地1.4m	RVVP4*1.0/PVC20/WC/SCE
	配电箱（由对应专业负责和采购安装）	个	0	壁挂安装	UTP Cat6/PVC20/WC/SCE

CEEC 中国能源建设集团广东省电力设计研究院有限公司				西部修试公司2023-2025年水电生产辅助用房铜电系统建设		初步设计阶段
批准	吴劲松	设计	郑伟佳	李伟凡	水电生产辅助用房B栋三层智能照明平面图	
审核	张磊	制图	郑伟佳	李伟凡		
校核	谢明志	日期	2023.12	图号	QA20411E4-51	版本 A

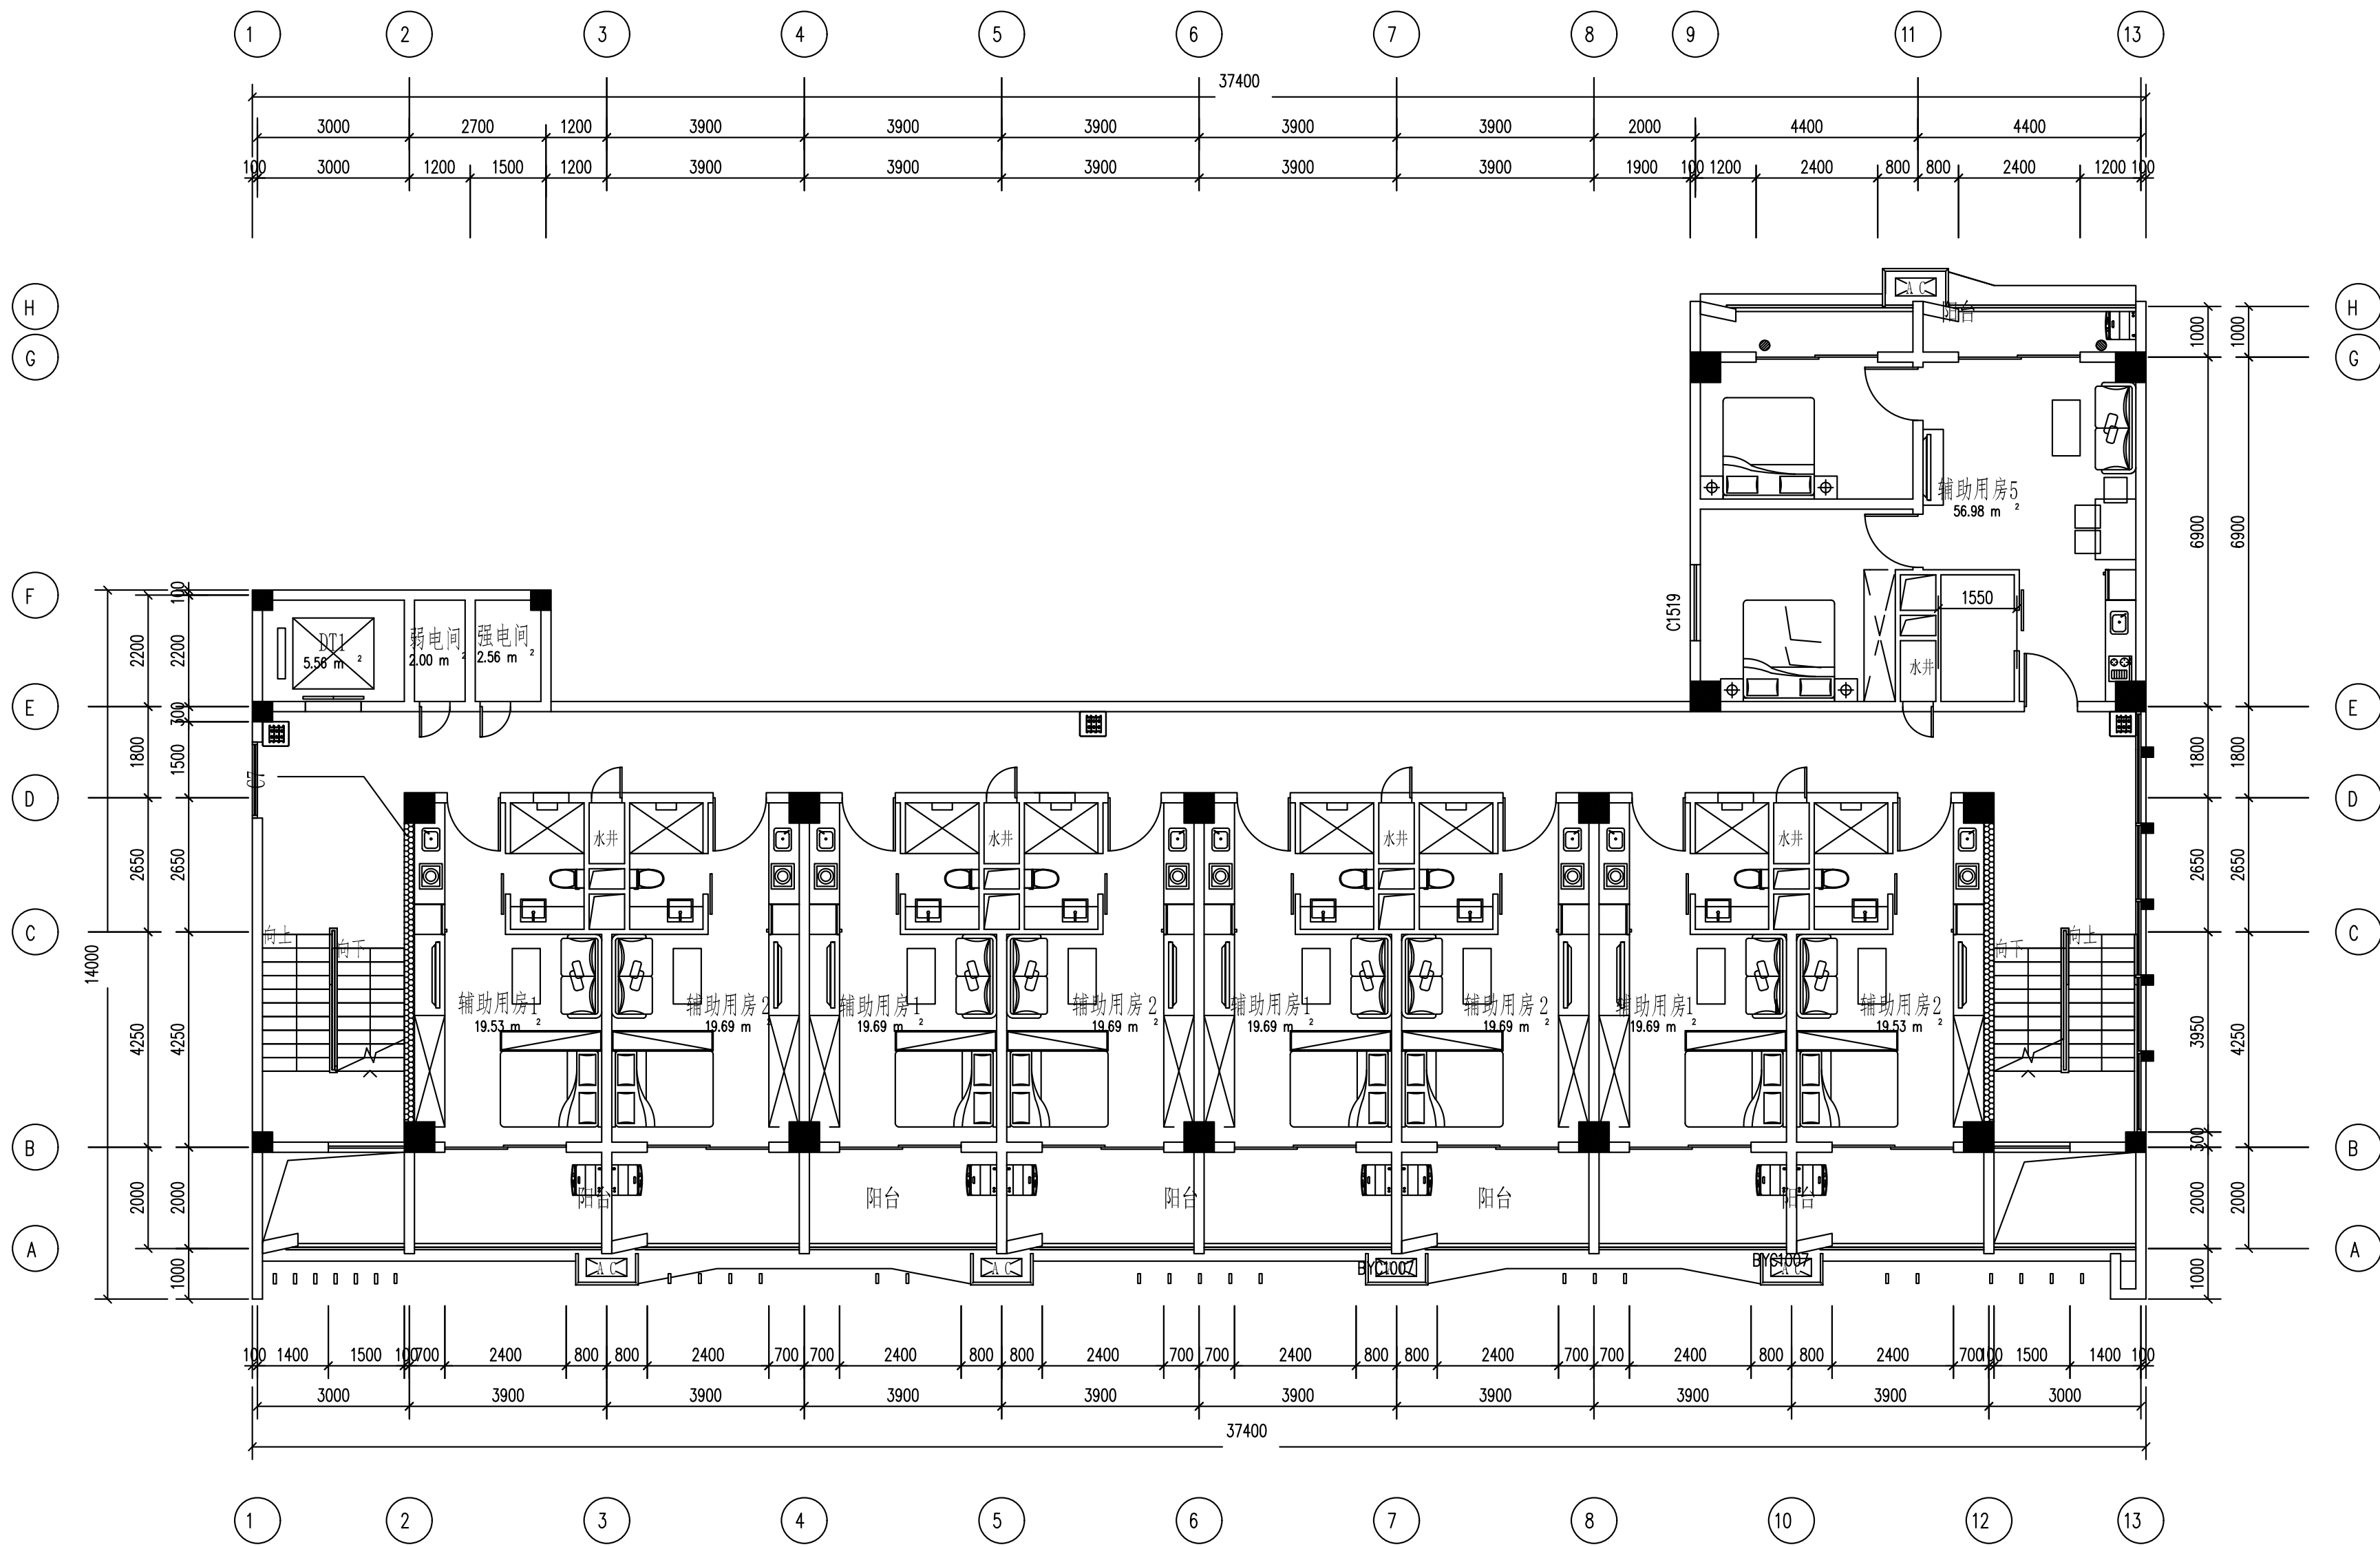


四层智能照明平面图

图例说明：

图例	设备名称	单位	数量	安装方式	安装线缆
	智能照明控制面板	个	3	壁装，底距地1.4m	RVVP4*1.0/PVC20/WC/SCE
	配电箱（由对应专业负责和采购安装）	个	0	壁挂安装	UTP Cat6/PVC20/WC/SCE

CEEC 中国能源建设集团广东省电力设计研究院有限公司				西部修试公司2023-2025年水电生产辅助用房弱电系统建设		初步设计阶段
批准	吴劲松	设计	郑伟佳	张件飞	水电生产辅助用房B栋四层智能照明平面图	
审核	张磊	制图	郑伟佳	张件飞		
校核	谢明志	日期	2023.12	图号	QA20411E4-52	版本 A

版权所有 侵权必究

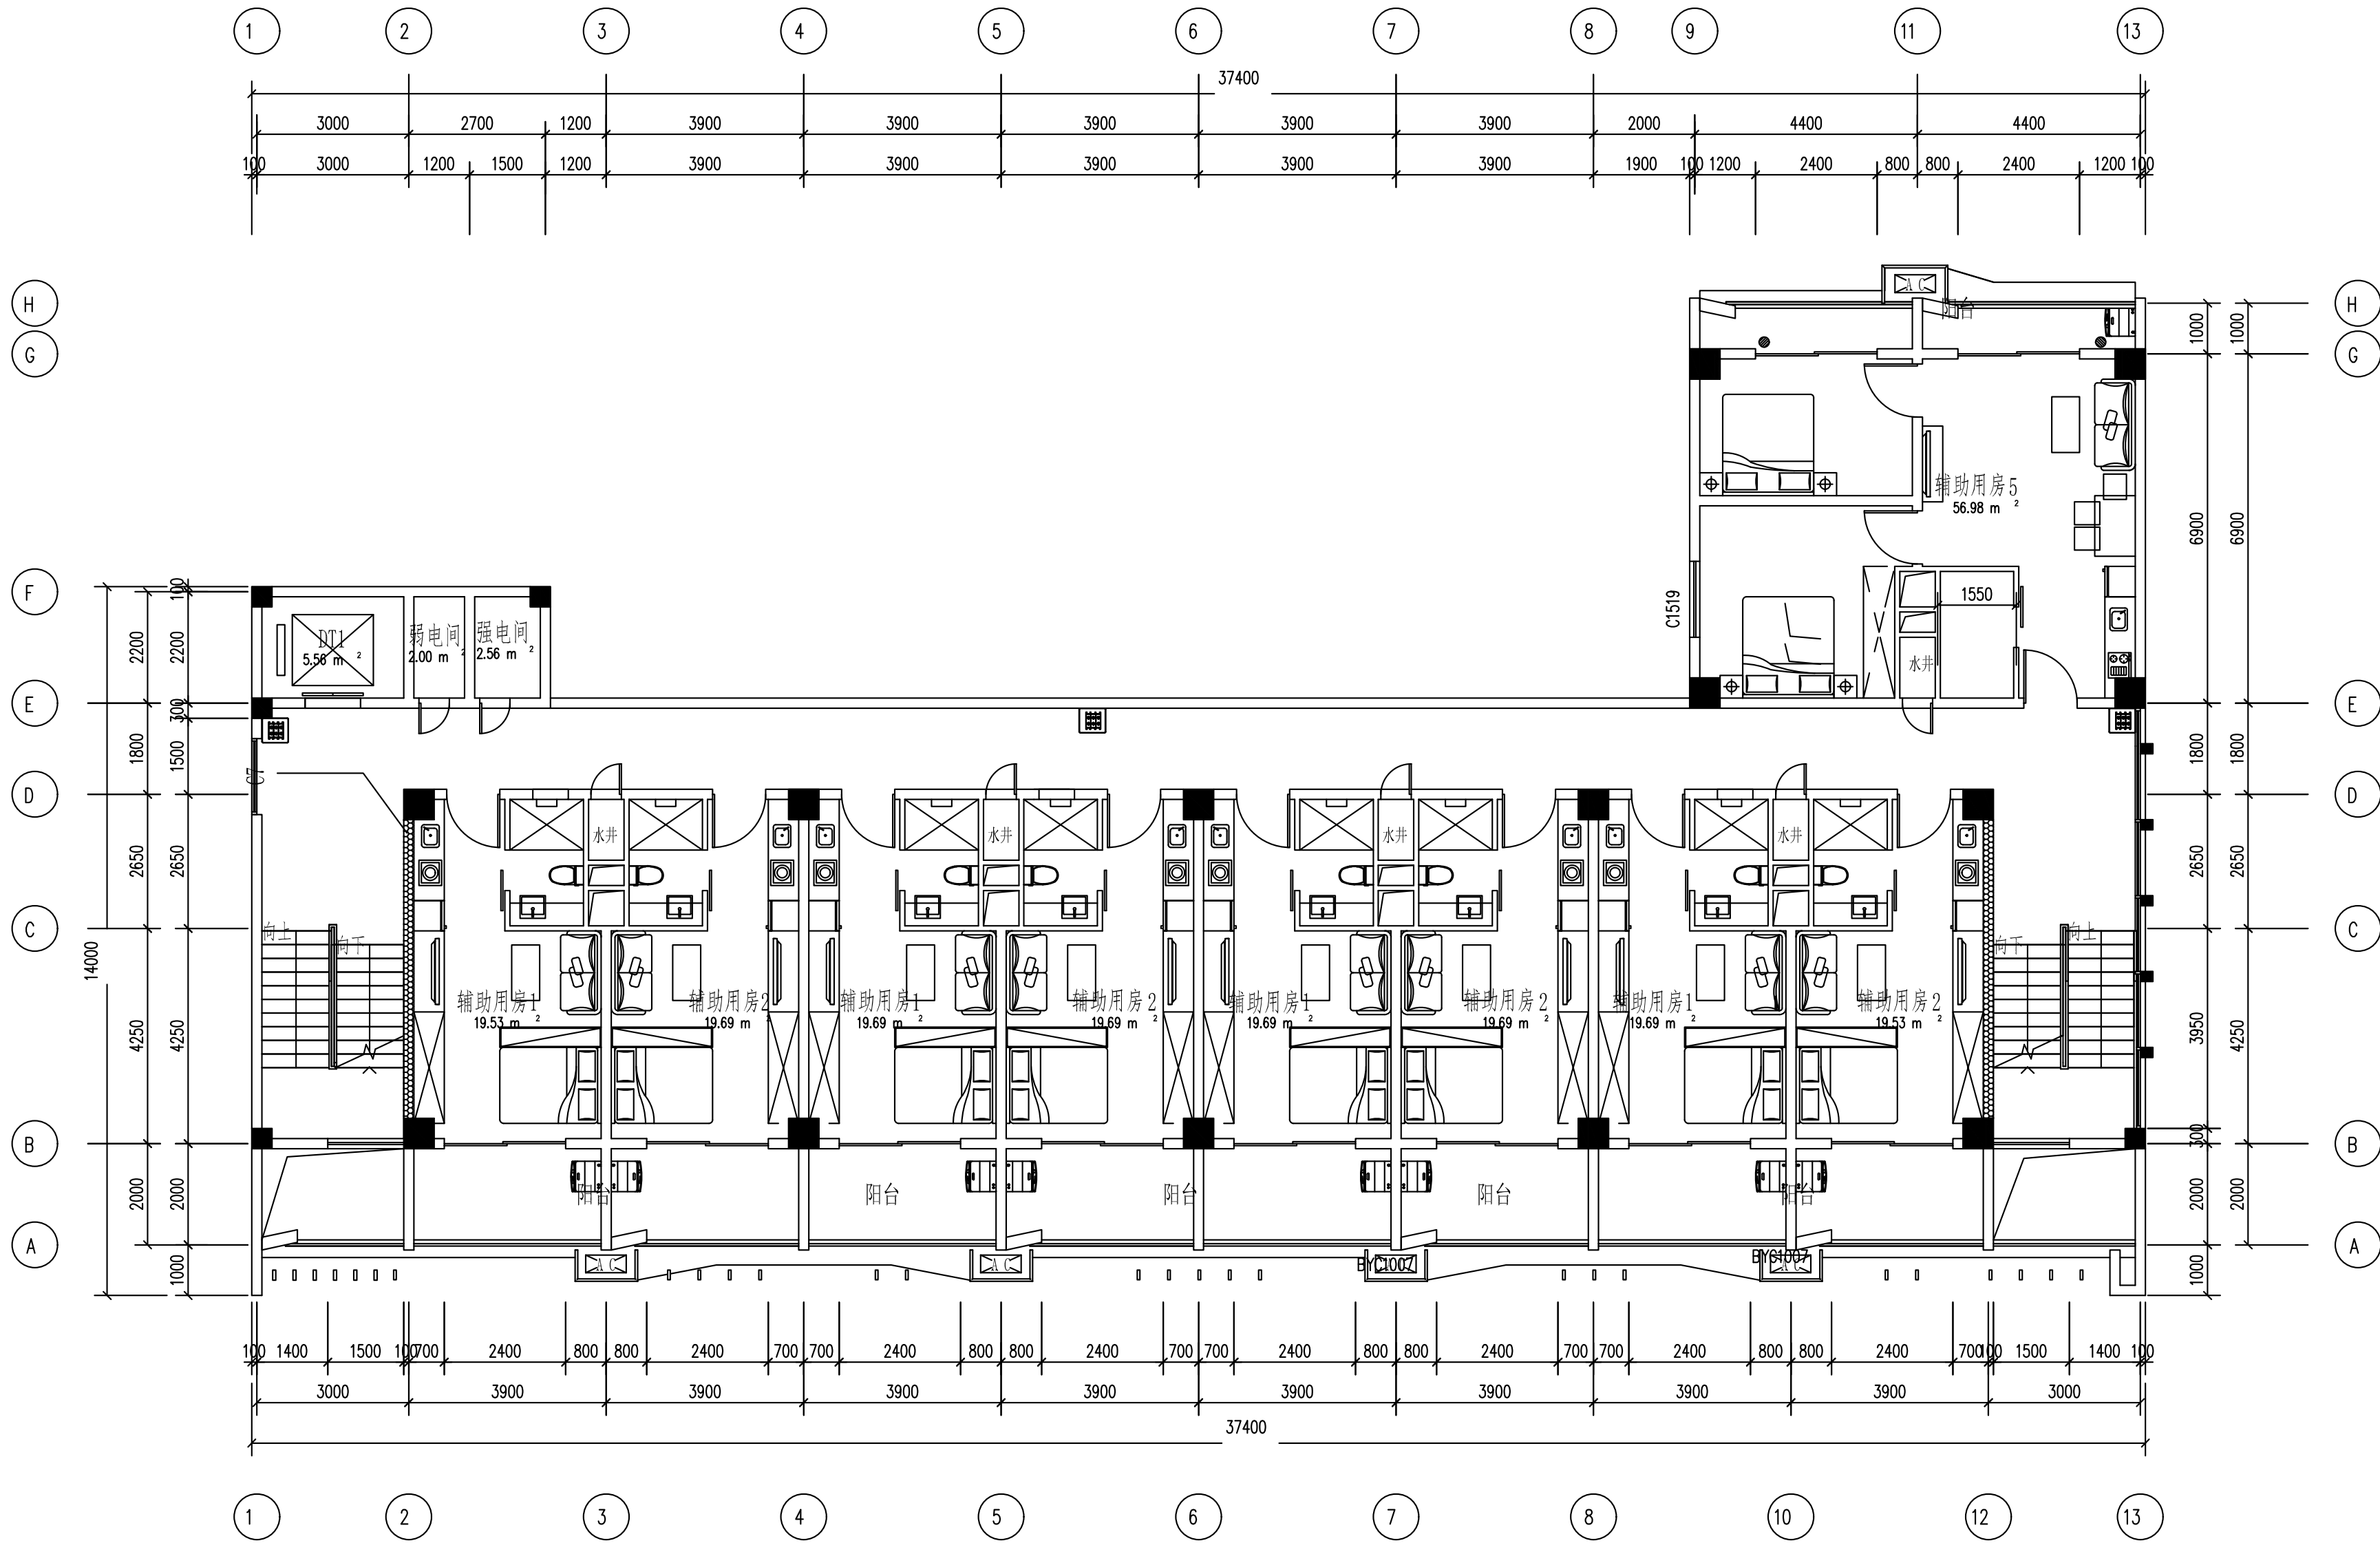


五层智能照明平面图

图例说明：

图例	设备名称	单位	数量	安装方式	安装线缆
	智能照明控制面板	个	3	壁装，底距地1.4m	RVVP4*1.0/PVC20/WC/SCE
	配电箱（由对应专业负责和采购安装）	个	0	壁挂安装	UTP Cat6/PVC20/WC/SCE

CEEC 中国能源建设集团广东省电力设计研究院有限公司				西部修试公司2023-2025年水电生产辅助用房弱电系统建设		初步设计
批准	吴劲松	设计	郑伟佳	张作飞	水电生产辅助用房B栋五层智能照明平面图	
审核	张磊	制图	郑伟佳	张作飞		
校核	谢明志	日期	2023.12	图号	QA20411E4-53	版本 A

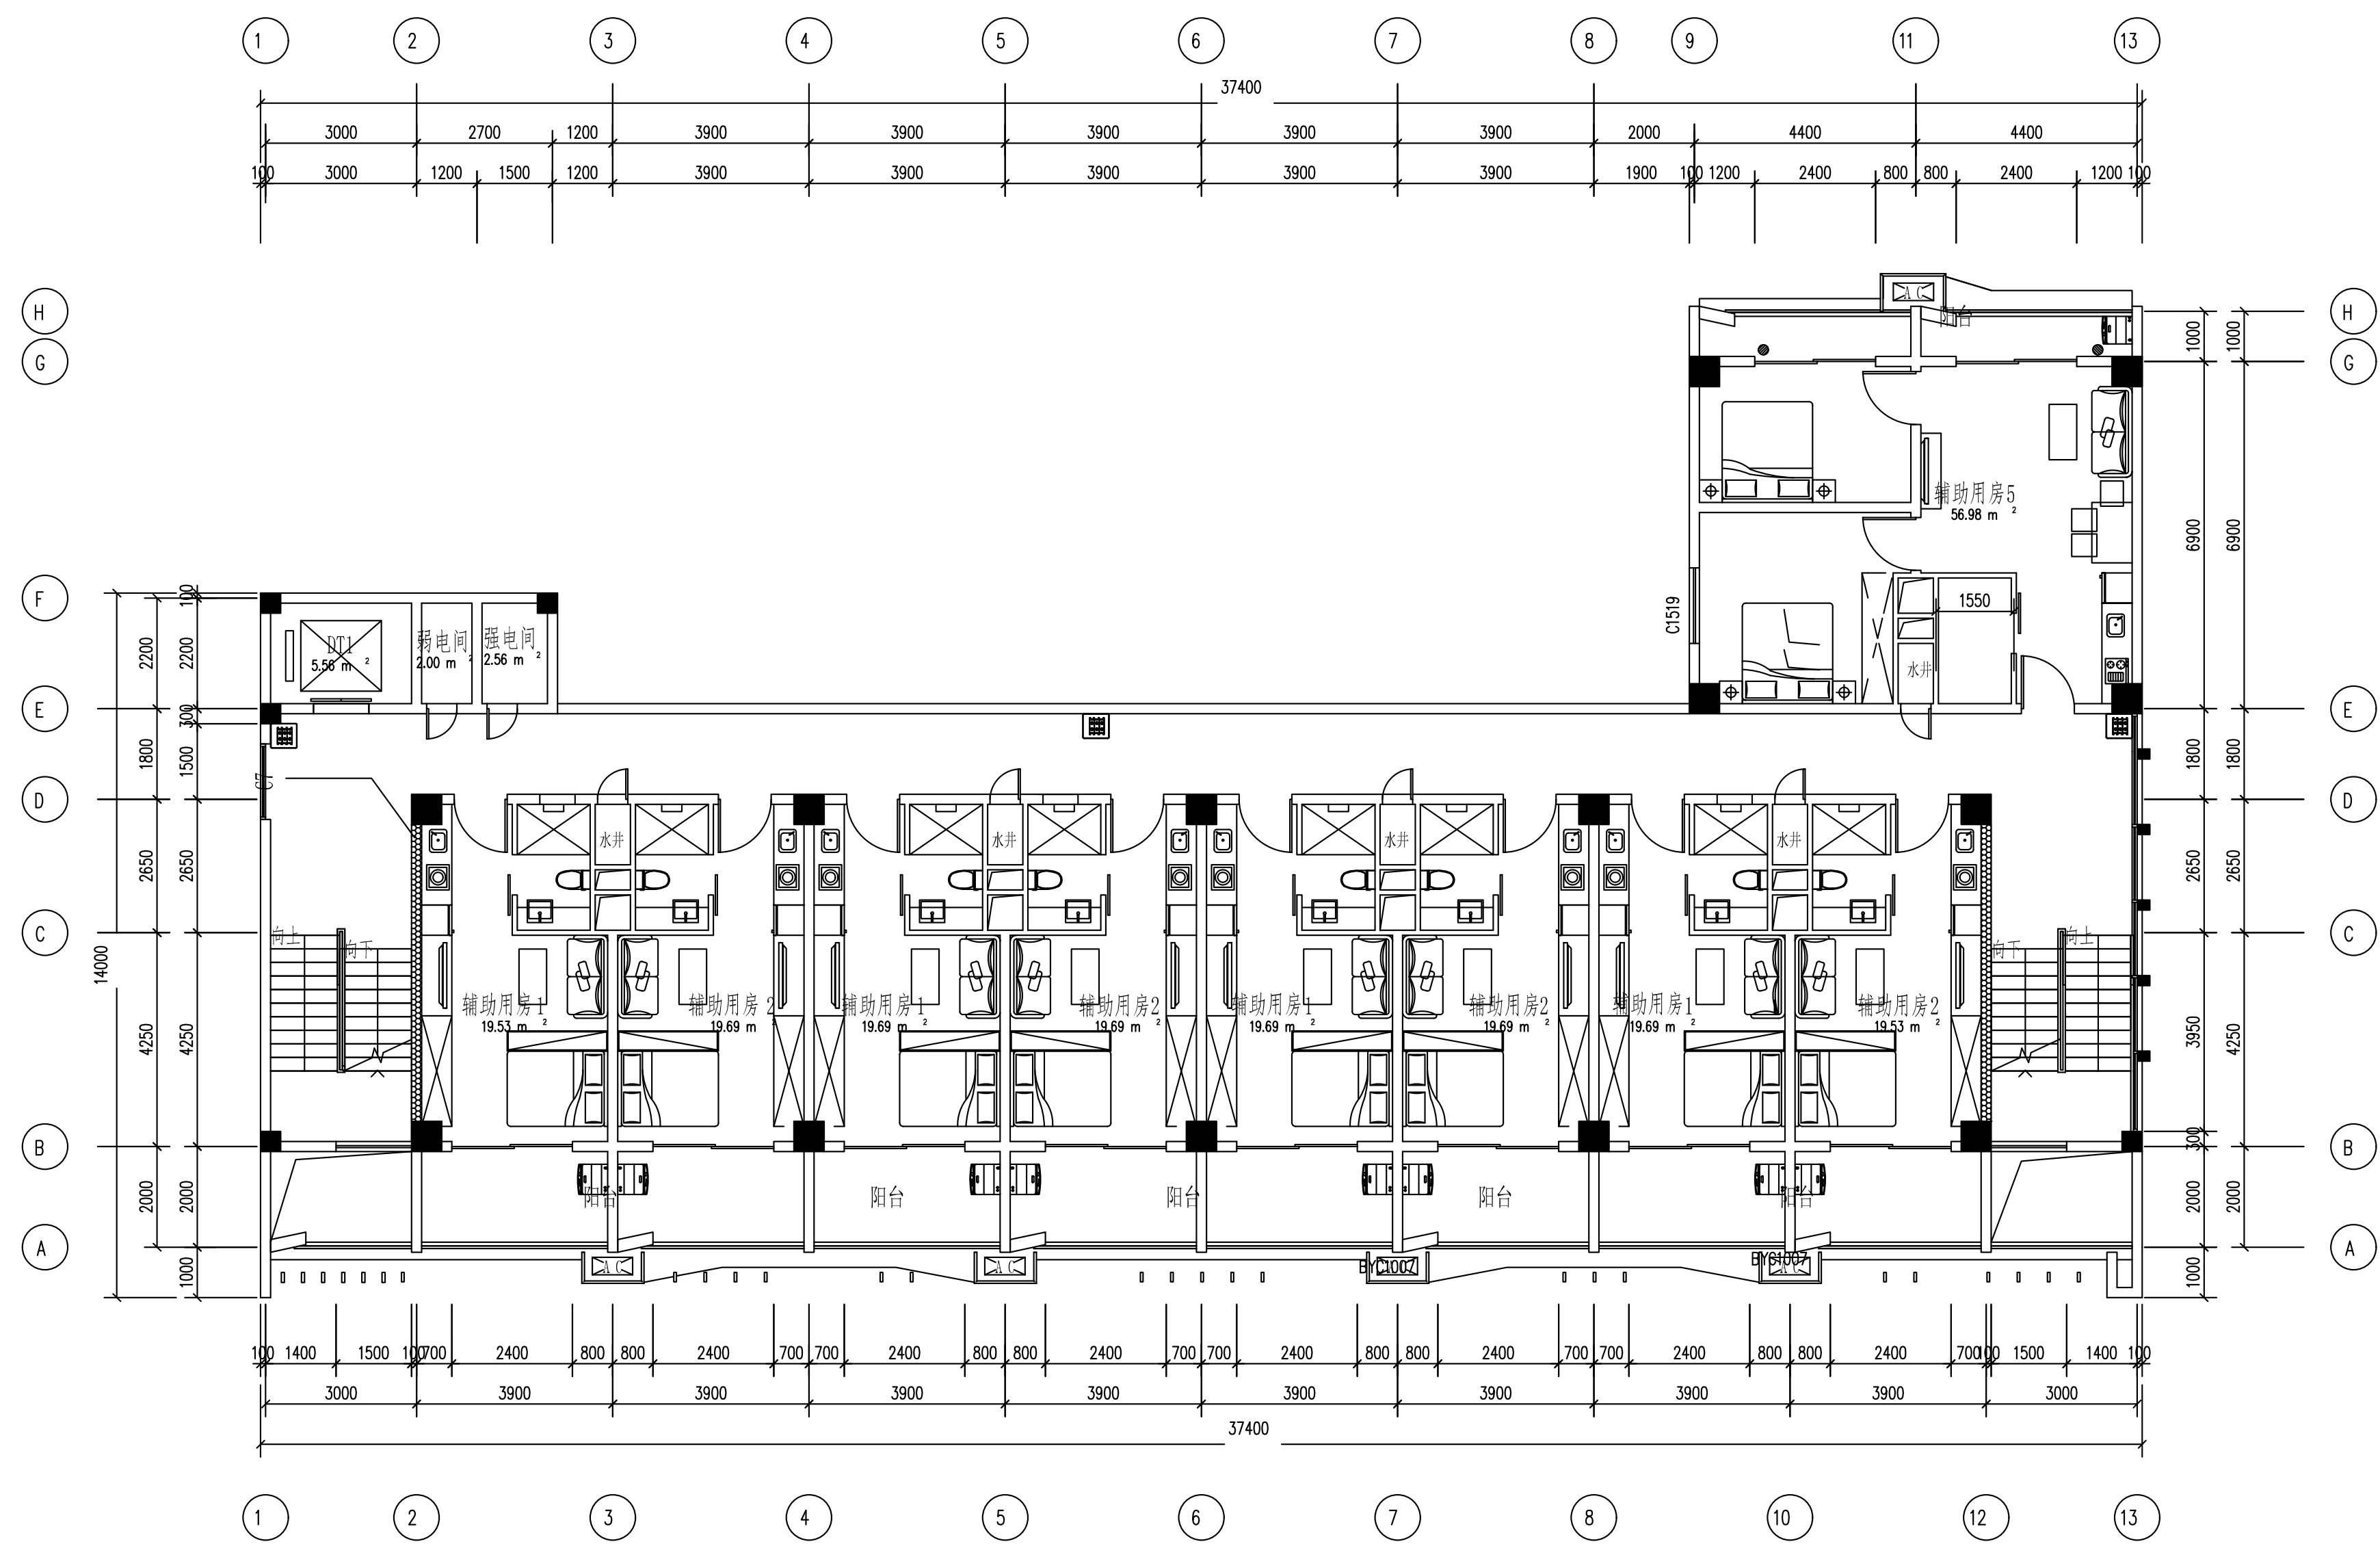


六层智能照明平面图

图例说明：

图例	设备名称	单位	数量	安装方式	安装线缆
	智能照明控制面板	个	3	壁装，底距地1.4m	RVVP4*1.0/PVC20/WC/SCE
	配电箱（由对应专业负责和采购安装）	个	0	壁挂安装	UTP Cat6/PVC20/WC/SCE

 中国能源建设集团广东省电力设计研究院有限公司 CHINA ELECTRIC ENGINEERING CONSULTING GROUP CO., LTD.			西部修试公司2023~2025年水电生产辅助用房弱电系统建设		初步设计 设计阶段	
批准	吴劲松	张磊	设计 制图 比例	郑伟佳 郑伟佳	水电生产辅助用房B栋六层智能照明平面图	
审核			日期	2023.12	图号	QA20411E-54
校核	谢明志	谢明志			条形码	版本 A

版权所有 侵权必究

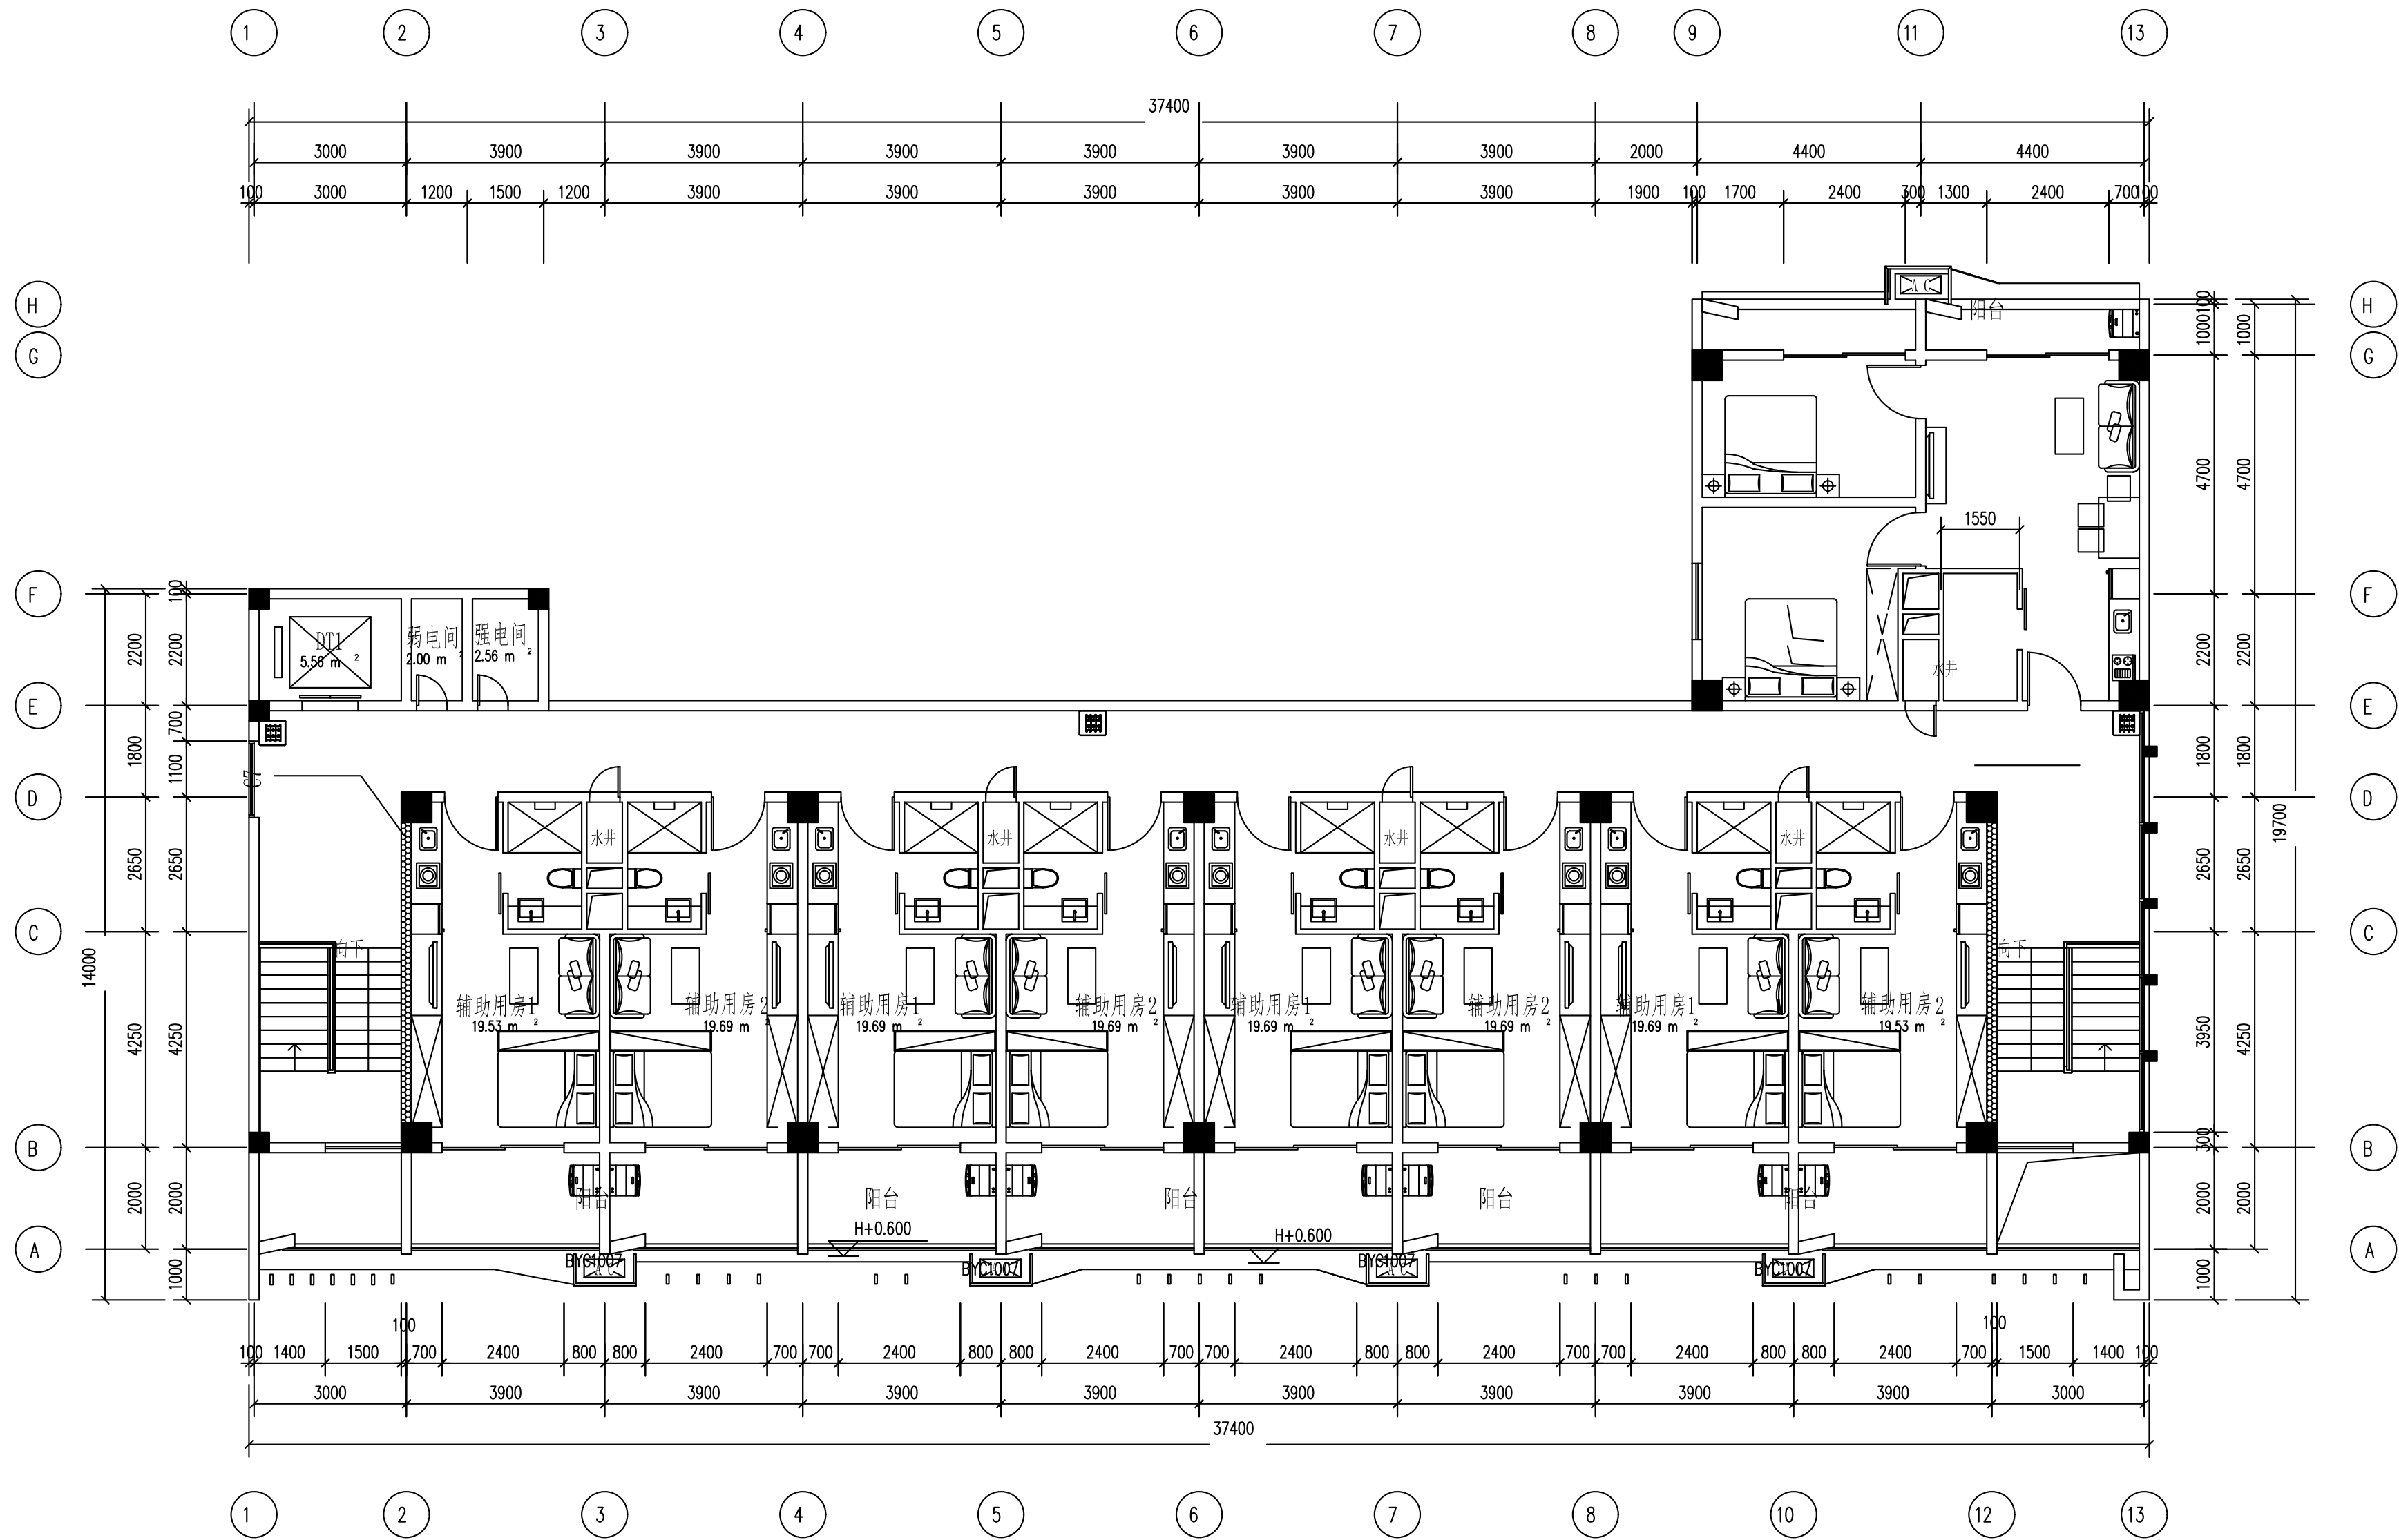

七层智能照明平面图

图例说明：

图例	设备名称	单位	数量	安装方式	安装线缆
	智能照明控制面板	个	3	壁装，底距地1.4m	RVVP4*1.0/PVC20/WC/SCE
	配电箱（由对应专业负责和采购安装）	个	0	壁挂安装	UTP Cat6/PVC20/WC/SCE

CEEC 中国能源建设集团广东省电力设计研究院有限公司				西部修试公司2023-2025年水电生产辅助用房弱电系统建设		初步设计阶段
批准	吴劲松	设计	郑伟佳	张件凡	水电生产辅助用房B栋七层智能照明平面图	
审核	张磊	制图	郑伟佳	张件凡		
校核	谢明志	日期	2023.12	图号	QA20411E4-55	版本 A