



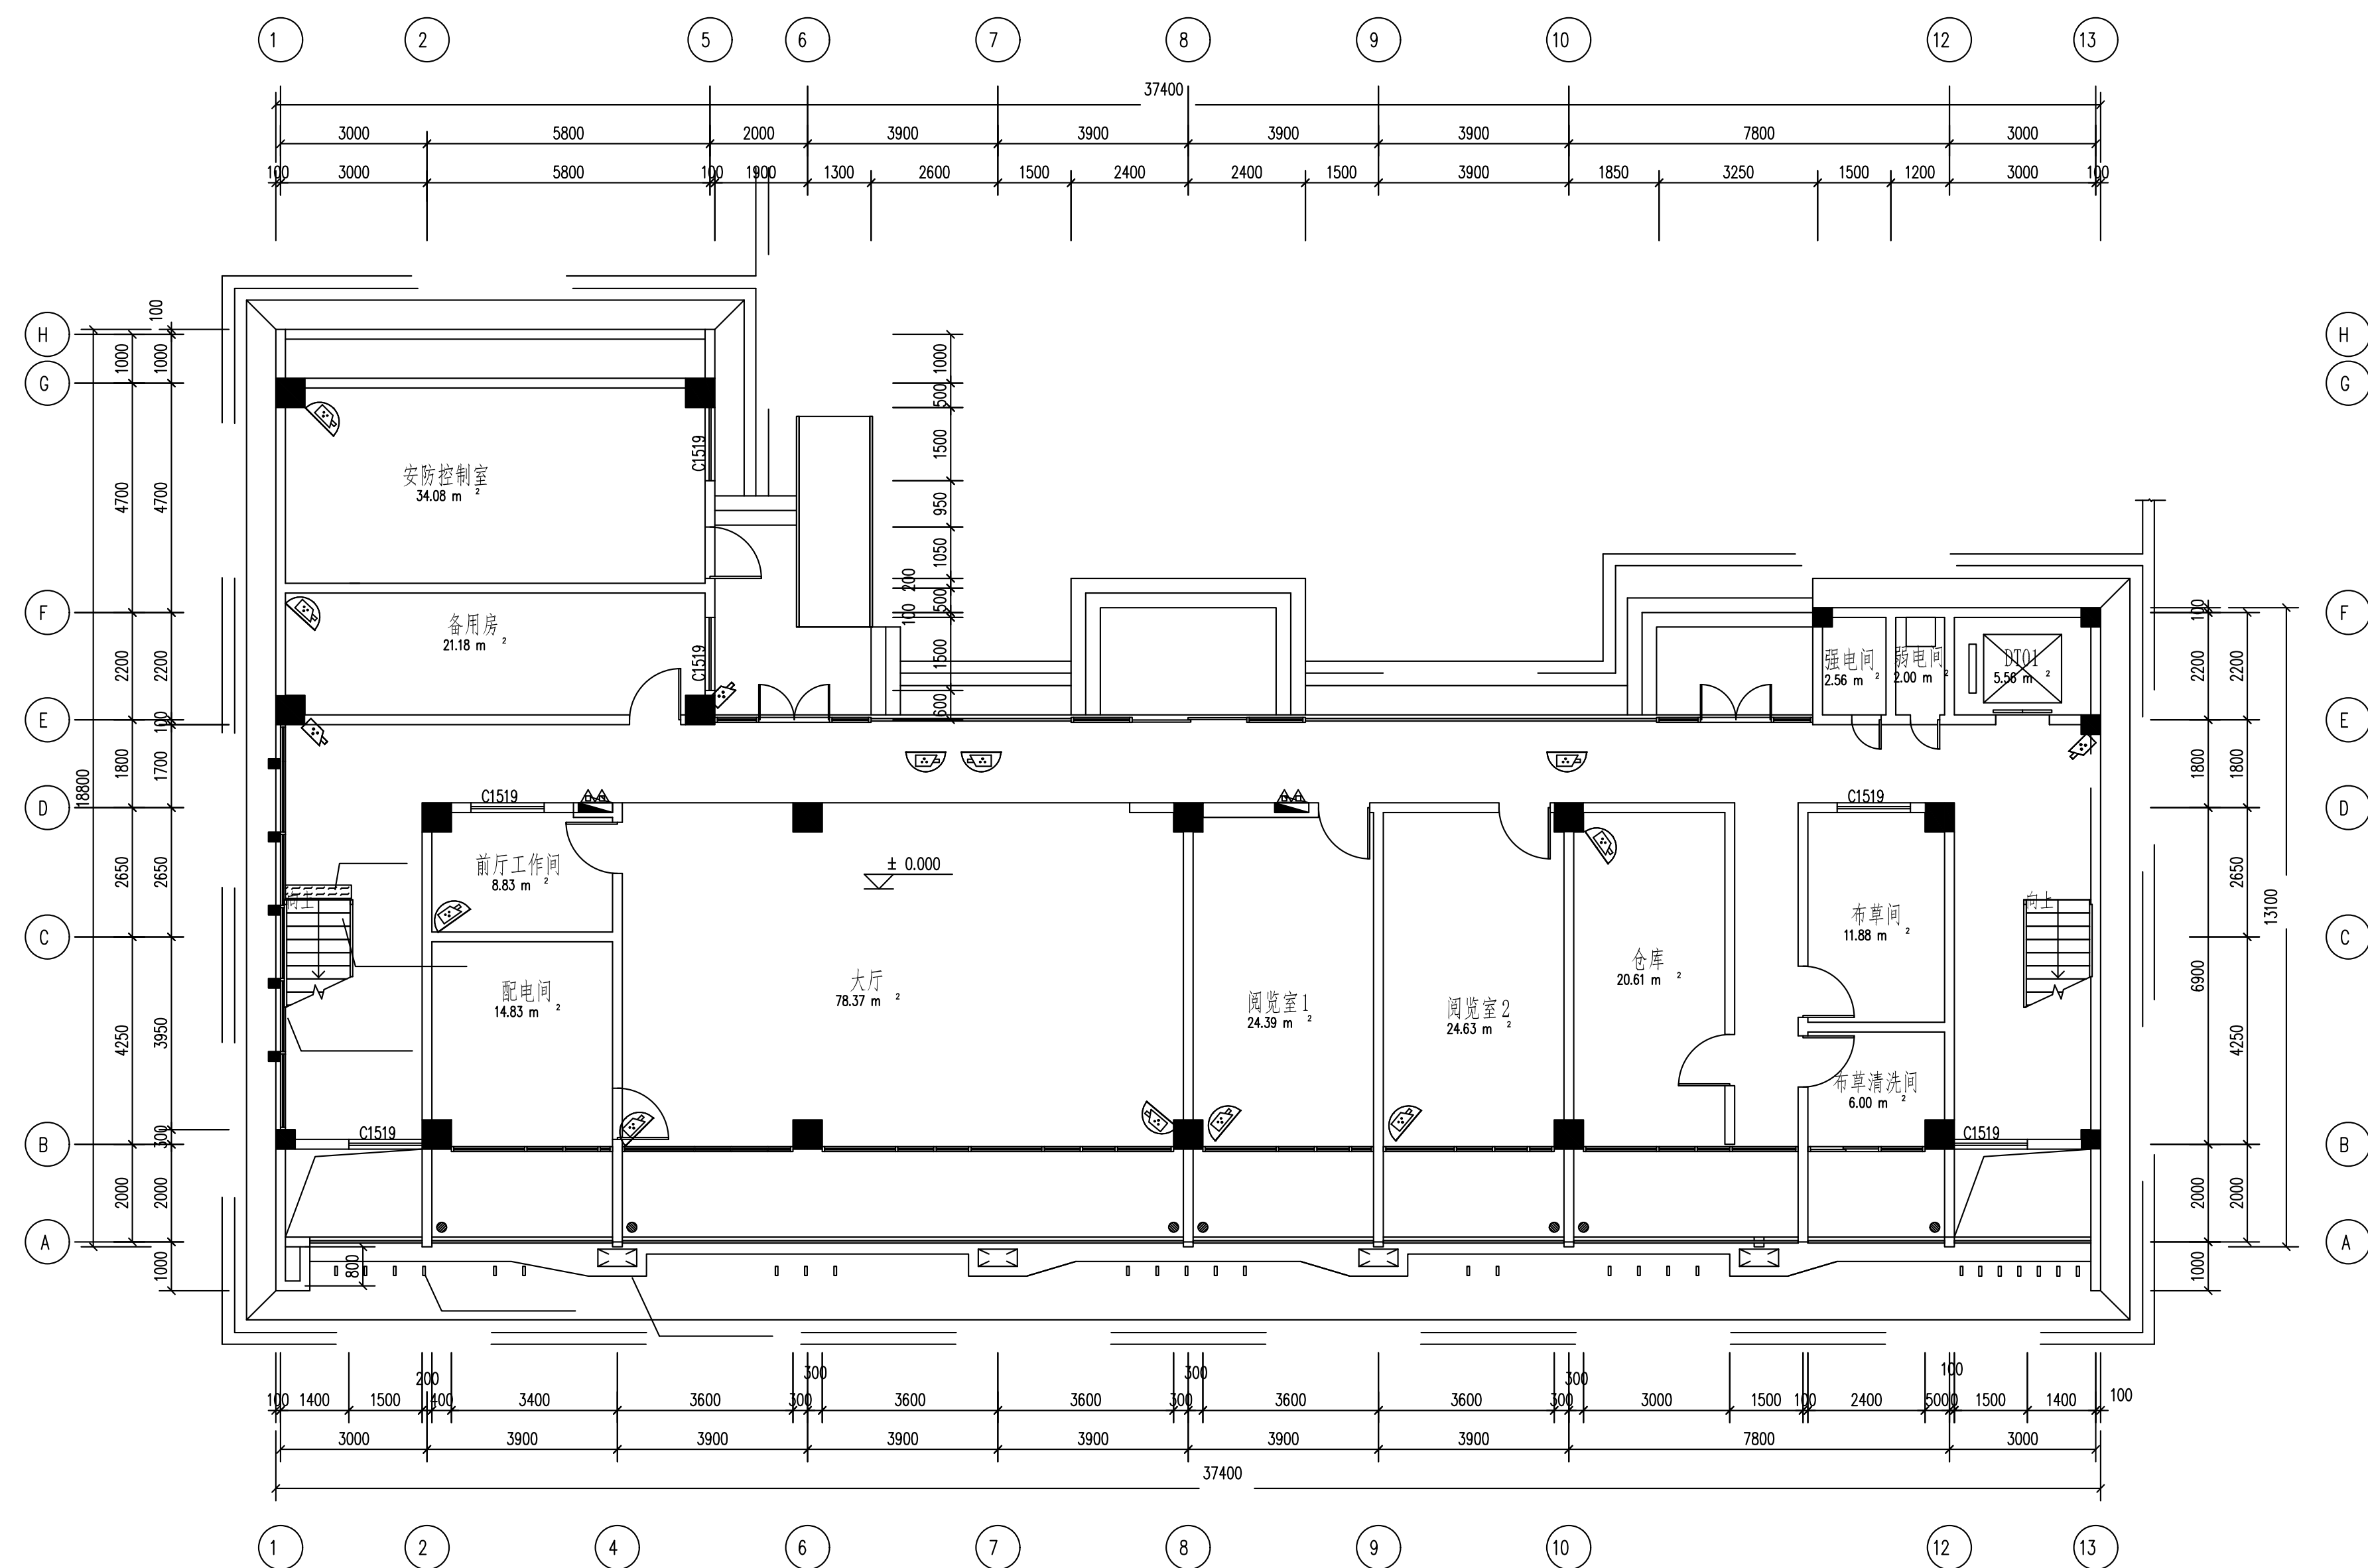

图例说明：

图例	设备名称	单位	数量	安装方式	安装线缆
	枪式摄像机	个	3	壁装, 底距地2.5米	UTP Cat6/PVC20/WC/SCE
	电梯半球	个	0	吸顶安装	UTP Cat6/PVC20/WC/SCE
	半球摄像机	个	11	吸顶安装	UTP Cat6/PVC20/SCE

 中国能源建设集团广东省电力设计研究院有限公司				西樵修试公司2023~2025年水电生产辅助用房弱电系统建设		初步设计	
批准	吴劲松	设计	郑伟佳	郑伟佳	水电生产辅助用房A栋一层安防监控系统平面图		
审核	张磊	制图	郑伟佳	郑伟佳			
		比例					
校核	谢志明	日期	2023.12	图号	QA20411E4-14		
				条形码		版本	A

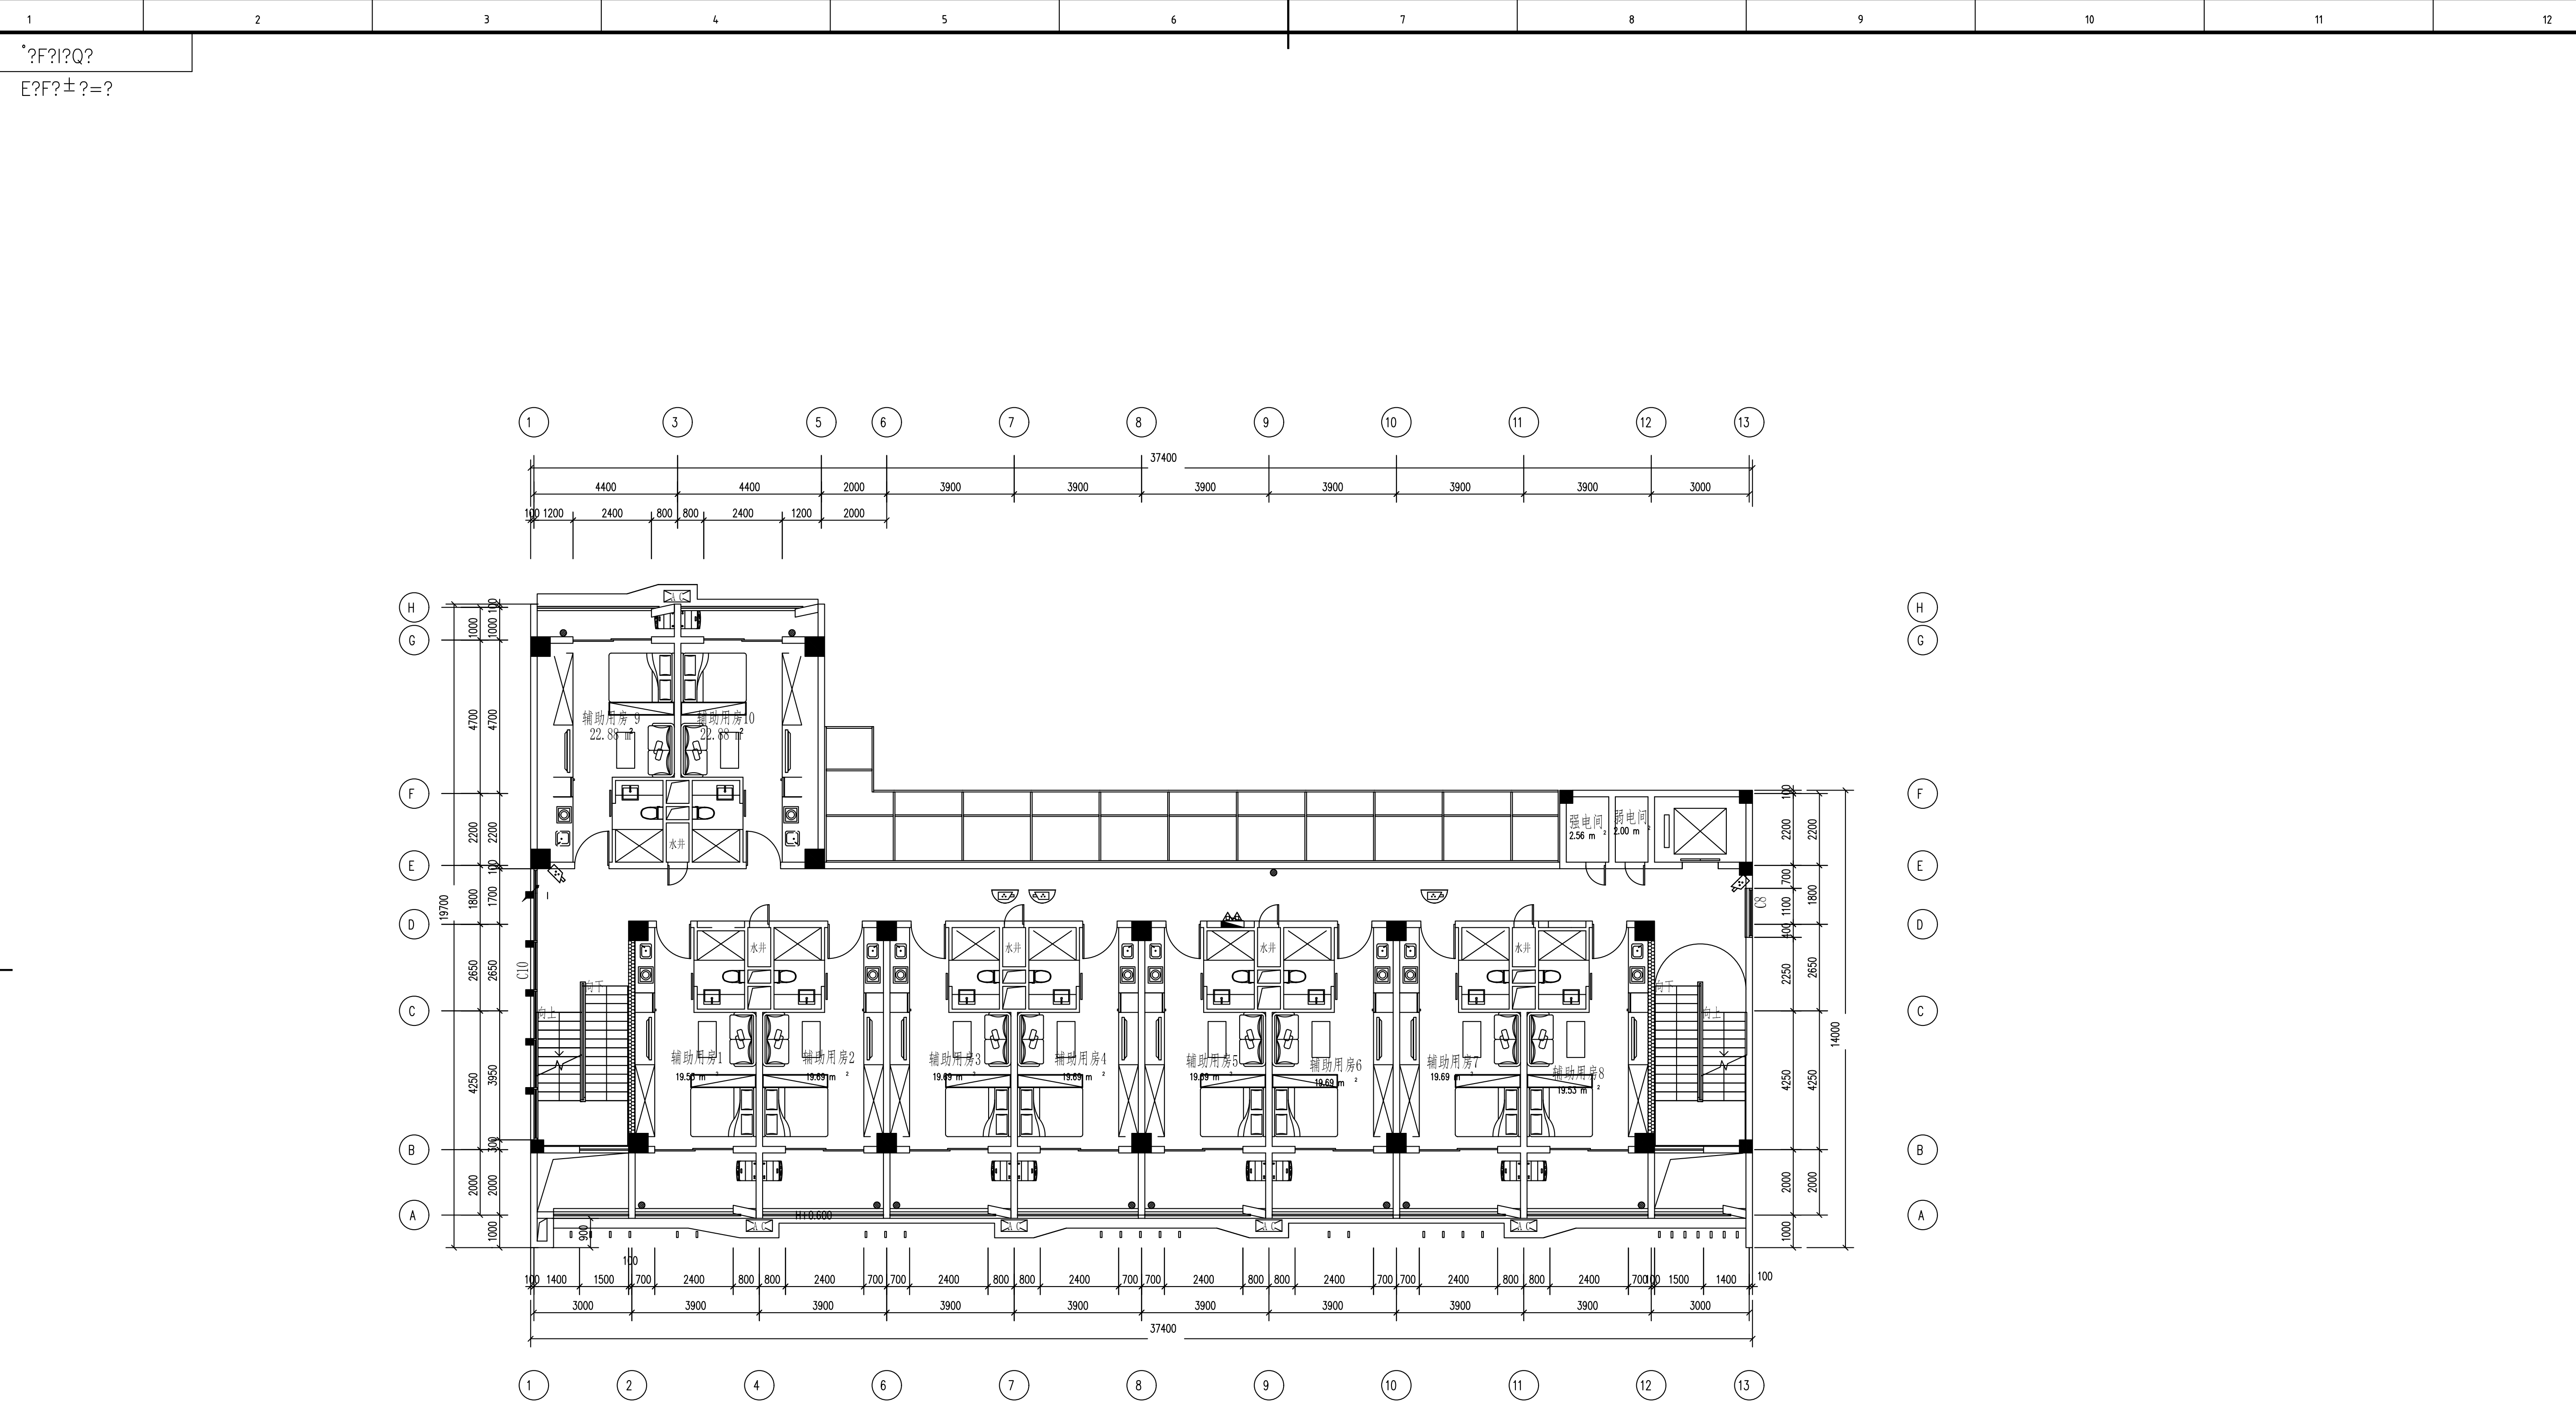


二层安防监控平面图

图例说明：


图例	设备名称	单位	数量	安装方式	安装线缆
	枪式摄像机	个	2	壁装，底距地2.5米	UTP Cat6/PVC20/WC/SCE
	电梯半球	个	0	吸顶安装	UTP Cat6/PVC20/WC/SCE
	半球摄像机	个	3	吸顶安装	UTP Cat6/PVC20/SCE

CEEC 中国能源建设集团广东省电力设计研究院有限公司				西部修试公司2023-2025年水电生产辅助用房弱电系统建设		初步设计阶段
批准	吴劲松	设计	郑伟佳	张作飞	水电生产辅助用房A栋二层安防监控平面图	
审核	张磊	制图	郑伟佳	张作飞		
校核	谢明志	日期	2023.12	图号	QA20411E4-15	版本 A

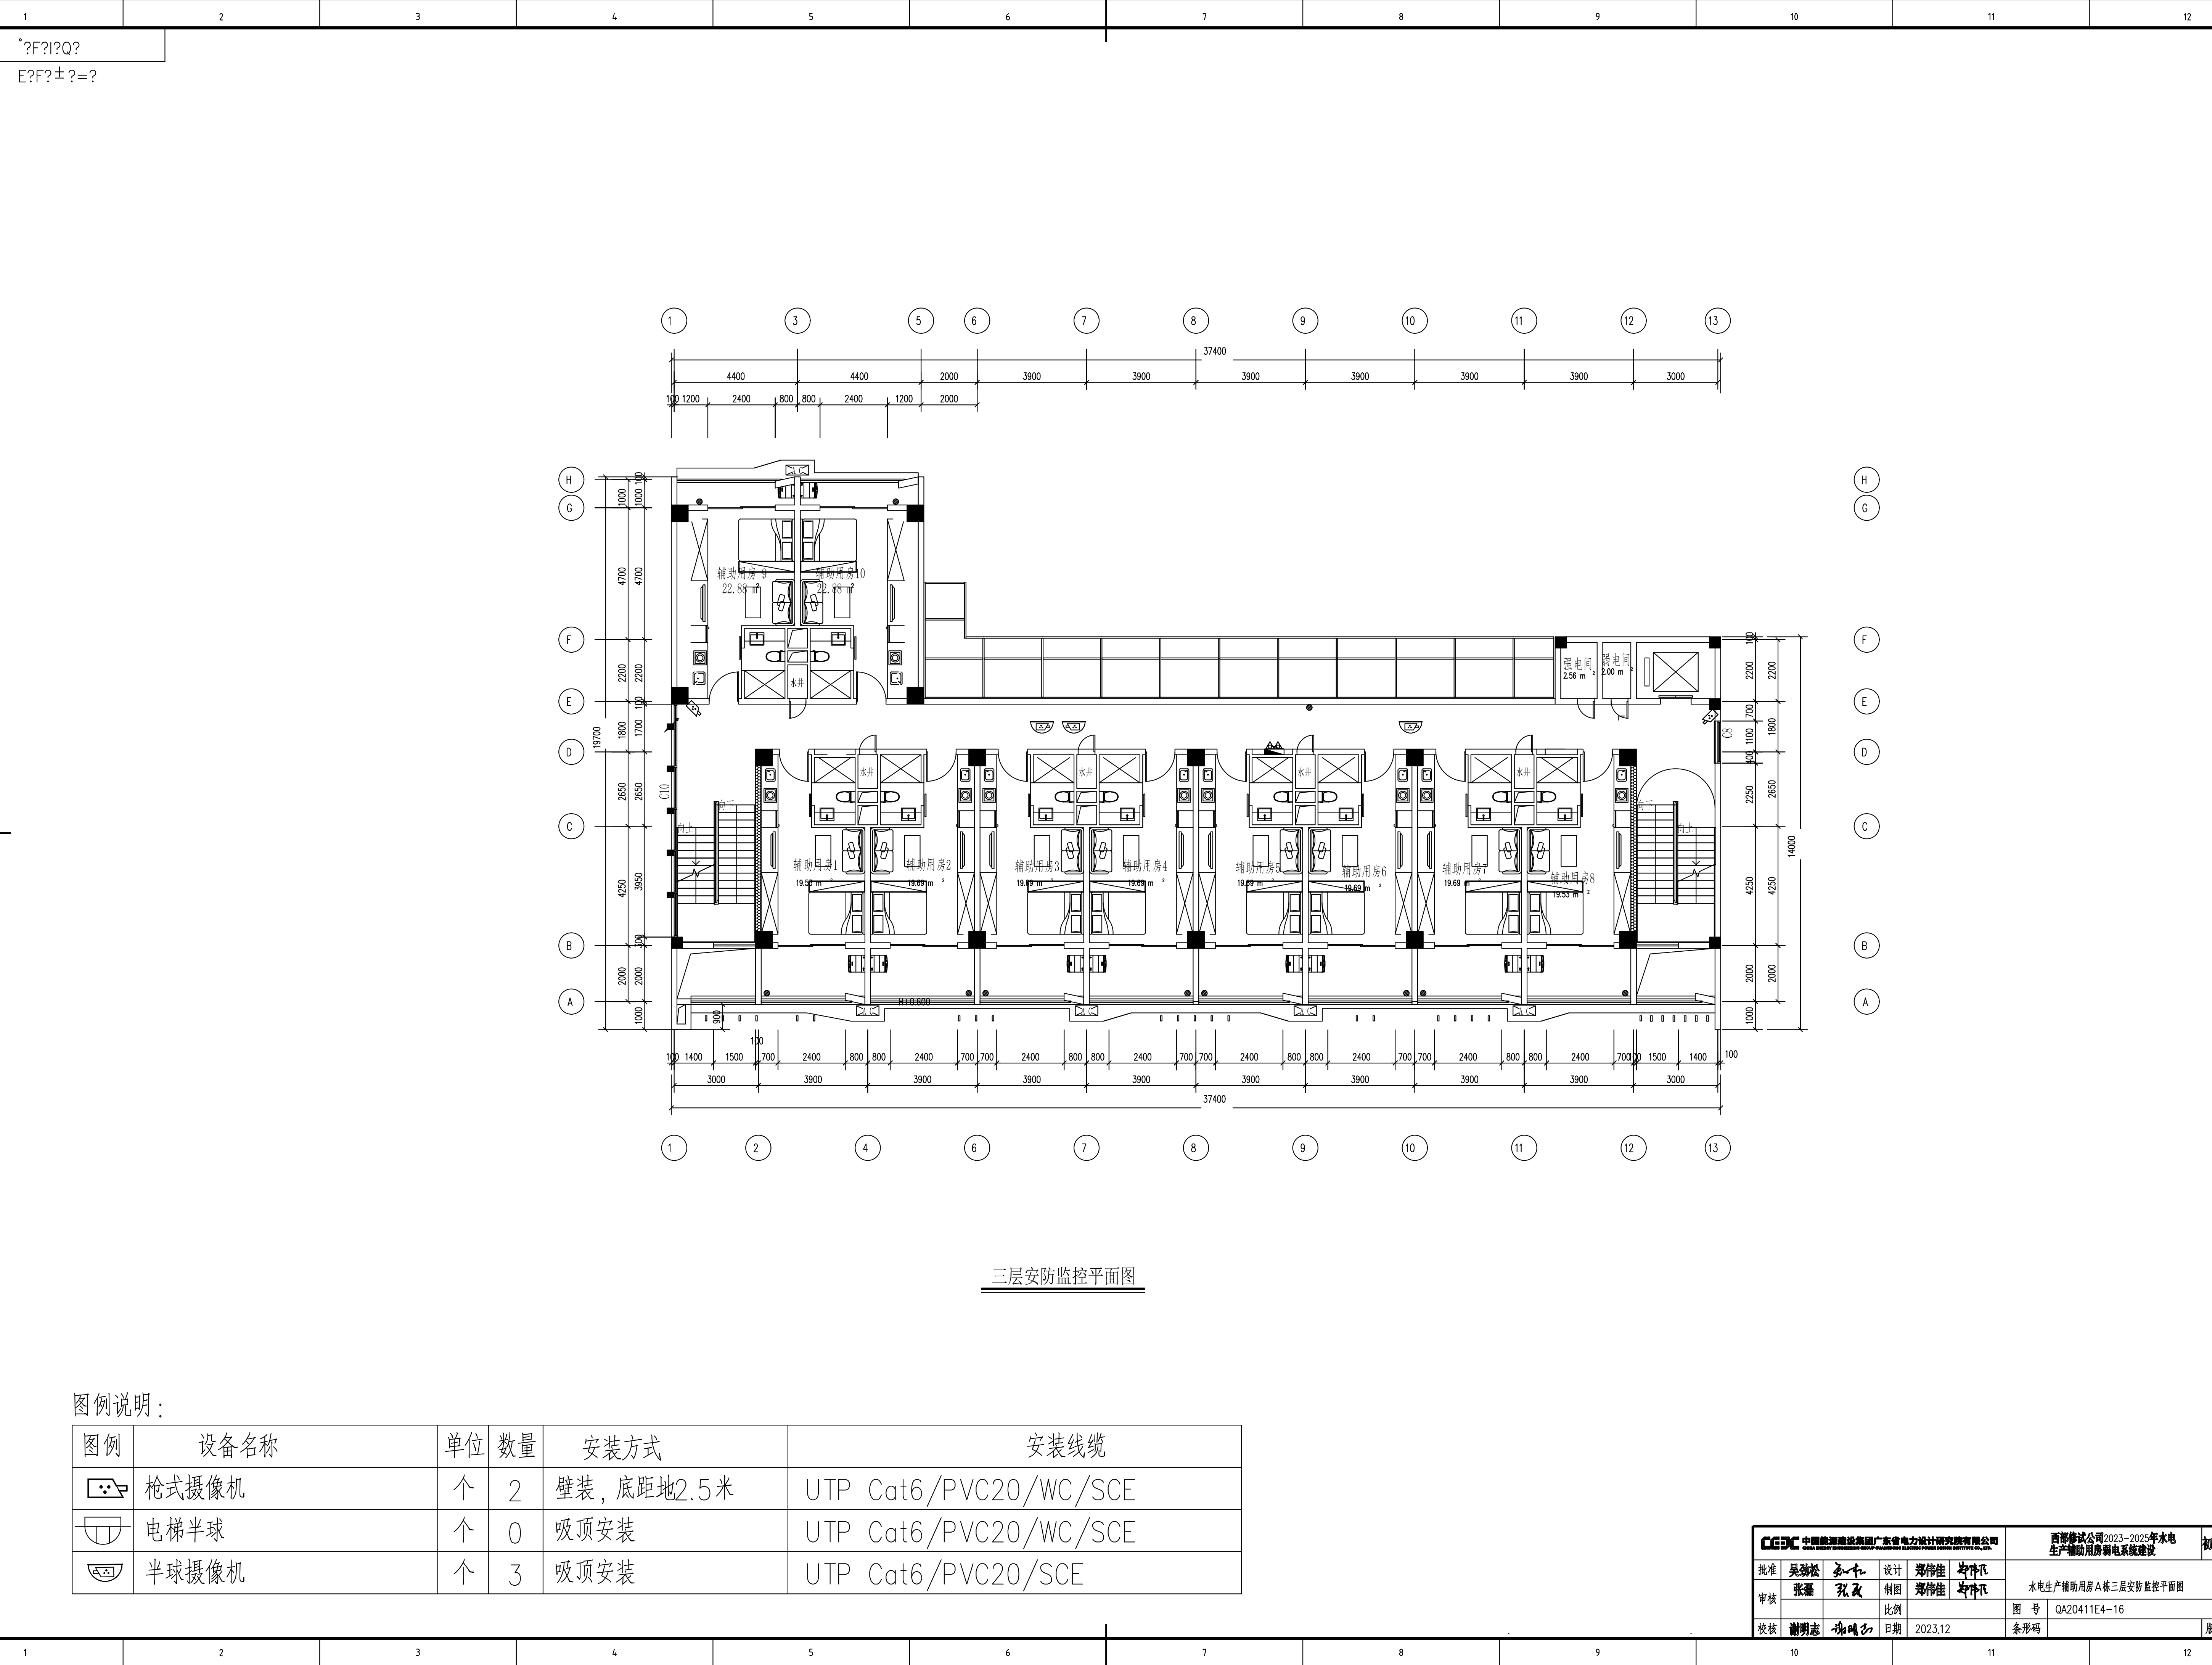



三层安防监控平面图

CEEC 中国能源建设集团广东省电力设计研究院有限公司				西部修试公司2023-2025年水电生产辅助用房弱电系统建设		初步设计
批准	吴劲松	设计	郑伟佳	张作飞	水电生产辅助用房A栋三层安防监控平面图	
审核	张磊	制图	郑伟佳	张作飞		
校核	谢明志	日期	2023.12	图号	QA20411E4-16	版本
				条形码		A

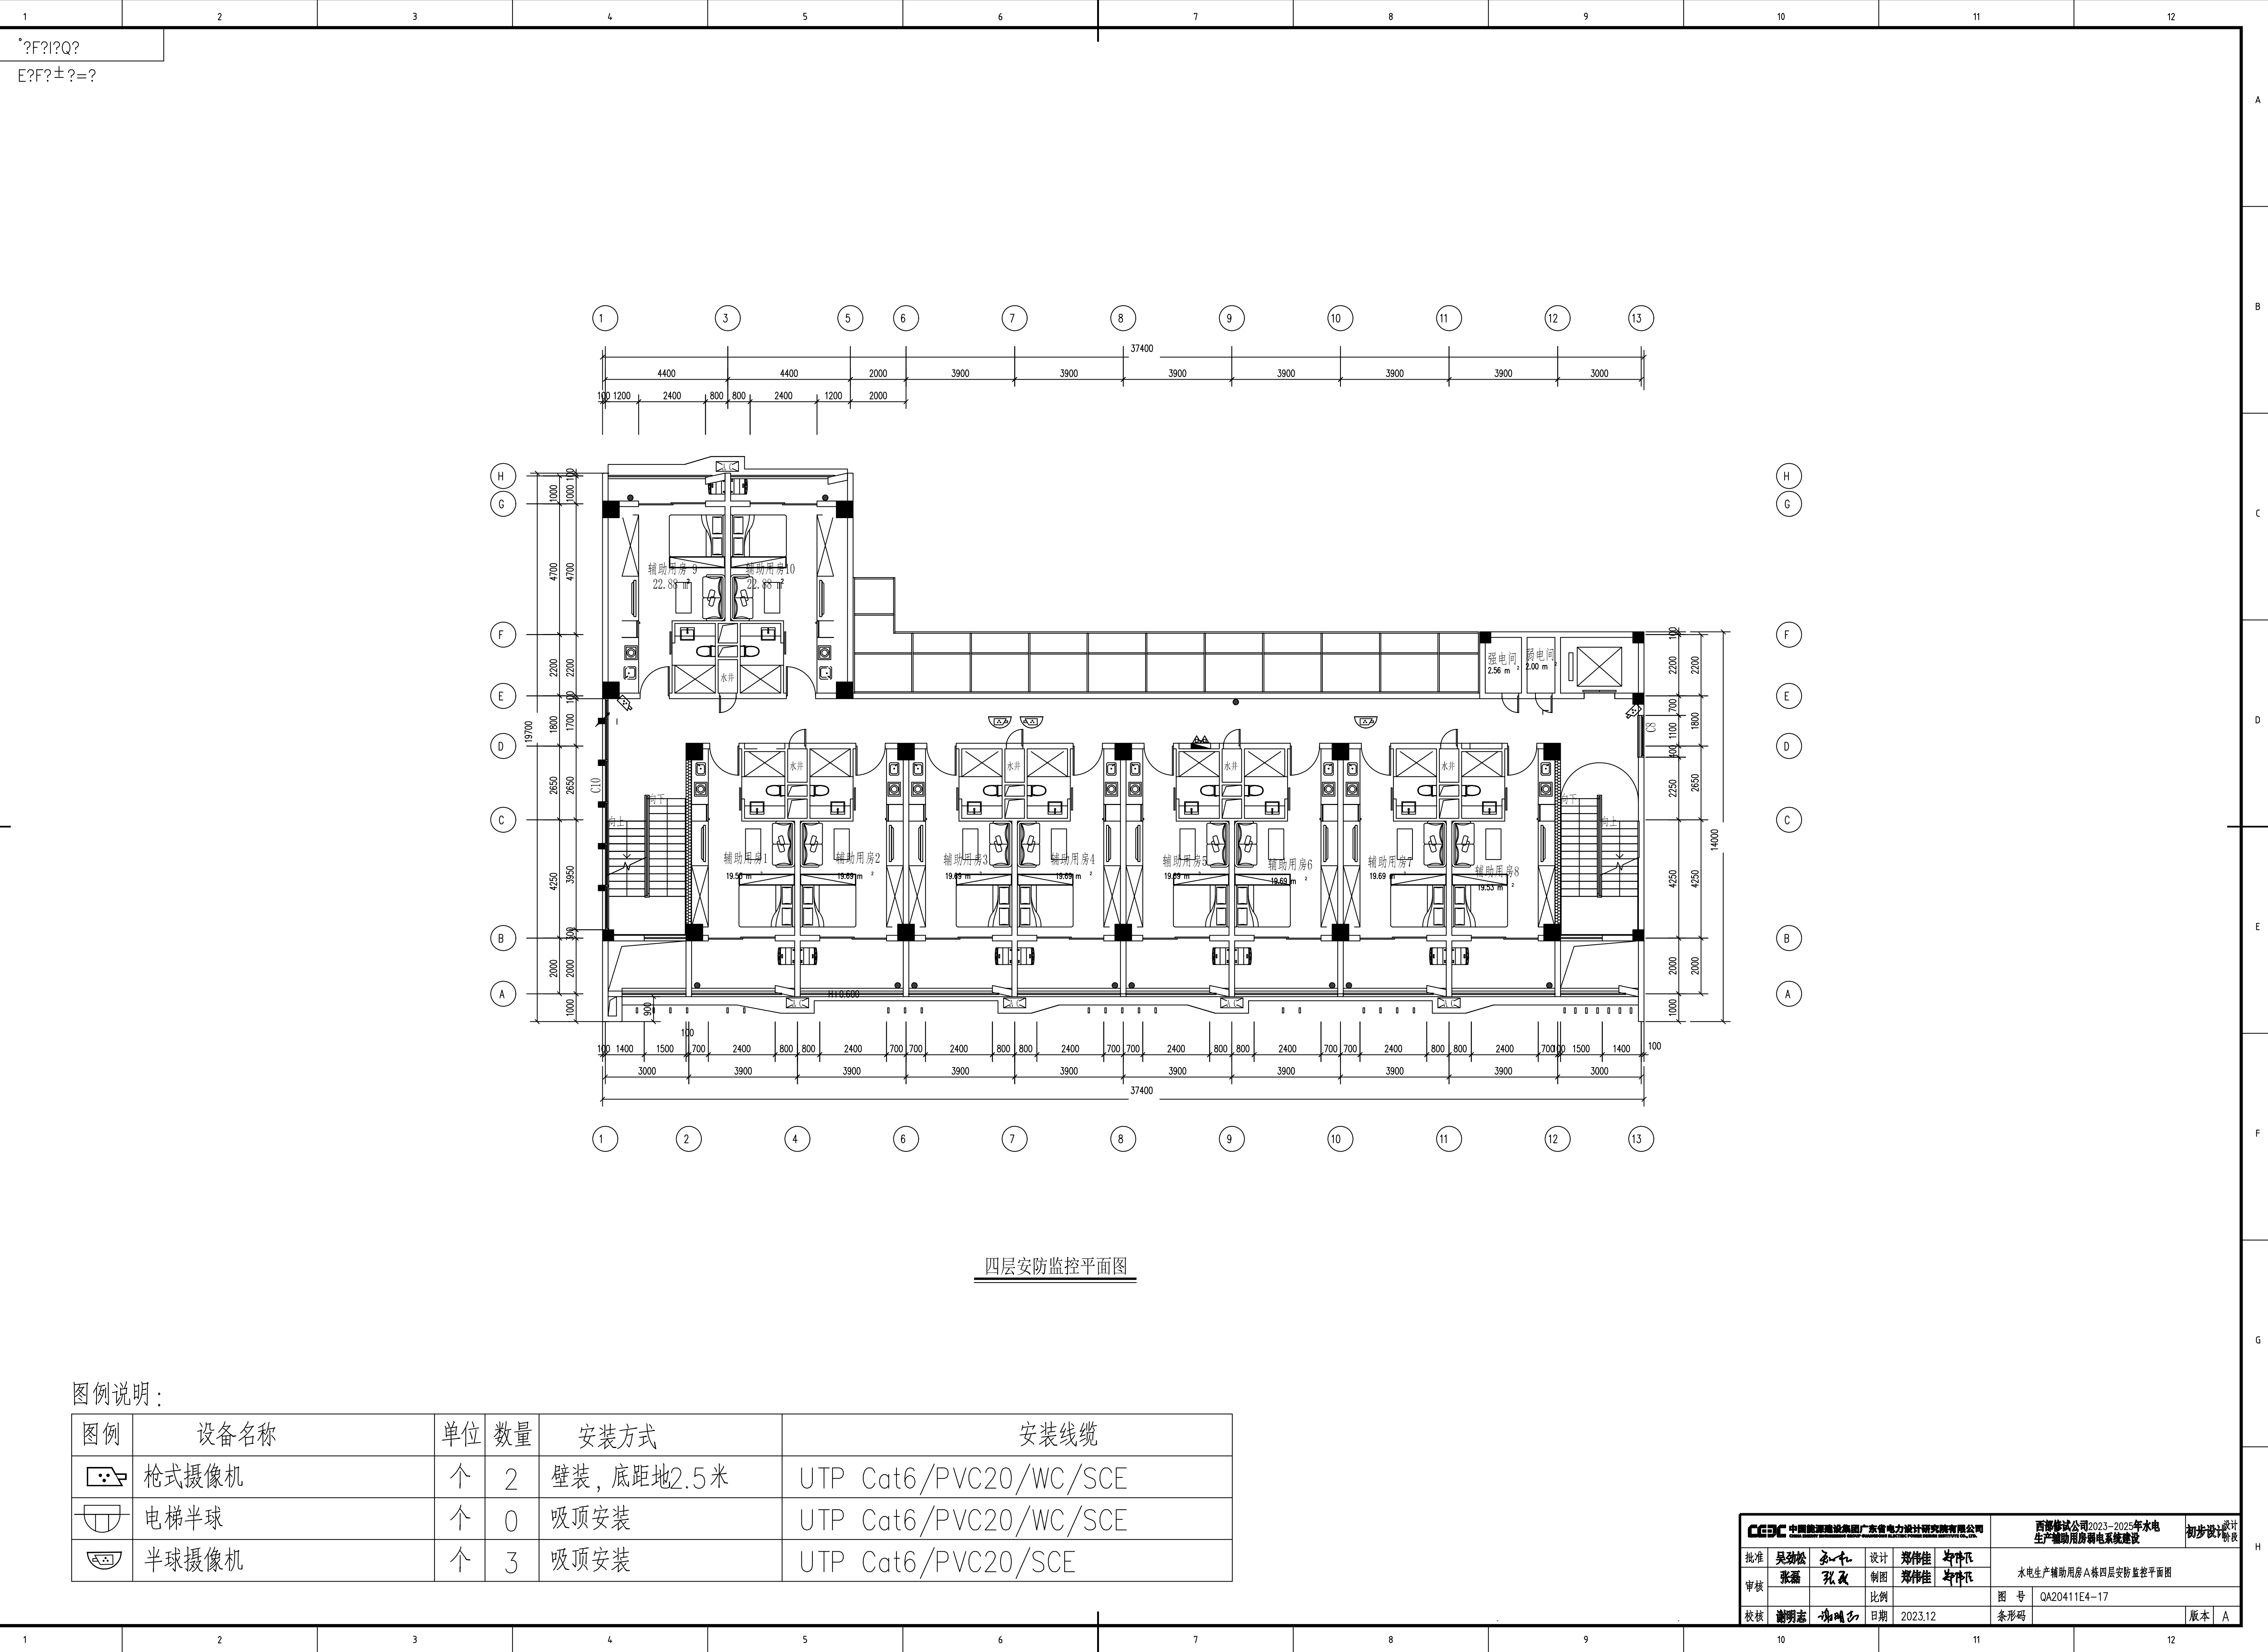


四层安防监控平面图

  图例说明：

图例	设备名称	单位	数量	安装方式	安装线缆
	枪式摄像机	个	2	壁装，底距地2.5米	UTP Cat6/PVC20/WC/SCE
	电梯半球	个	0	吸顶安装	UTP Cat6/PVC20/WC/SCE
	半球摄像机	个	3	吸顶安装	UTP Cat6/PVC20/SCE



批准 吴劲松 设计 郑伟佳 审核 张磊 制图 郑伟佳 校核 谢明志 日期 2023.12				中国能源建设集团广东省电力设计研究院有限公司				西部修试公司2023-2025年水电生产辅助用房弱电系统建设				初步设计			
水电生产辅助用房A栋四层安防监控平面图				图号 QA20411E4-17				版本 A							

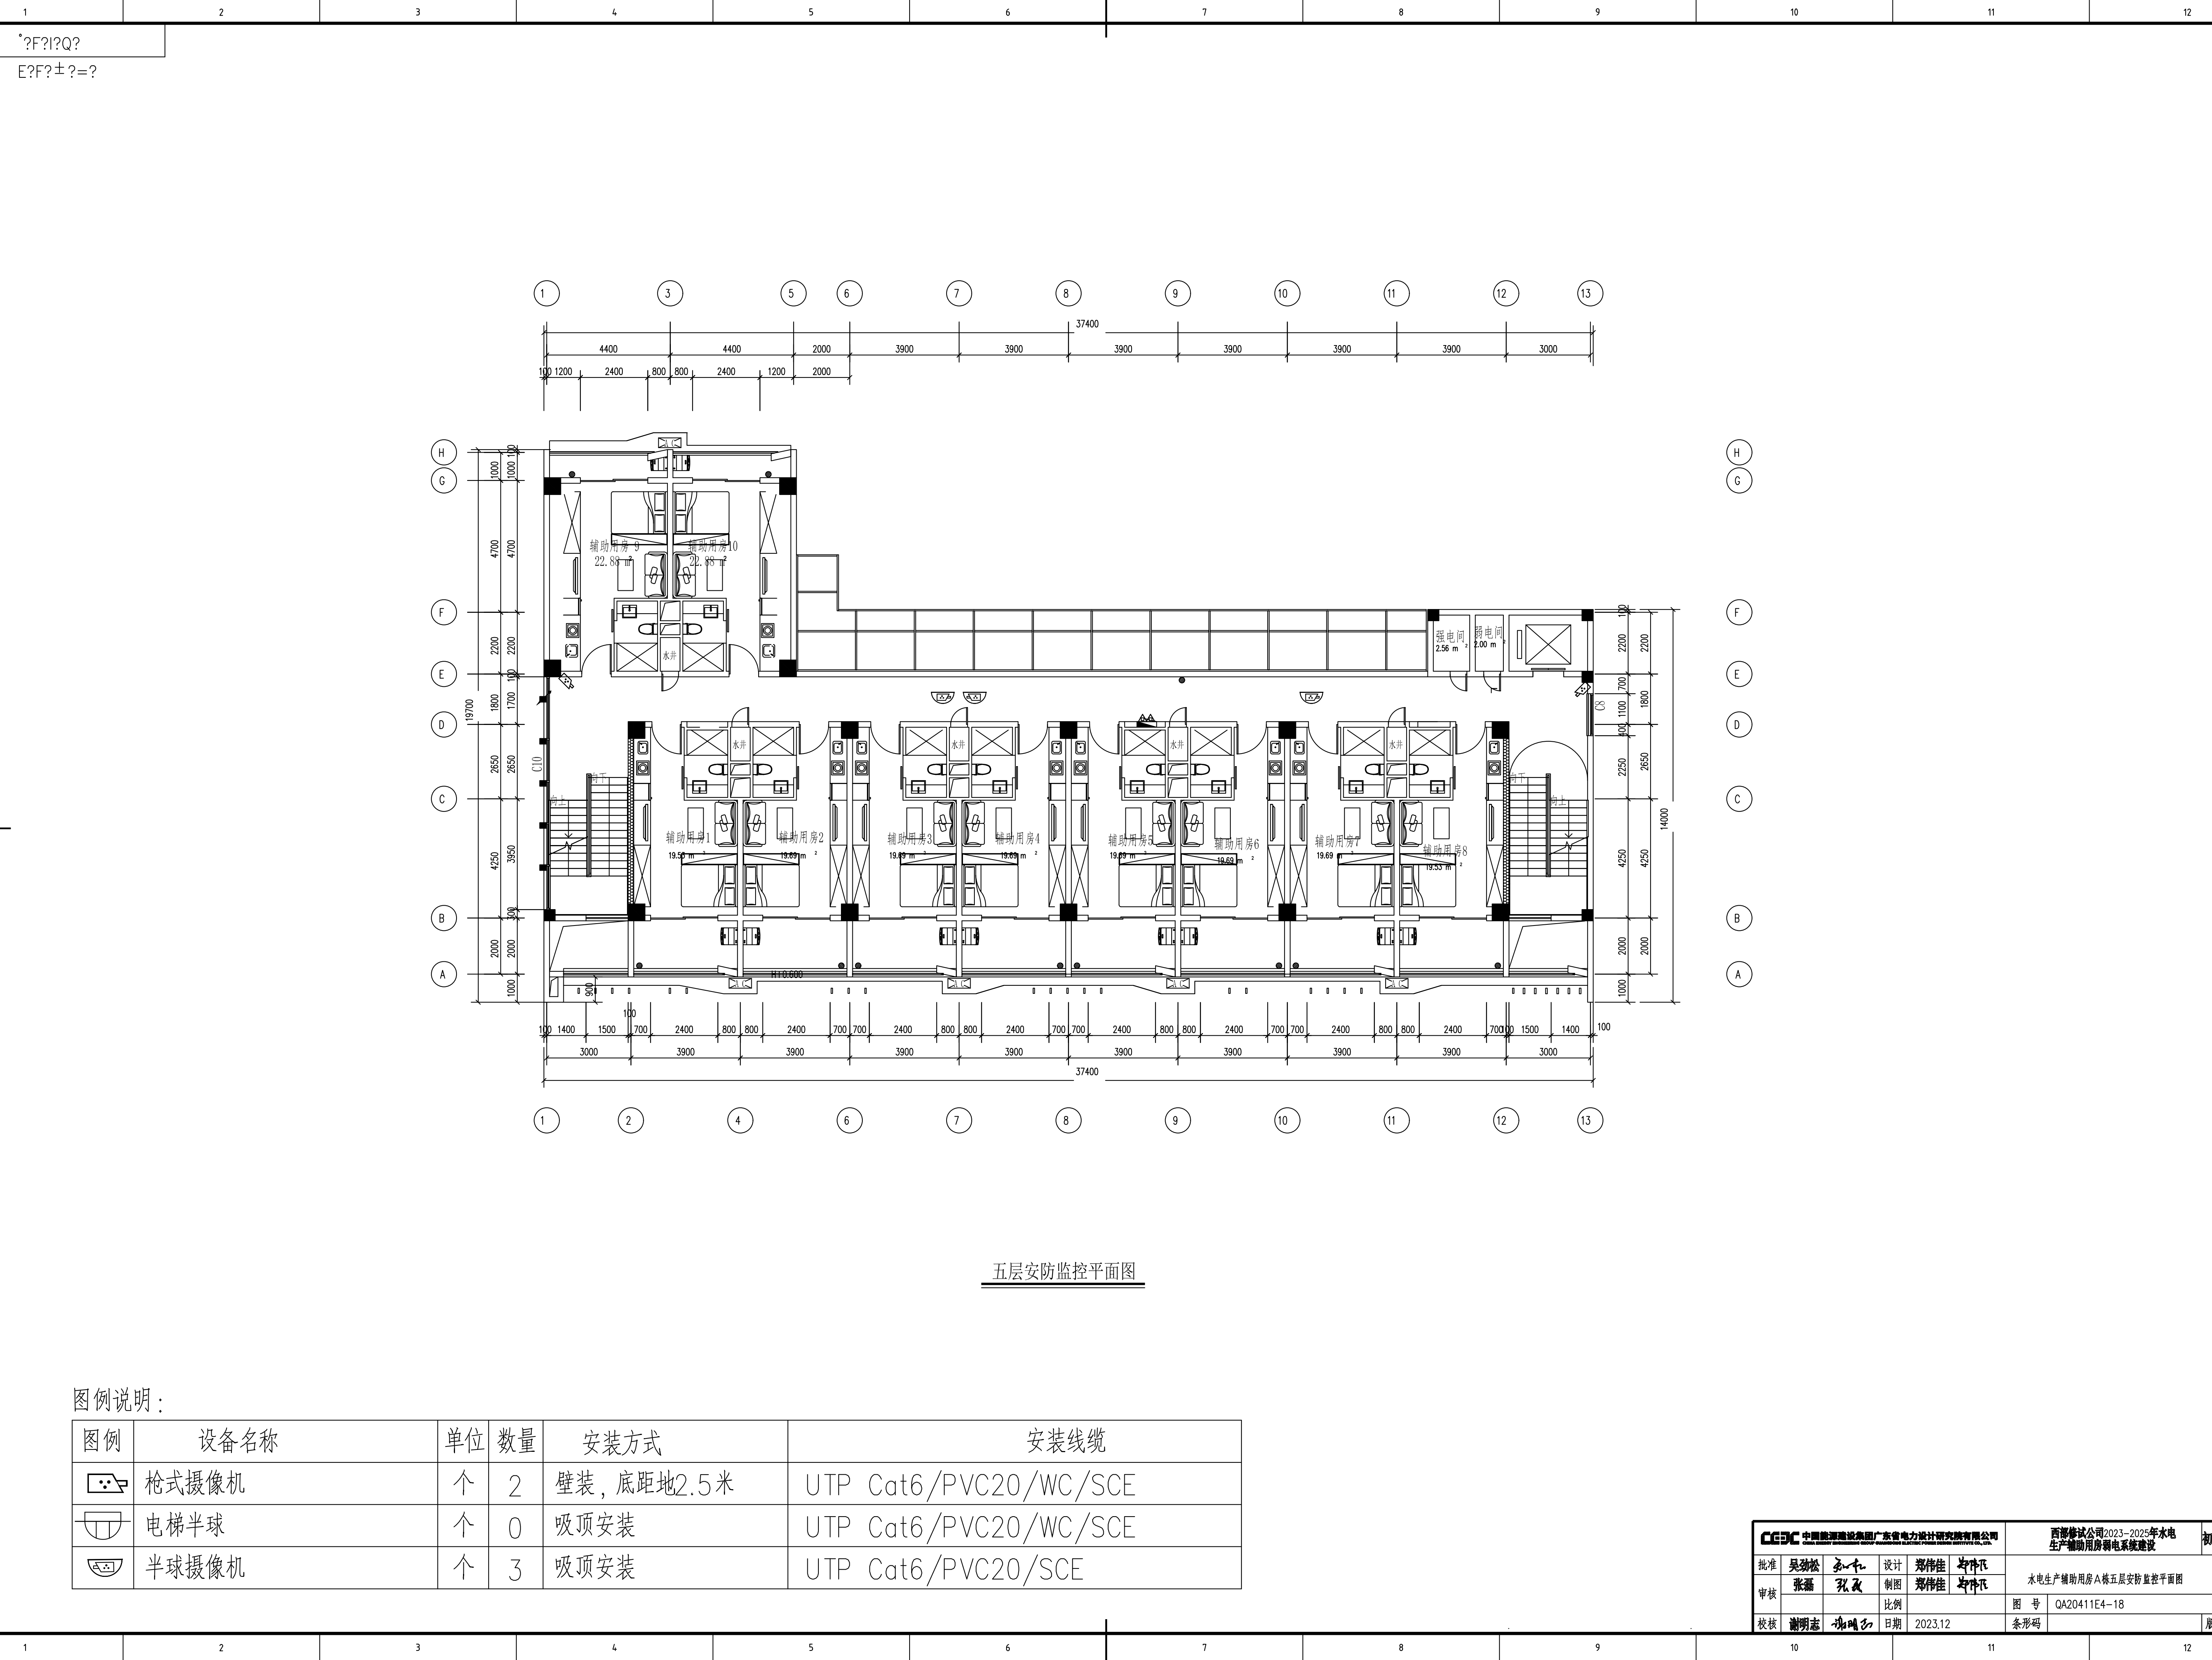


五层安防监控平面图

六层安防监控平面图

  图例说明：

图例	设备名称	单位	数量	安装方式	安装线缆
	枪式摄像机	个	2	壁装，底距地2.5米	UTP Cat6/PVC20/WC/SCE
	电梯半球	个	0	吸顶安装	UTP Cat6/PVC20/WC/SCE
	半球摄像机	个	3	吸顶安装	UTP Cat6/PVC20/SCE

CEEC 中国能源建设集团广东省电力设计研究院有限公司					西部修试公司2023-2025年水电 生产辅助用房弱电系统建设		初步设计阶段	
批准	吴劲松	设计	郑伟佳	李伟凡	水电生产辅助用房A栋六层安防监控系统平面图			
审核	张磊	制图	郑伟佳	李伟凡				
校核	谢明志	比例	图号		QA20411E4-19			
		日期	2023.12					
条形码						版本	A	

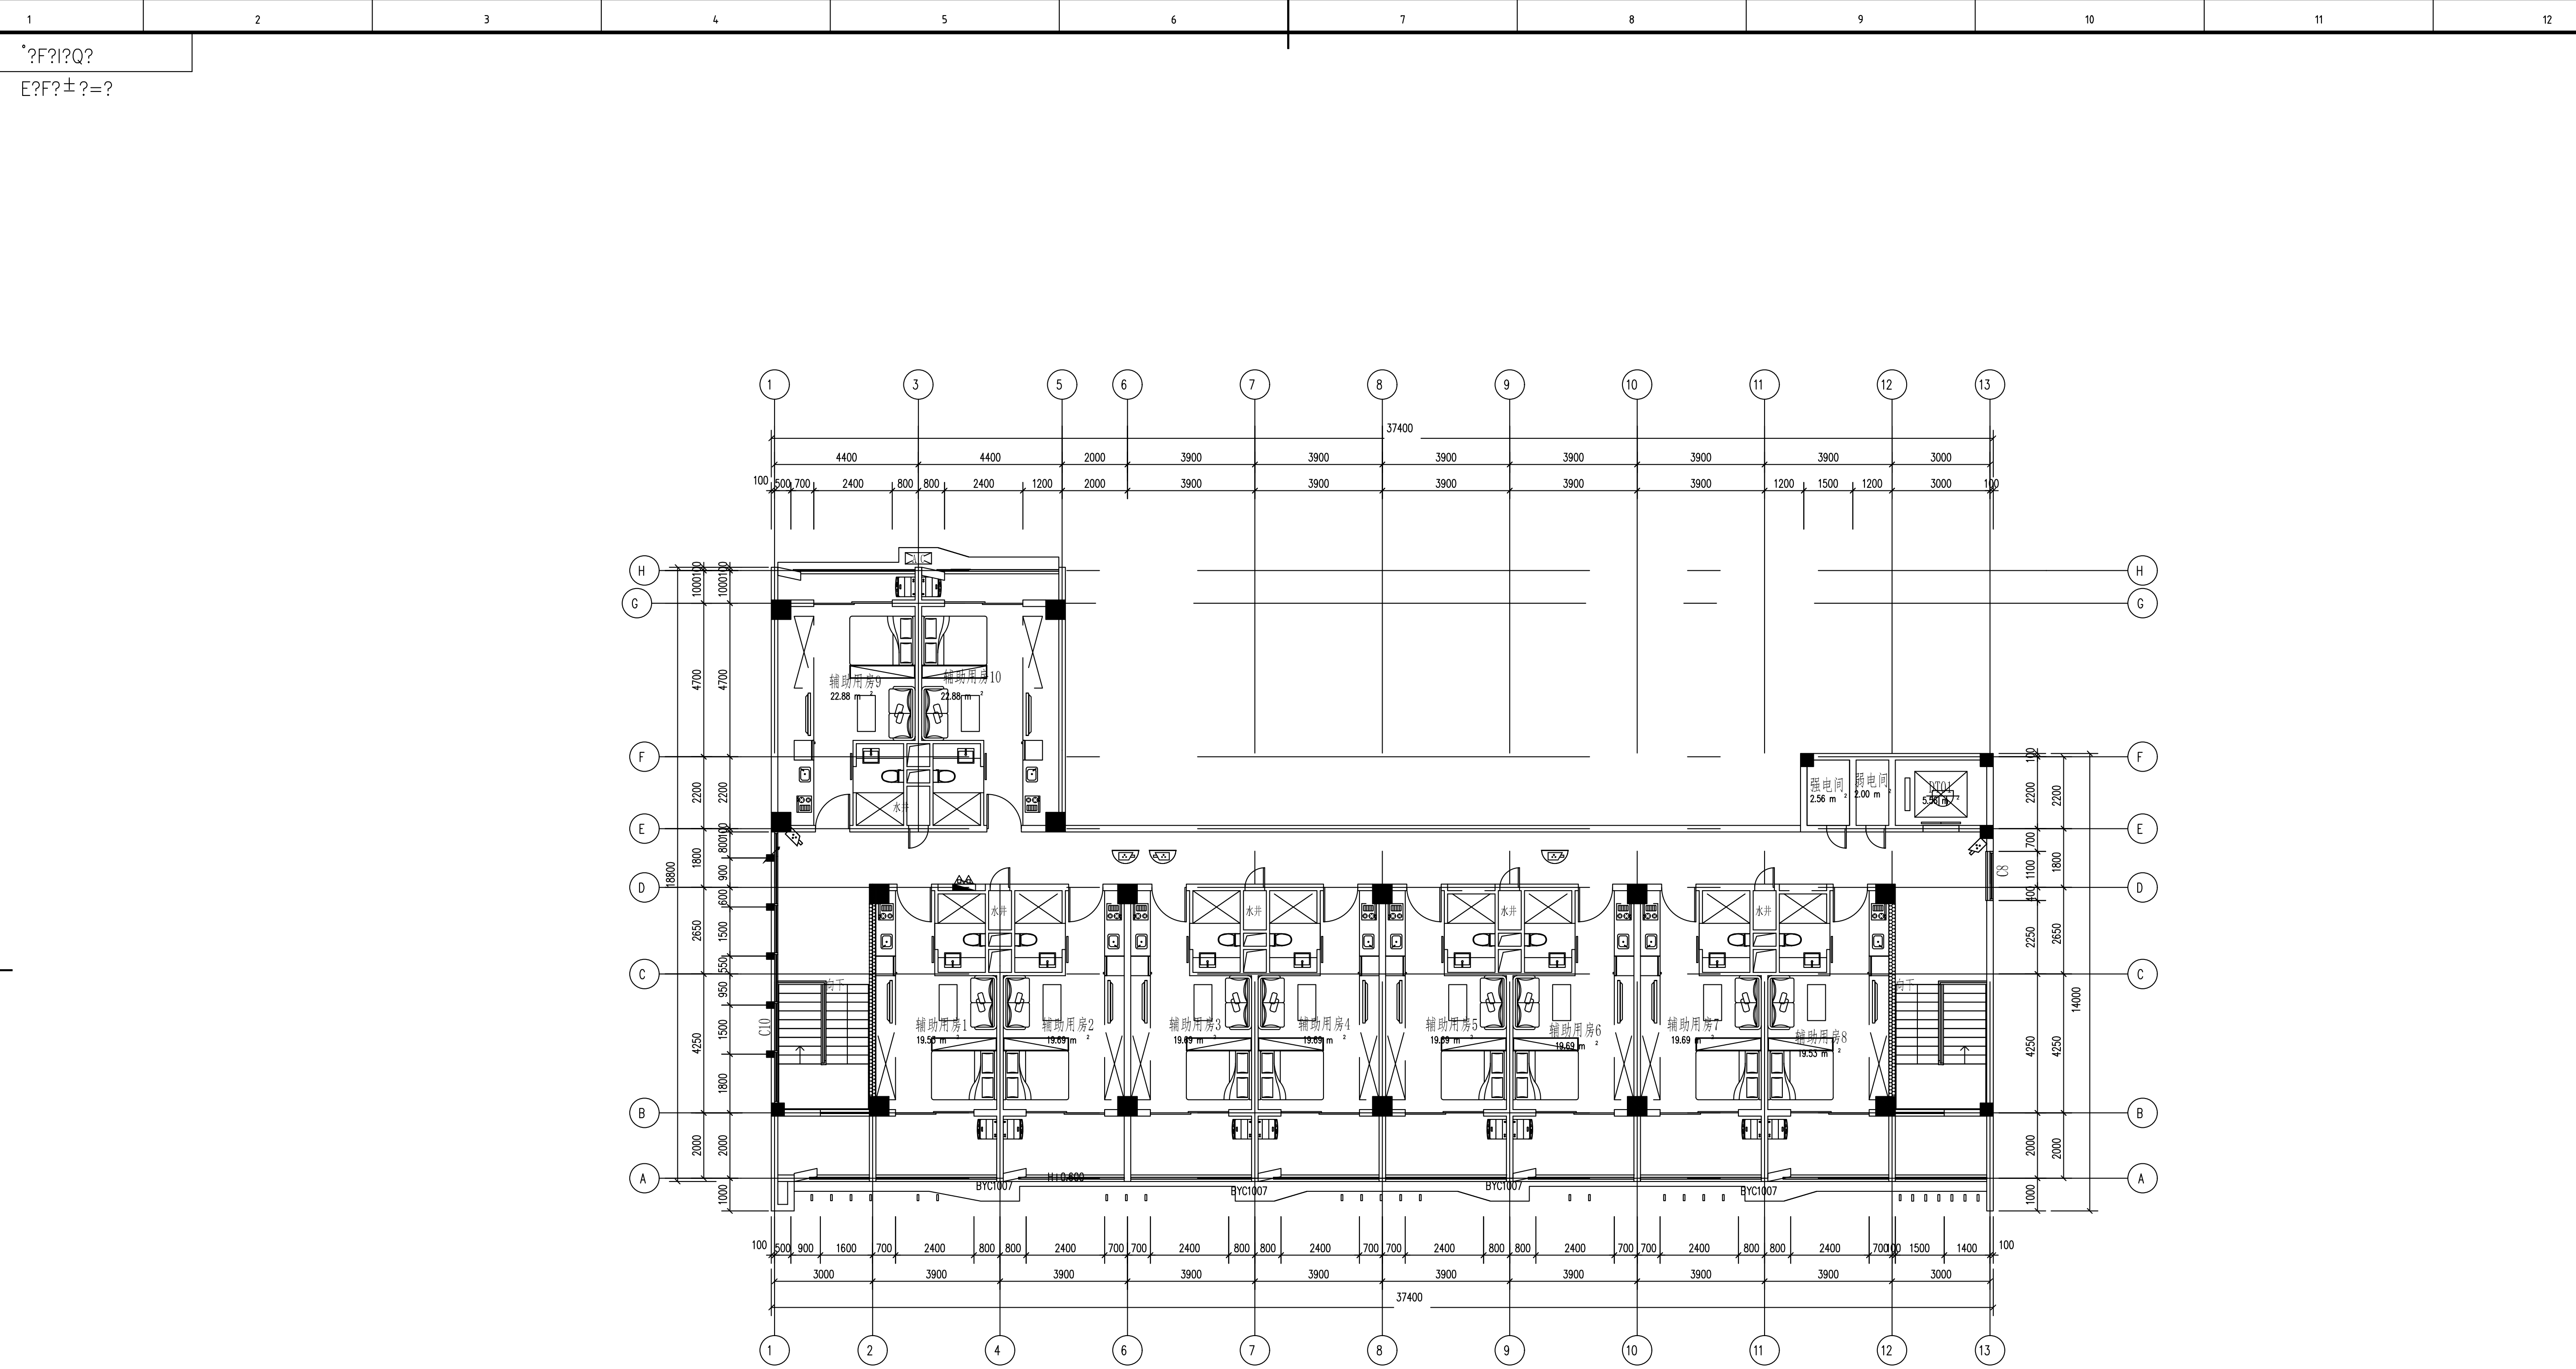


七层安防监控平面图

图例说明：


图例	设备名称	单位	数量	安装方式	安装线缆
	枪式摄像机	个	2	壁装，底距地2.5米	UTP Cat6/PVC20/WC/SCE
	电梯半球	个	1	吸顶安装	UTP Cat6/PVC20/WC/SCE
	半球摄像机	个	3	吸顶安装	UTP Cat6/PVC20/SCE

CEEC 中国能源建设集团广东省电力设计研究院有限公司 GUANGDONG ELECTRIC POWER DESIGN RESEARCH INSTITUTE CO., LTD.				西部修试公司2023-2025年水电 生产辅助用房弱电系统建设			初步设计
批准	吴劲松	设计	郑伟佳	张作飞	水电生产辅助用房A栋七层安防监控平面图		
审核	张磊	制图	郑伟佳	张作飞			
校核	谢明志	日期	2023.12	图号	QA20411E4-20	版本	A

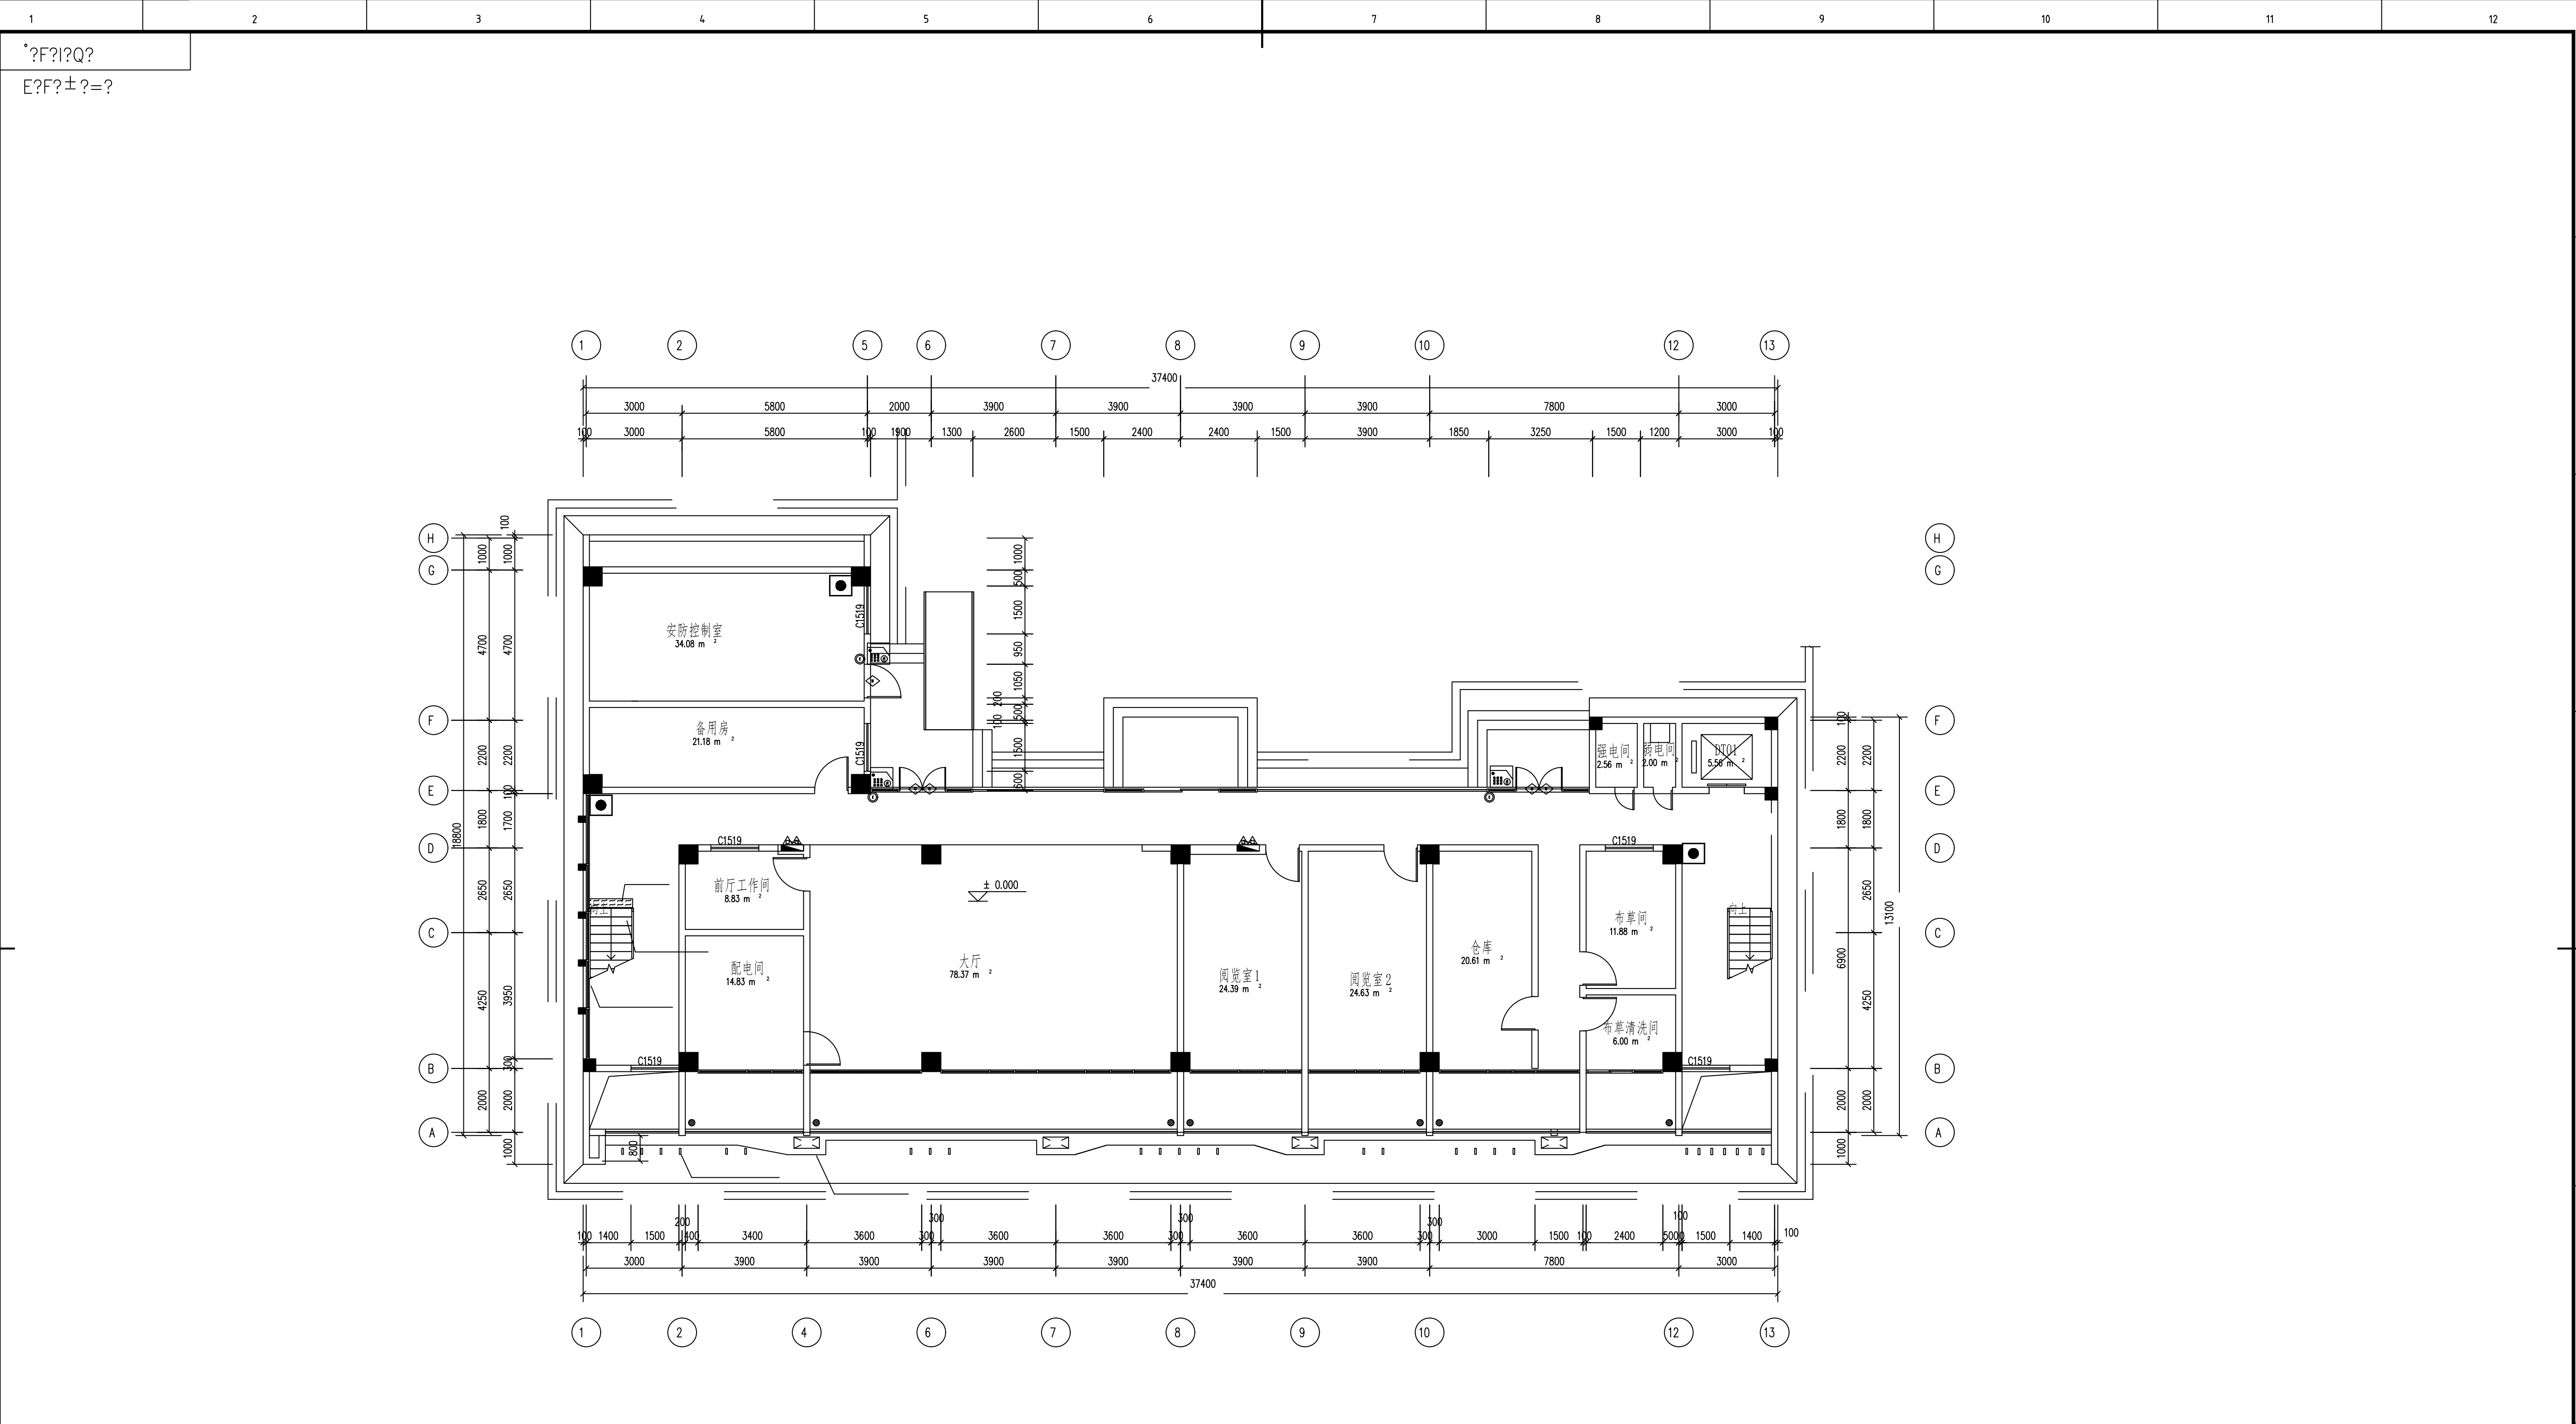

一层门禁控制/入侵报警平面图					
图例	设备名称	单位	数量	安装方式	安装线缆
	门禁一体机	个	3	壁装，底边离地1.3米	RVV2x1.0+UTP Cat6/PVC25/WC/SCE
	双门门锁	个	2	门框上安装	RVV4x1.0/PVC20/WC/SCE
	单门门锁	个	1	门框上安装	RVV4x1.0/PVC20/WC/SCE
	开门按钮	个	3	壁装，底边离地1.3米	RVV2x1.0/PVC20/WC/SCE
	紧急报警按钮	个	3	底边离地1.4米（残卫0.5米）	RVV2x1.0/PVC20/WC/SCE

批准 吴劲松 设计 郑伟佳 审核 张磊 制图 郑伟佳 日期 2023.12				中国能源建设集团广东省电力设计研究院有限公司		西部修试公司2023-2025年水电生产辅助用房弱电系统建设		初步设计	
图号 QA20411E4-21				版本 A		设计		审核	

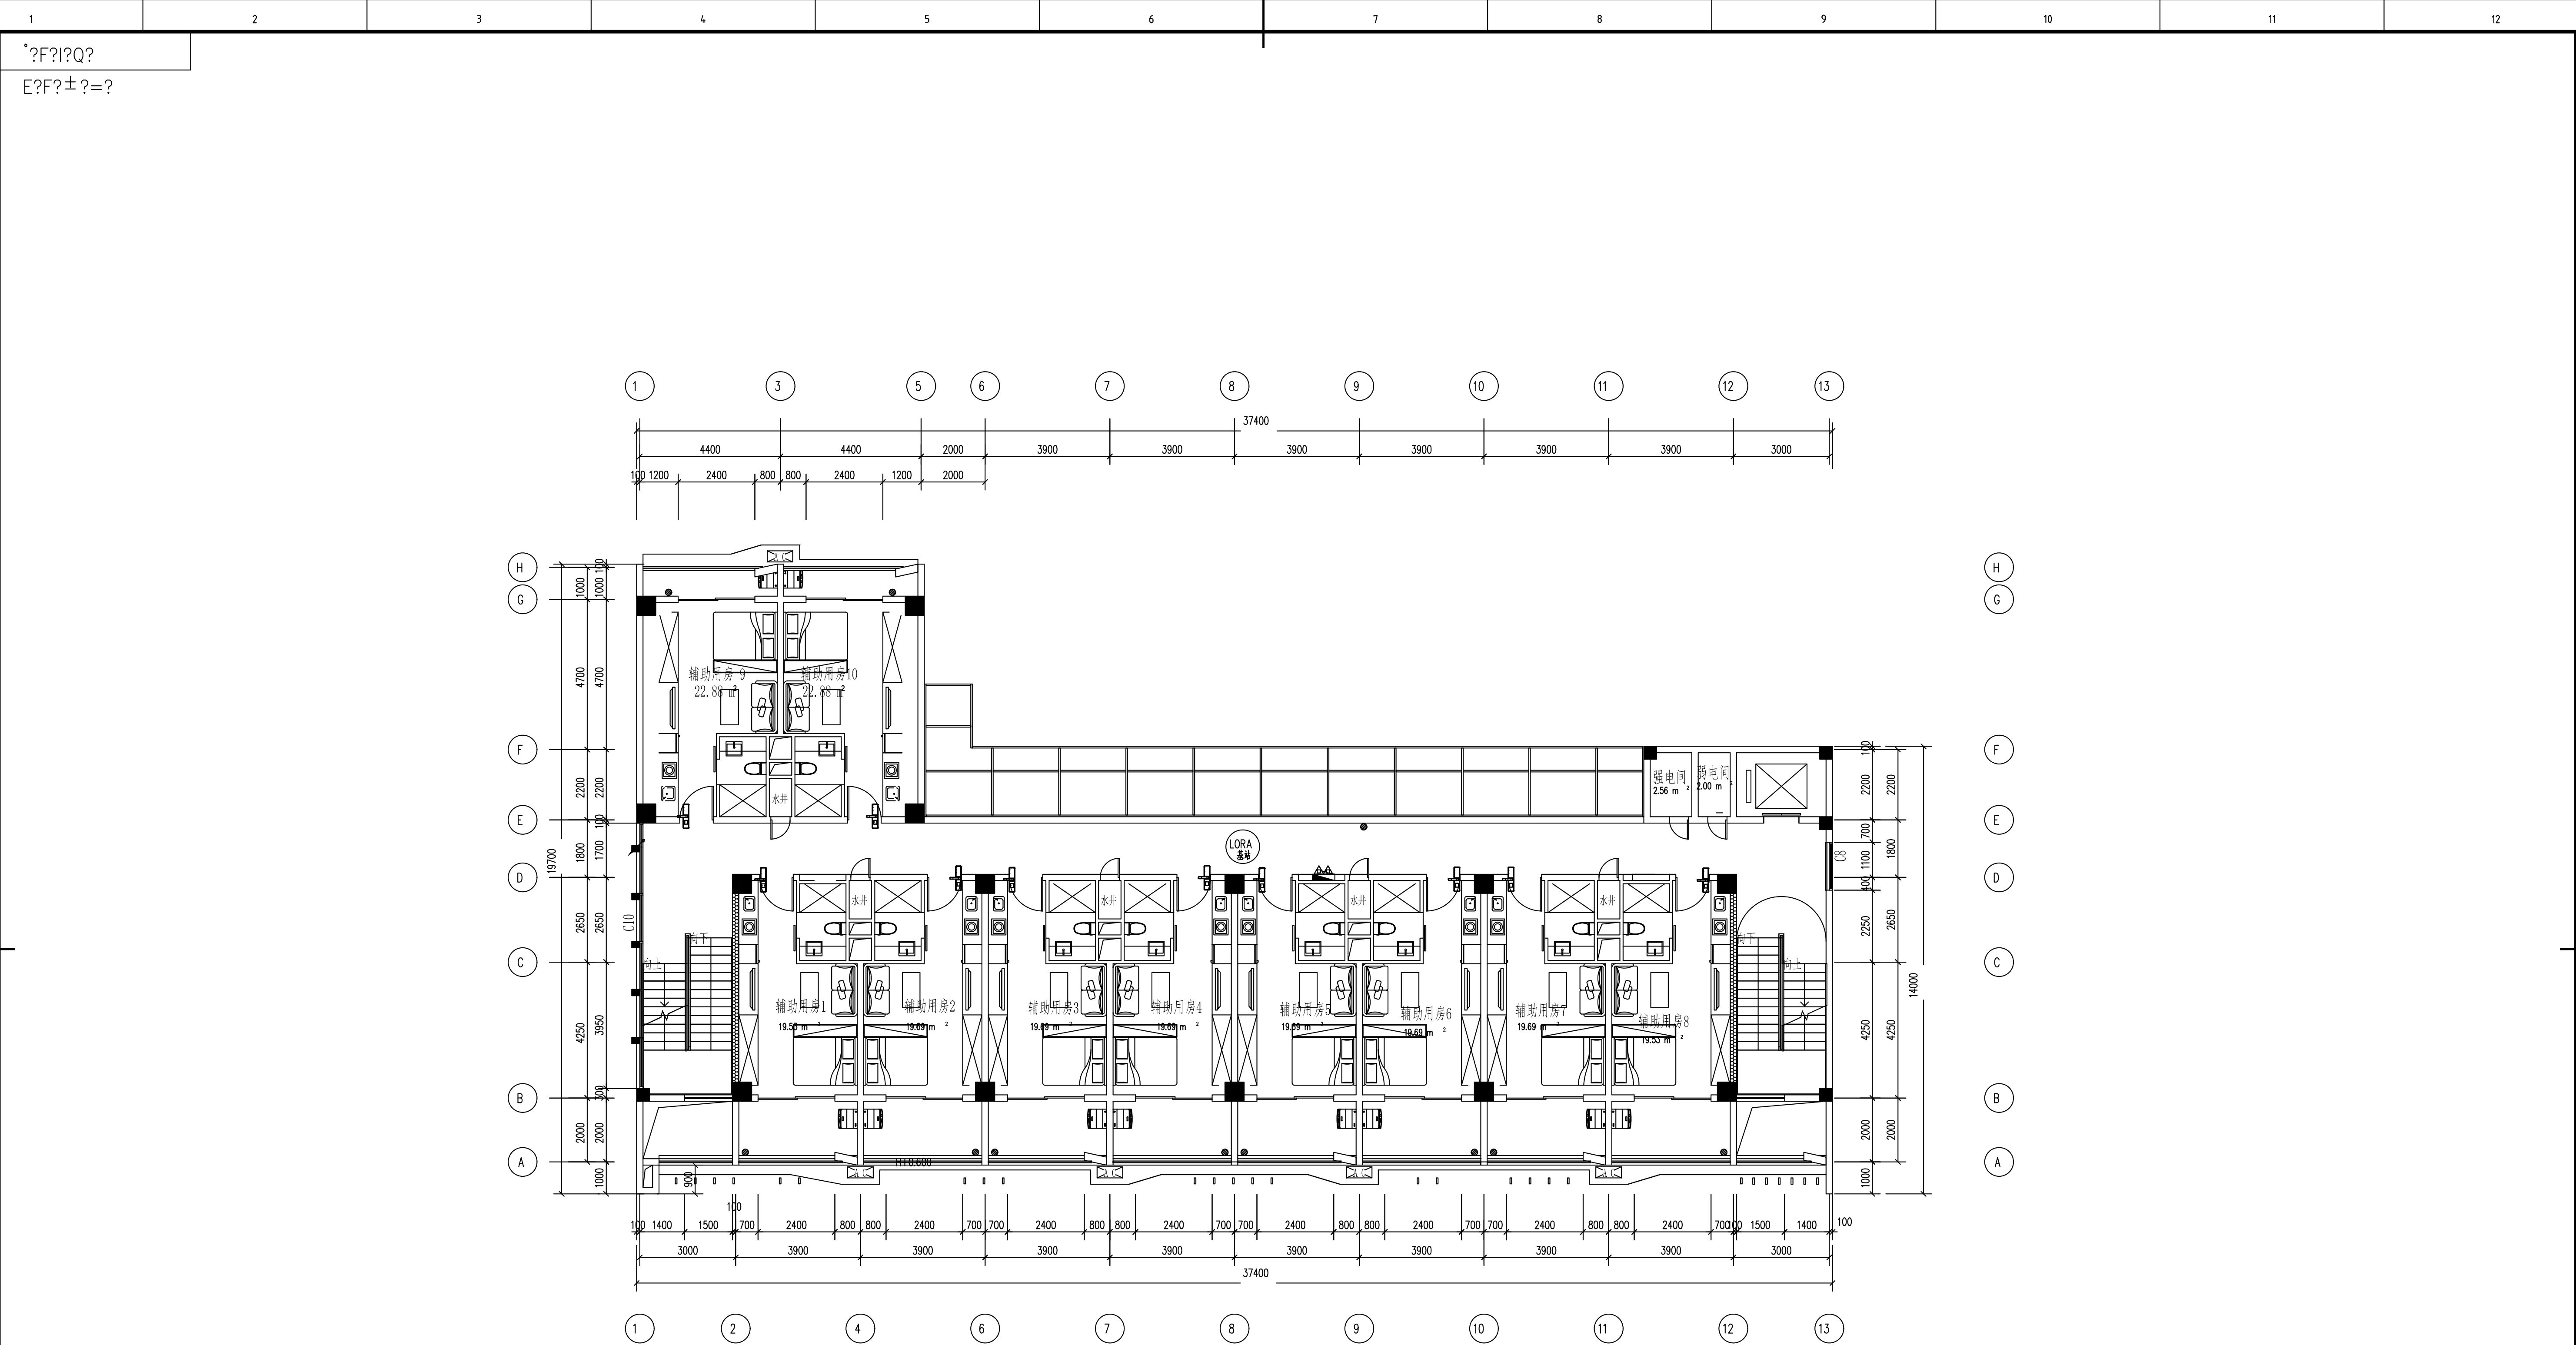


六层门禁控制/入侵报警平面图

图例说明：

图例	设备名称	单位	数量	安装方式	安装线缆
	LORA基站	个	1	吸顶安装	UTP Cat6/PVC20/SCE
	智能门锁	个	10	门上安装	

CEEC 中国能源建设集团广东省电力设计研究院有限公司 Guangdong Electric Power Design Research Institute Co., Ltd.				西部修试公司2023-2025年水电 生产辅助用房弱电系统建设			初步设计阶段
批准	吴劲松	设计	郑伟佳	李伟凡	水电生产辅助用房A栋六层门禁控制/入侵报警平面图		
审核	张磊	制图	郑伟佳	李伟凡			
校核	谢明志	日期	2023.12	图号	QA20411E4-26		版本 A

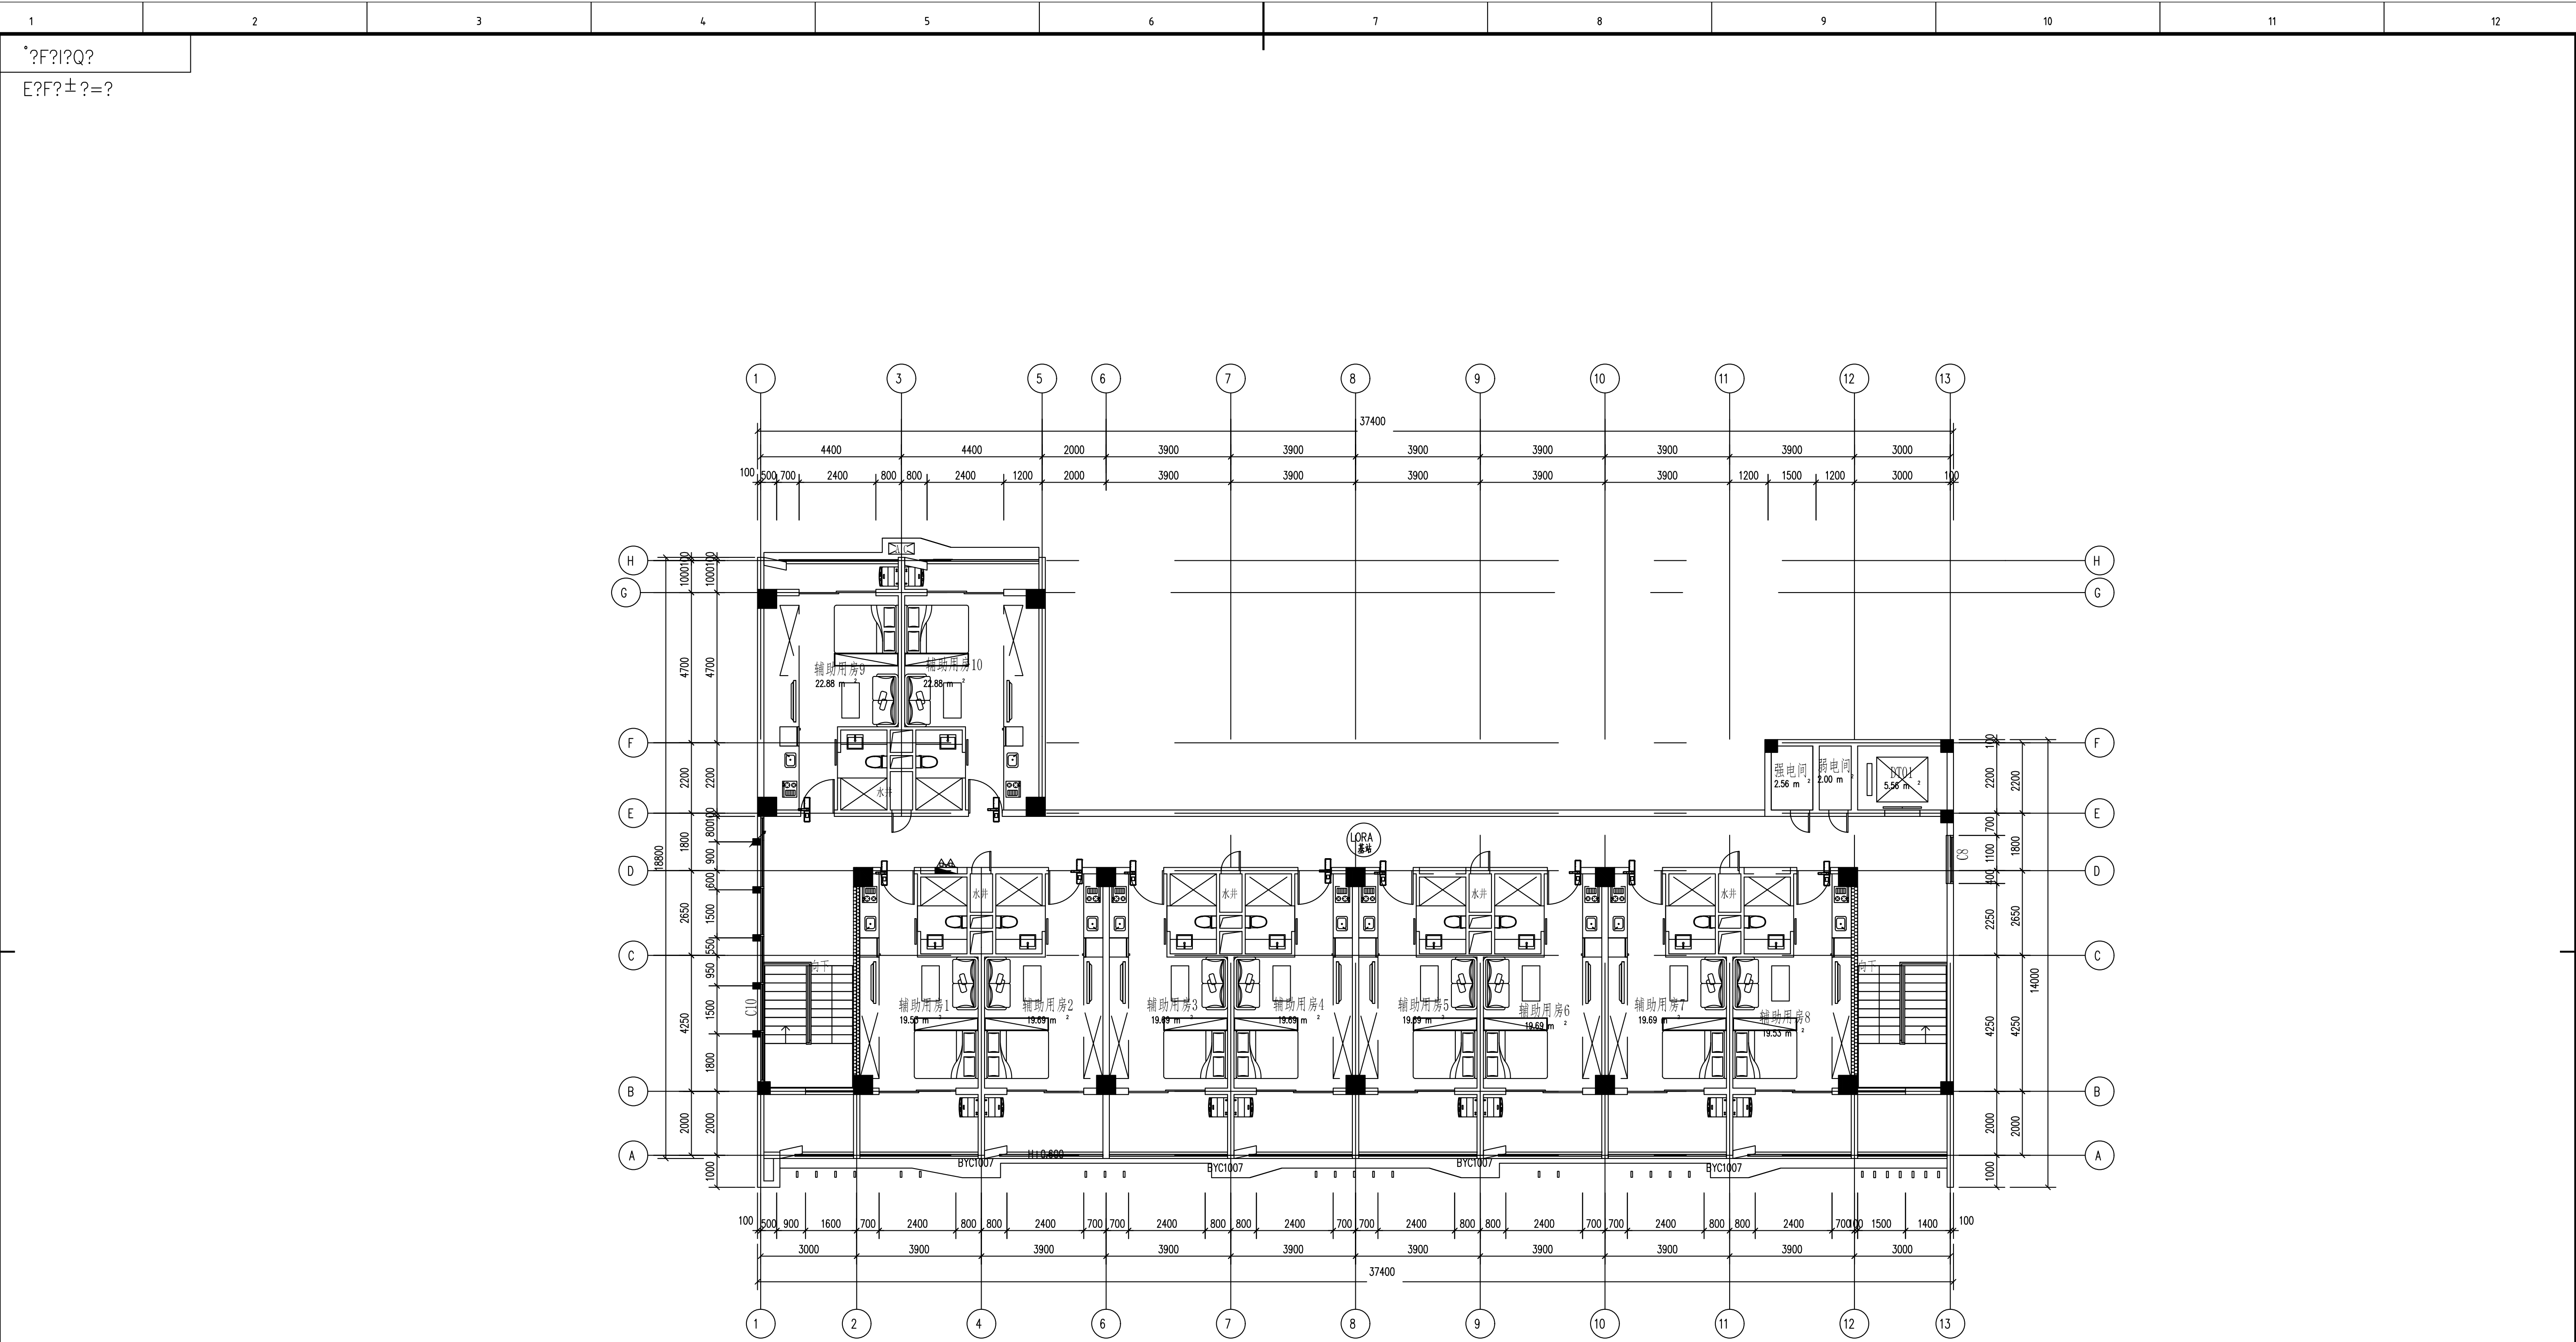


七层门禁控制/入侵报警平面图

图例说明：

图例	设备名称	单位	数量	安装方式	安装线缆
	LORA 基站	个	1	吸顶安装	UTP Cat6/PVC20/SCE
	智能门锁	个	10	门上安装	

CEEC 中国能源建设集团广东省电力设计研究院有限公司				西部修试公司2023-2025年水电生产辅助用房弱电系统建设		初步设计
批准	吴劲松	设计	郑伟佳	张作飞	水电生产辅助用房A栋七层门禁控制/入侵报警平面图	
审核	张磊	制图	郑伟佳	张作飞		
校核	谢明志	日期	2023.12	图号	QA20411E4-27	版本 A

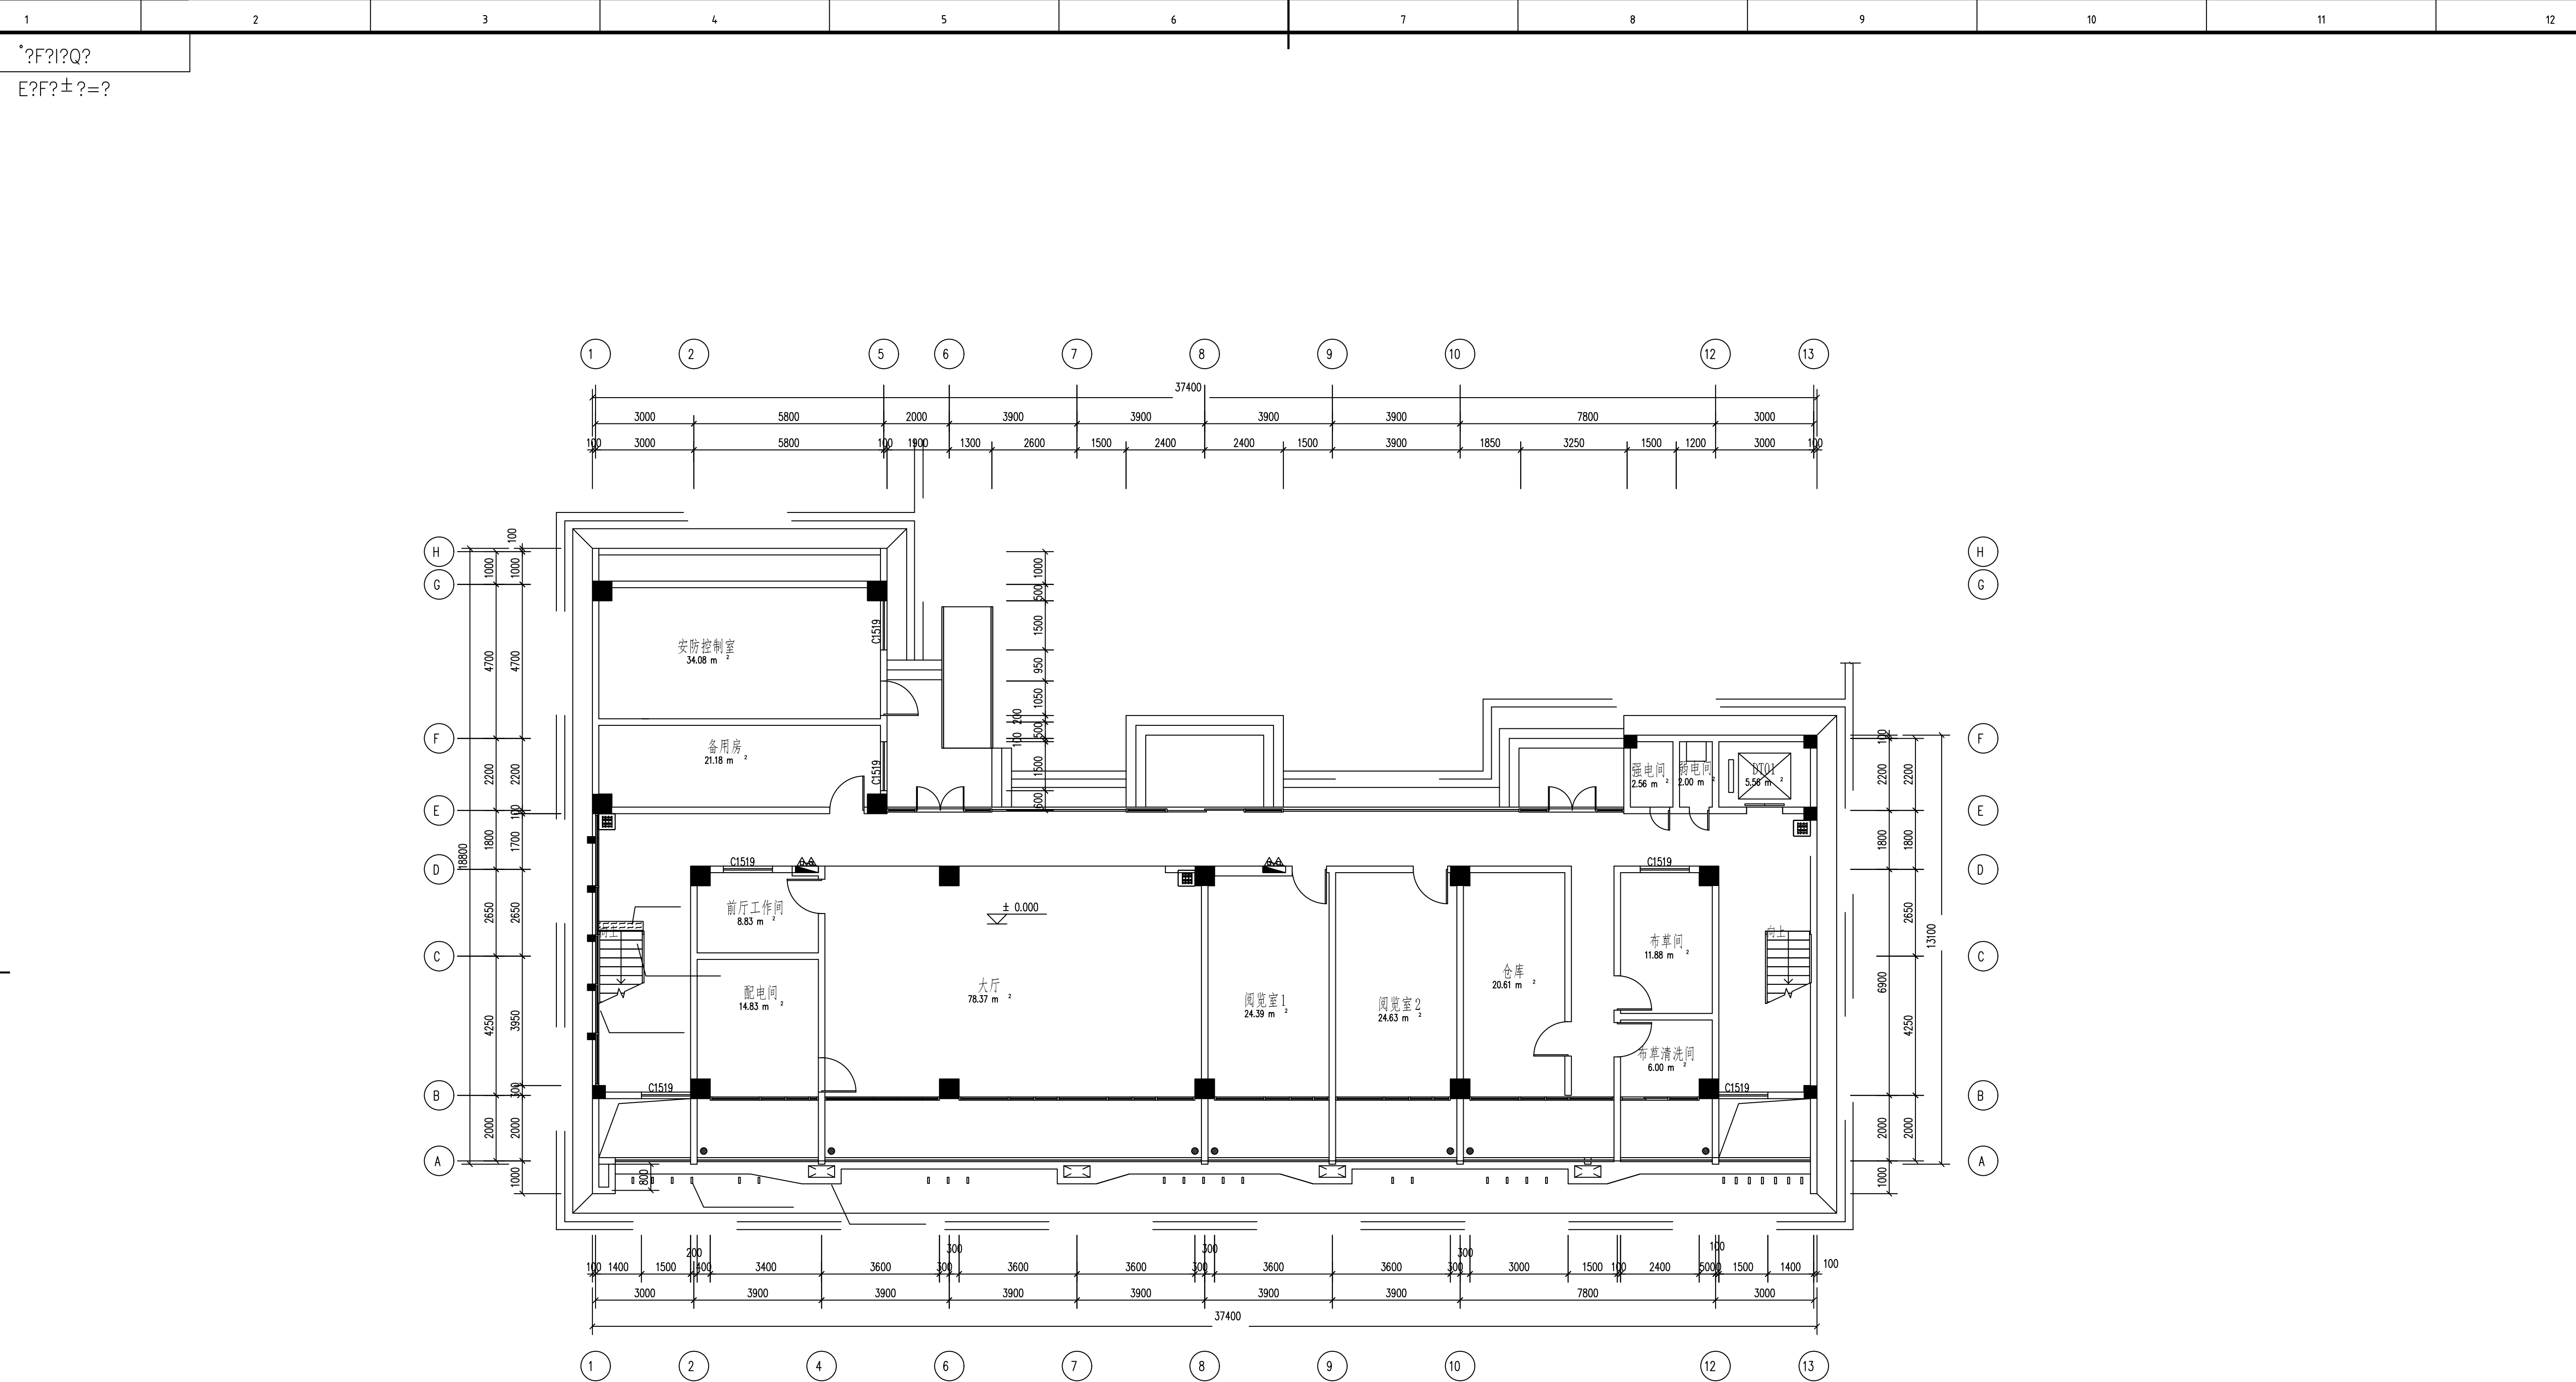


一层智能照明平面图

图例说明：

图例	设备名称	单位	数量	安装方式	安装线缆
	智能照明控制面板	个	3	壁装，底距地1.4m	RVVP4*1.0/PVC20/WC/SCE
	配电箱（由对应专业负责和采购安装）	个	0	壁挂安装	UTP Cat6/PVC20/WC/SCE

CEEC 中国能源建设集团广东省电力设计研究院有限公司 GUANGDONG ELECTRIC POWER DESIGN RESEARCH INSTITUTE CO., LTD.				西部修试公司2023-2025年水电 生产辅助用房弱电系统建设			初步设计
批准	吴劲松	设计	郑伟佳	张仲凡	水电生产辅助用房A楼一层智能照明平面图		
审核	张磊	制图	郑伟佳	张仲凡			
校核	谢明志	日期	2023.12	图号	QA20411E4-28	版本	A

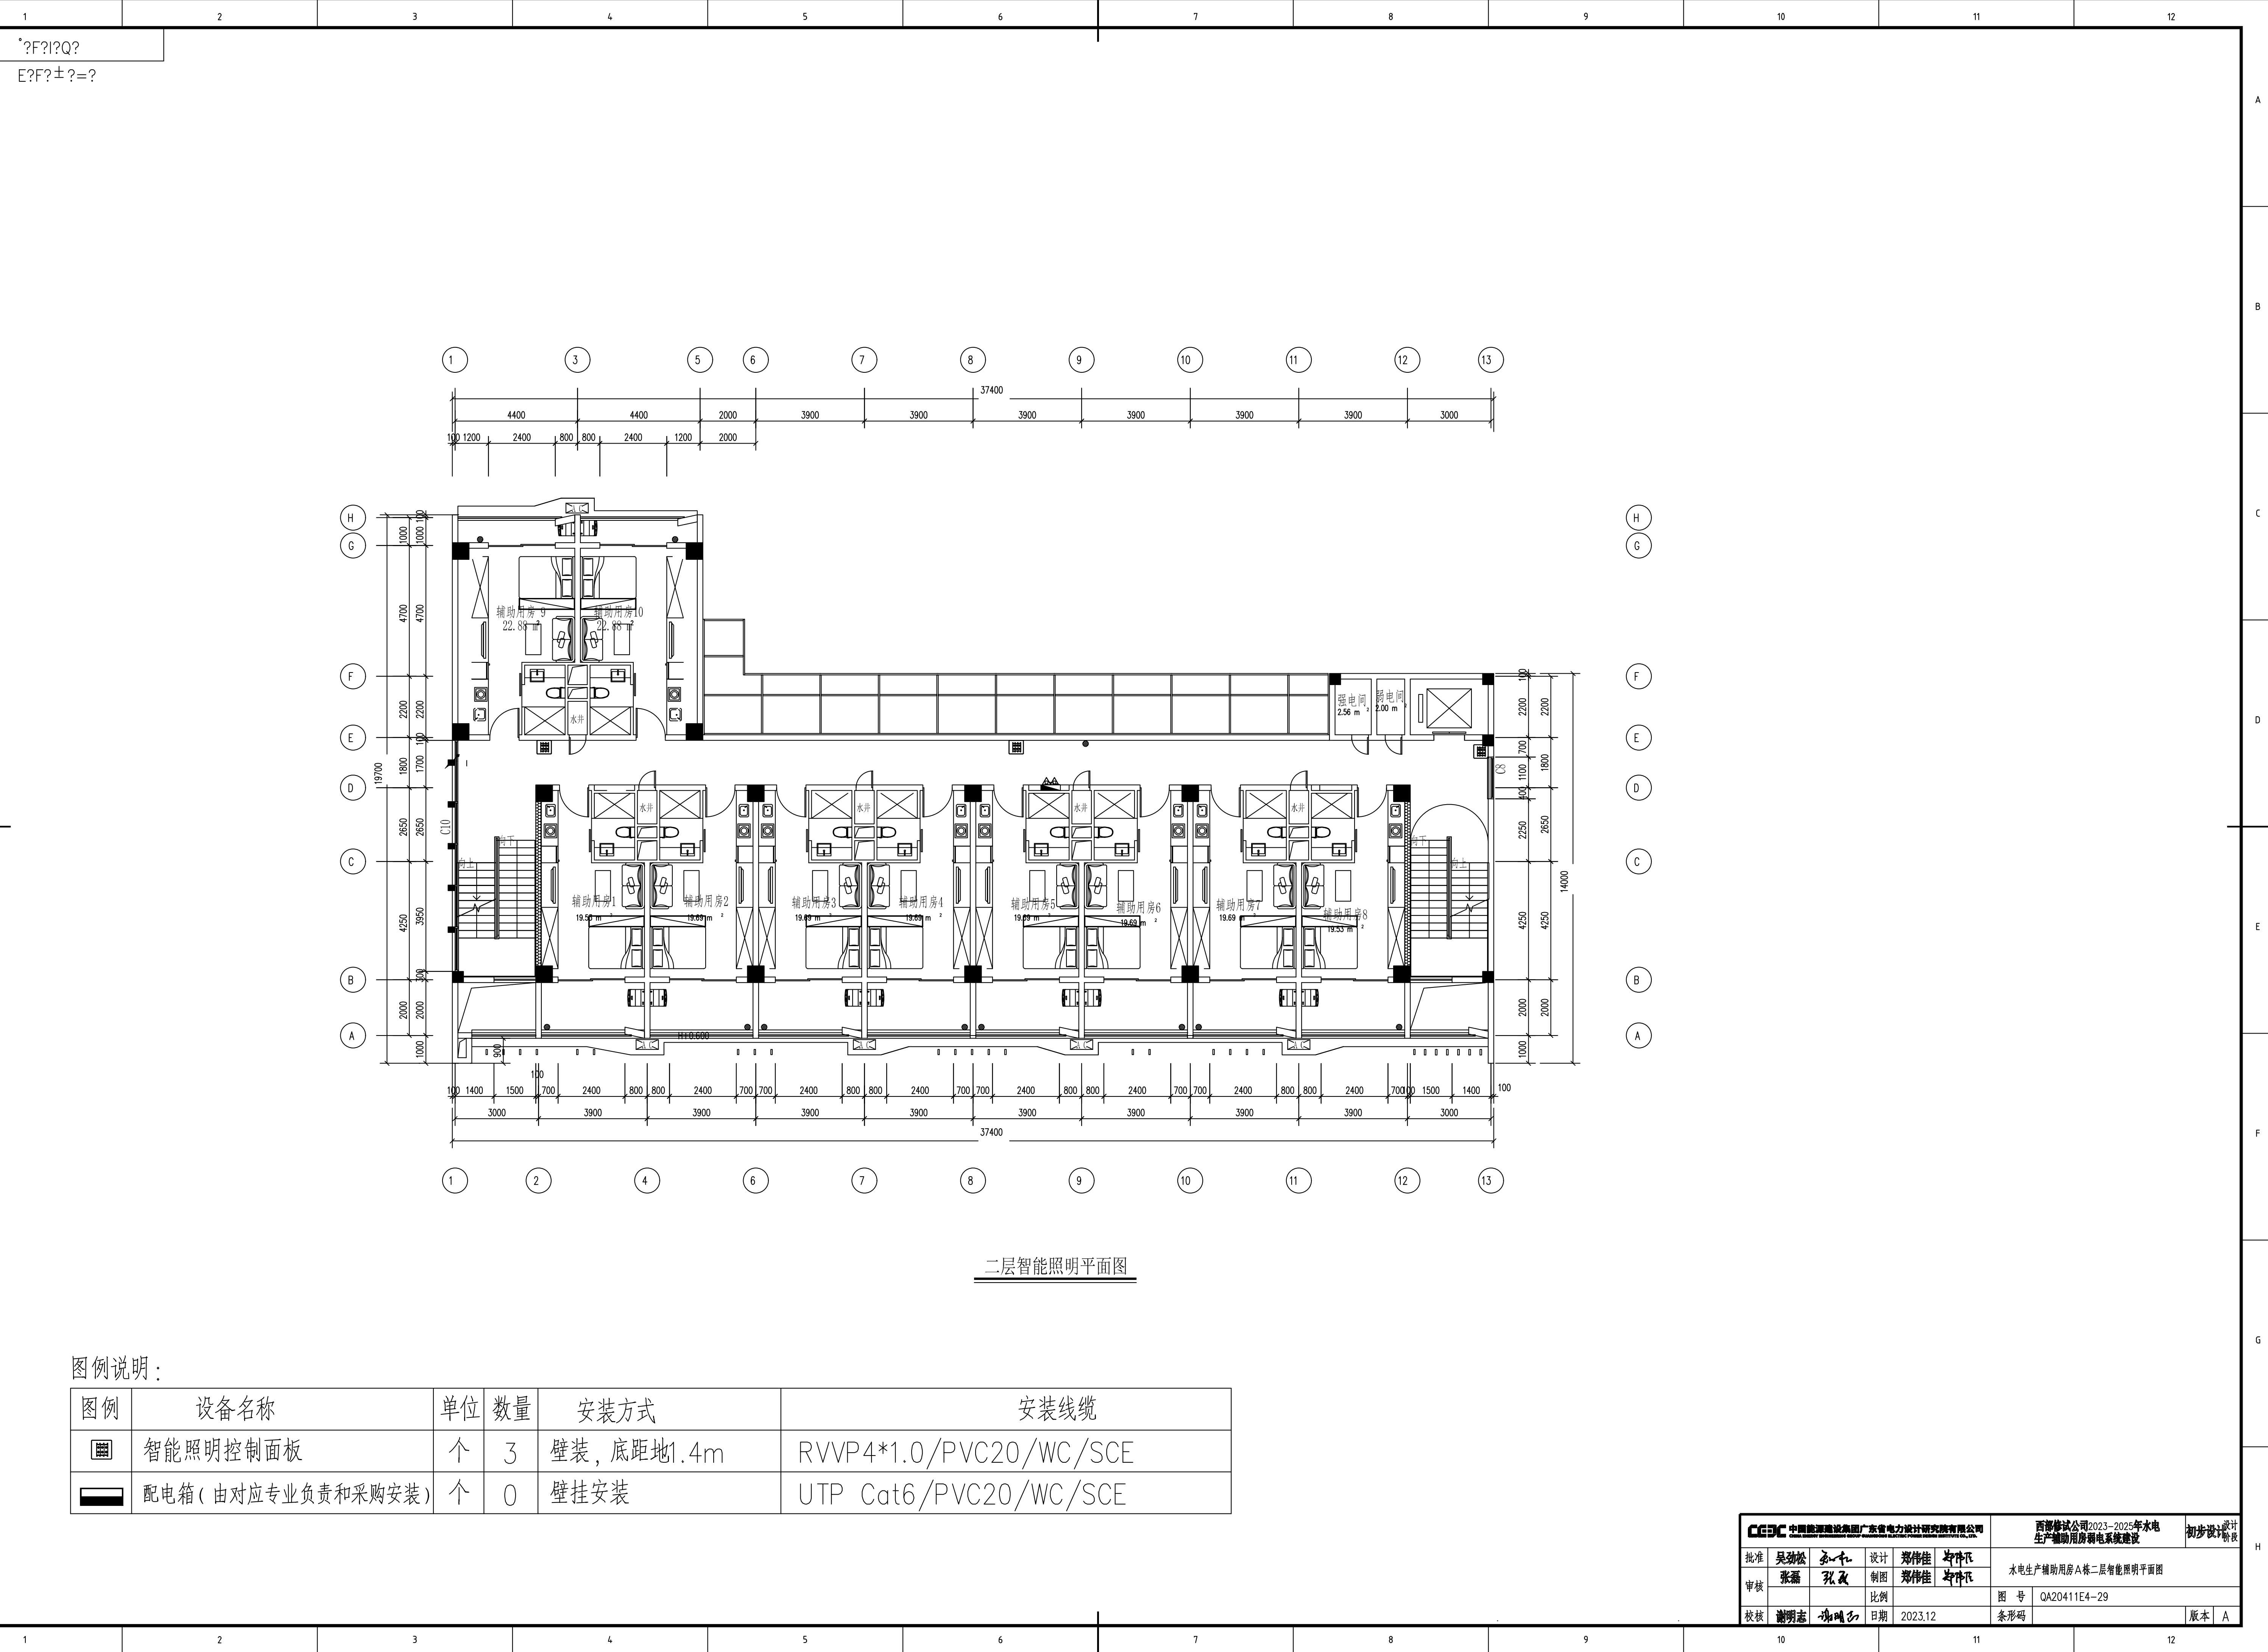


二层智能照明平面图

图例说明：

图例	设备名称	单位	数量	安装方式	安装线缆
	智能照明控制面板	个	3	壁挂, 底距地1.4m	RVVP4*1.0/PVC20/WC/SCE
	配电箱 (由对应专业负责和采购安装)	个	0	壁挂安装	UTP Cat6/PVC20/WC/SCE


中国能源建设集团广东省电力设计研究院有限公司				西部修试公司2023-2025年水电生产辅助用房铜电系统建设		初步设计阶段	
批准	吴劲松	设计	郑伟佳	审核	张磊	制图	郑伟佳
审核	张磊	比例	2023.12	图号	QA20411E4-29	版本	A

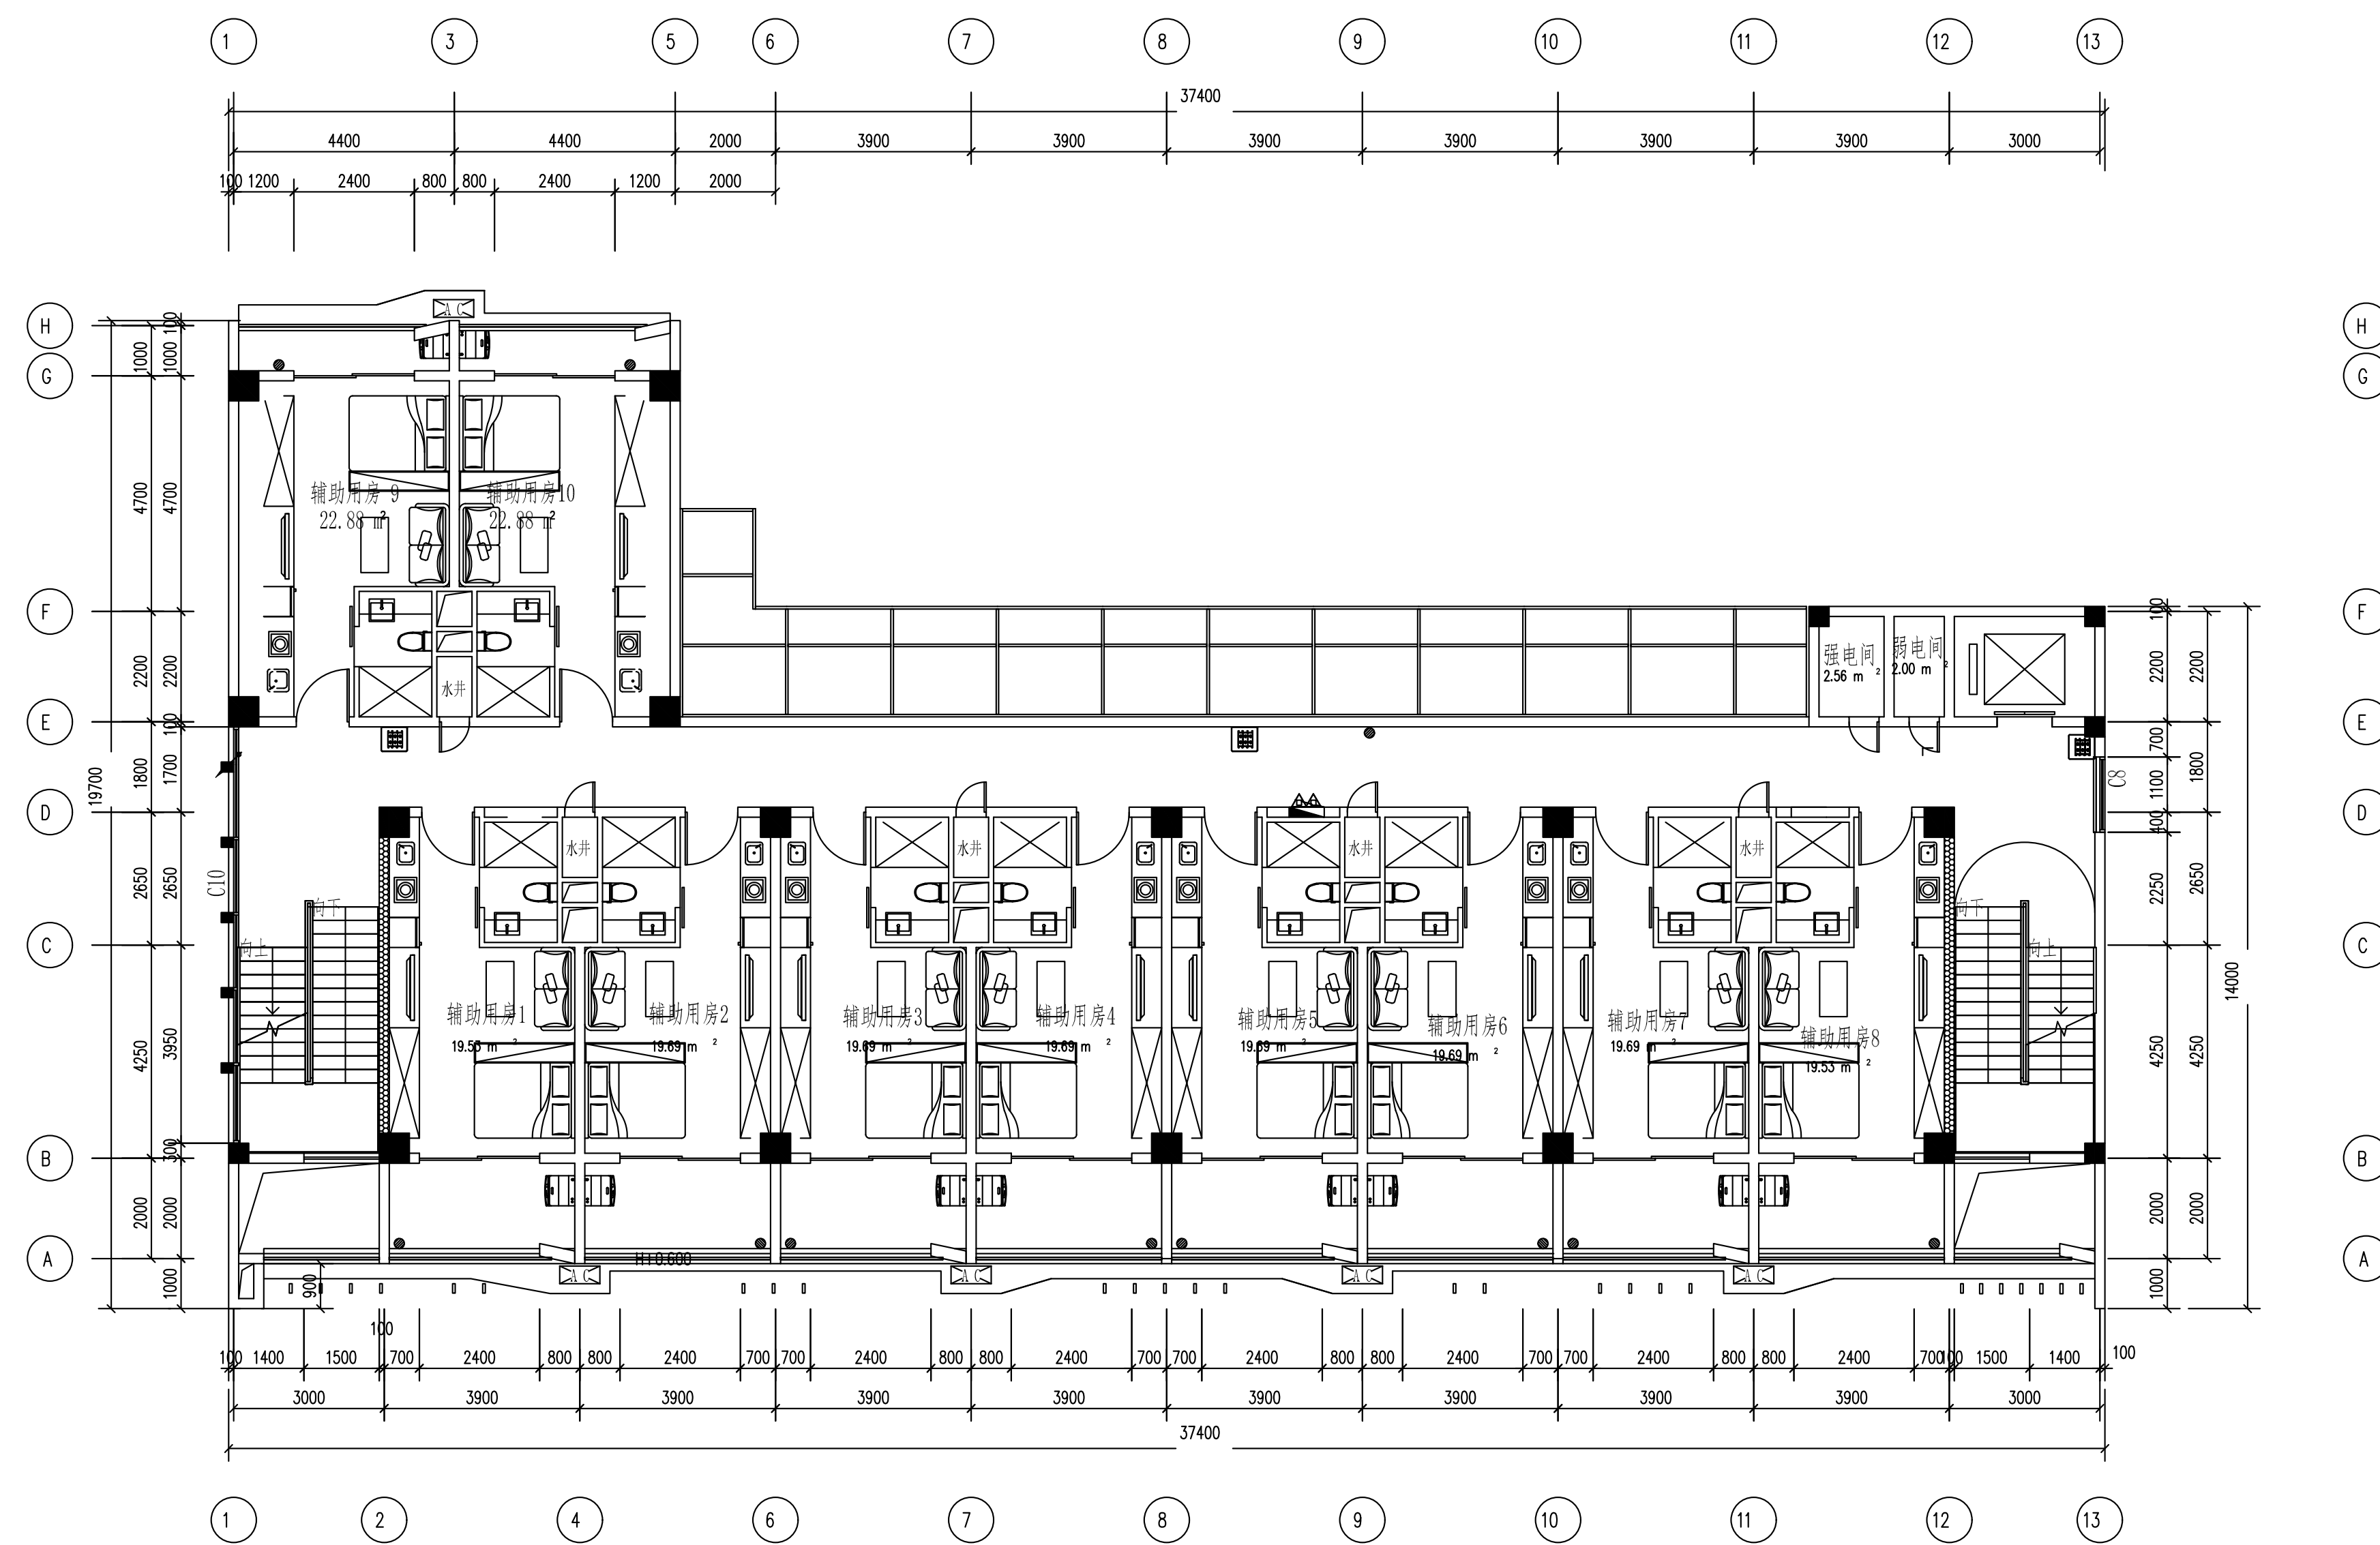

图例说明：

图例	设备名称	单位	数量	安装方式	安装线缆
	智能照明控制面板	个	3	壁装, 底距地1.4m	RVVP4*1.0/PVC20/WC/SCE
	配电箱 (由对应专业负责和采购安装)	个	0	壁挂安装	UTP Cat6/PVC20/WC/SCE

 中国能源建设集团广东省电力设计研究院有限公司 CHINA ENERGY CONSTRUCTION GROUP GUANGDONG ELECTRIC POWER DESIGN RESEARCH INSTITUTE CO., LTD.				西部修试公司2023~2025年水电生产辅助用房弱电系统建设		初步设计 设计阶段	
批准		吴岳松	张云	设计	郑伟佳	李伟凡	水电生产辅助用房A栋三层智能照明平面图
审核		张磊	张云	制图	郑伟佳	李伟凡	
				比例			
校核		谢雨田	张明阳	日期	2023.12		
				图号	QA20411E4-30		
				条形码			
							版本 A

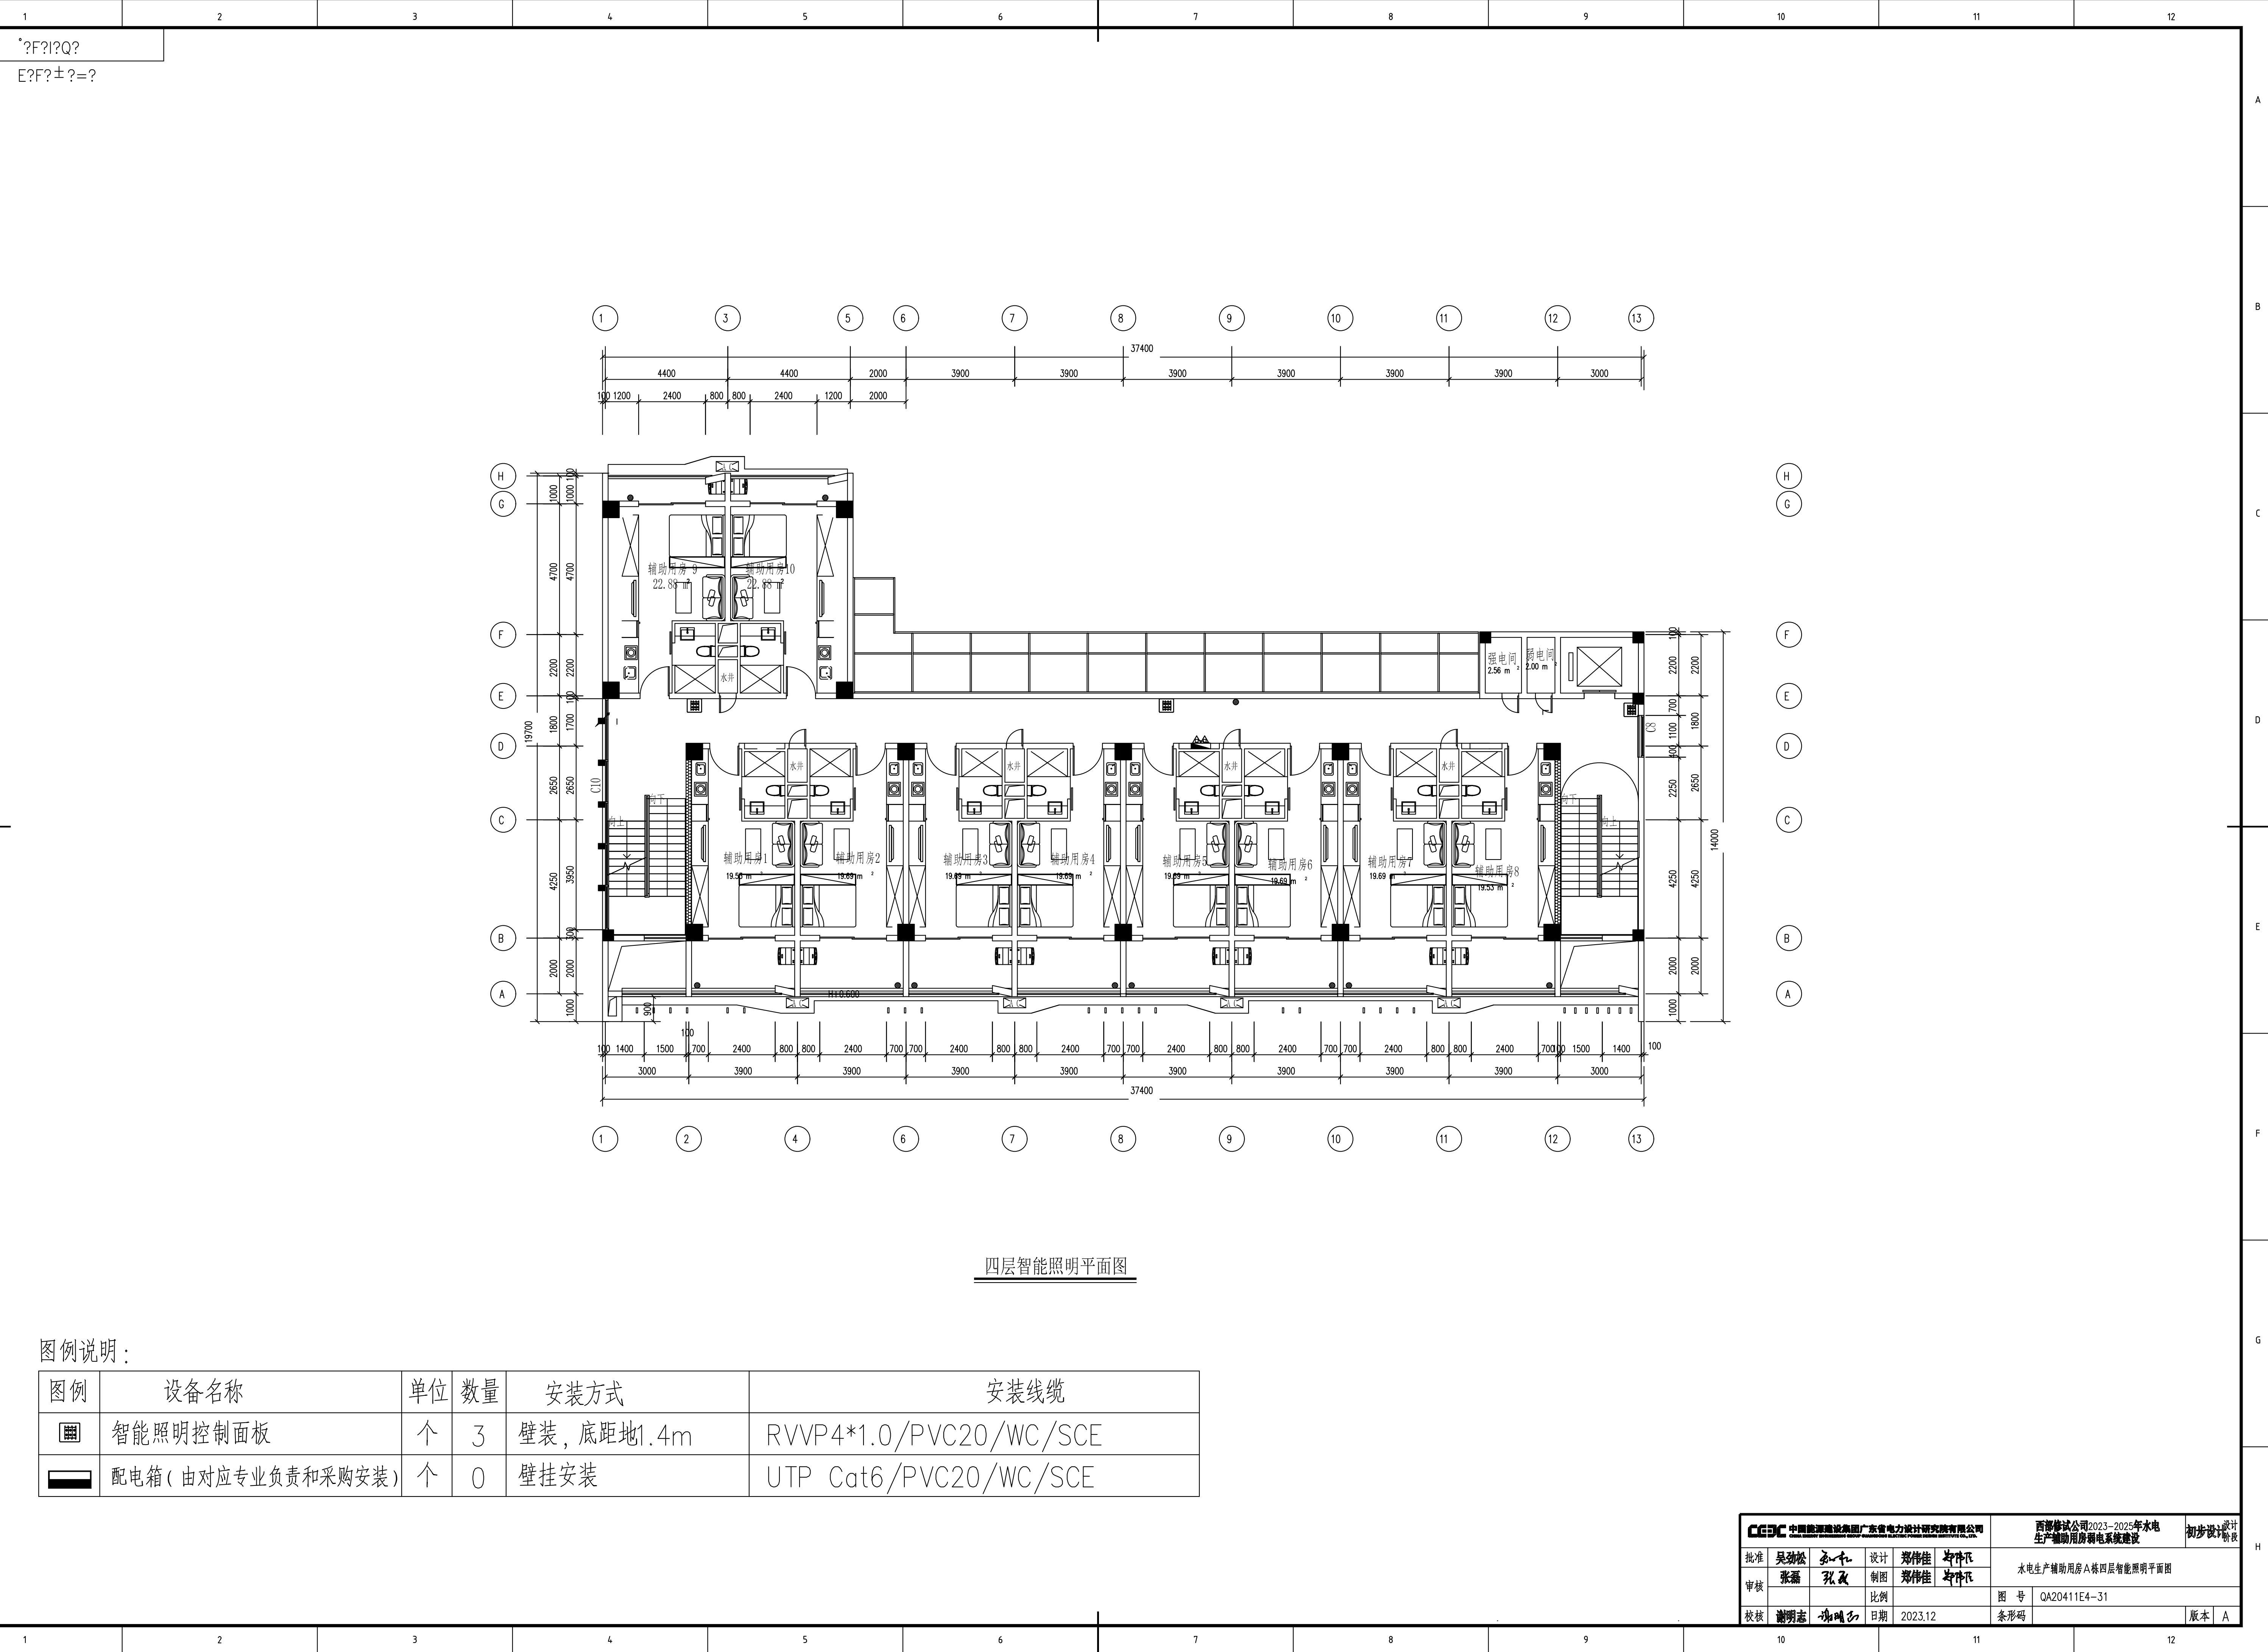


四层智能照明平面图

图例说明：

图例	设备名称	单位	数量	安装方式	安装线缆
	智能照明控制面板	个	3	壁装, 底距地1.4m	RVVP4*1.0/PVC20/WC/SCE
	配电箱 (由对应专业负责和采购安装)	个	0	壁挂安装	UTP Cat6/PVC20/WC/SCE

CEEC 中国能源建设集团广东省电力设计研究院有限公司				西部修试公司2023-2025年水电生产辅助用房铜电系统建设		初步设计
批准	吴劲松	设计	张磊	制图	张磊	水电生产辅助用房A栋四层智能照明平面图
审核	张磊	比例	张磊	日期	2023.12	图号 QA20411E4-31
校核	谢明志	日期	2023.12	条形码		版本 A

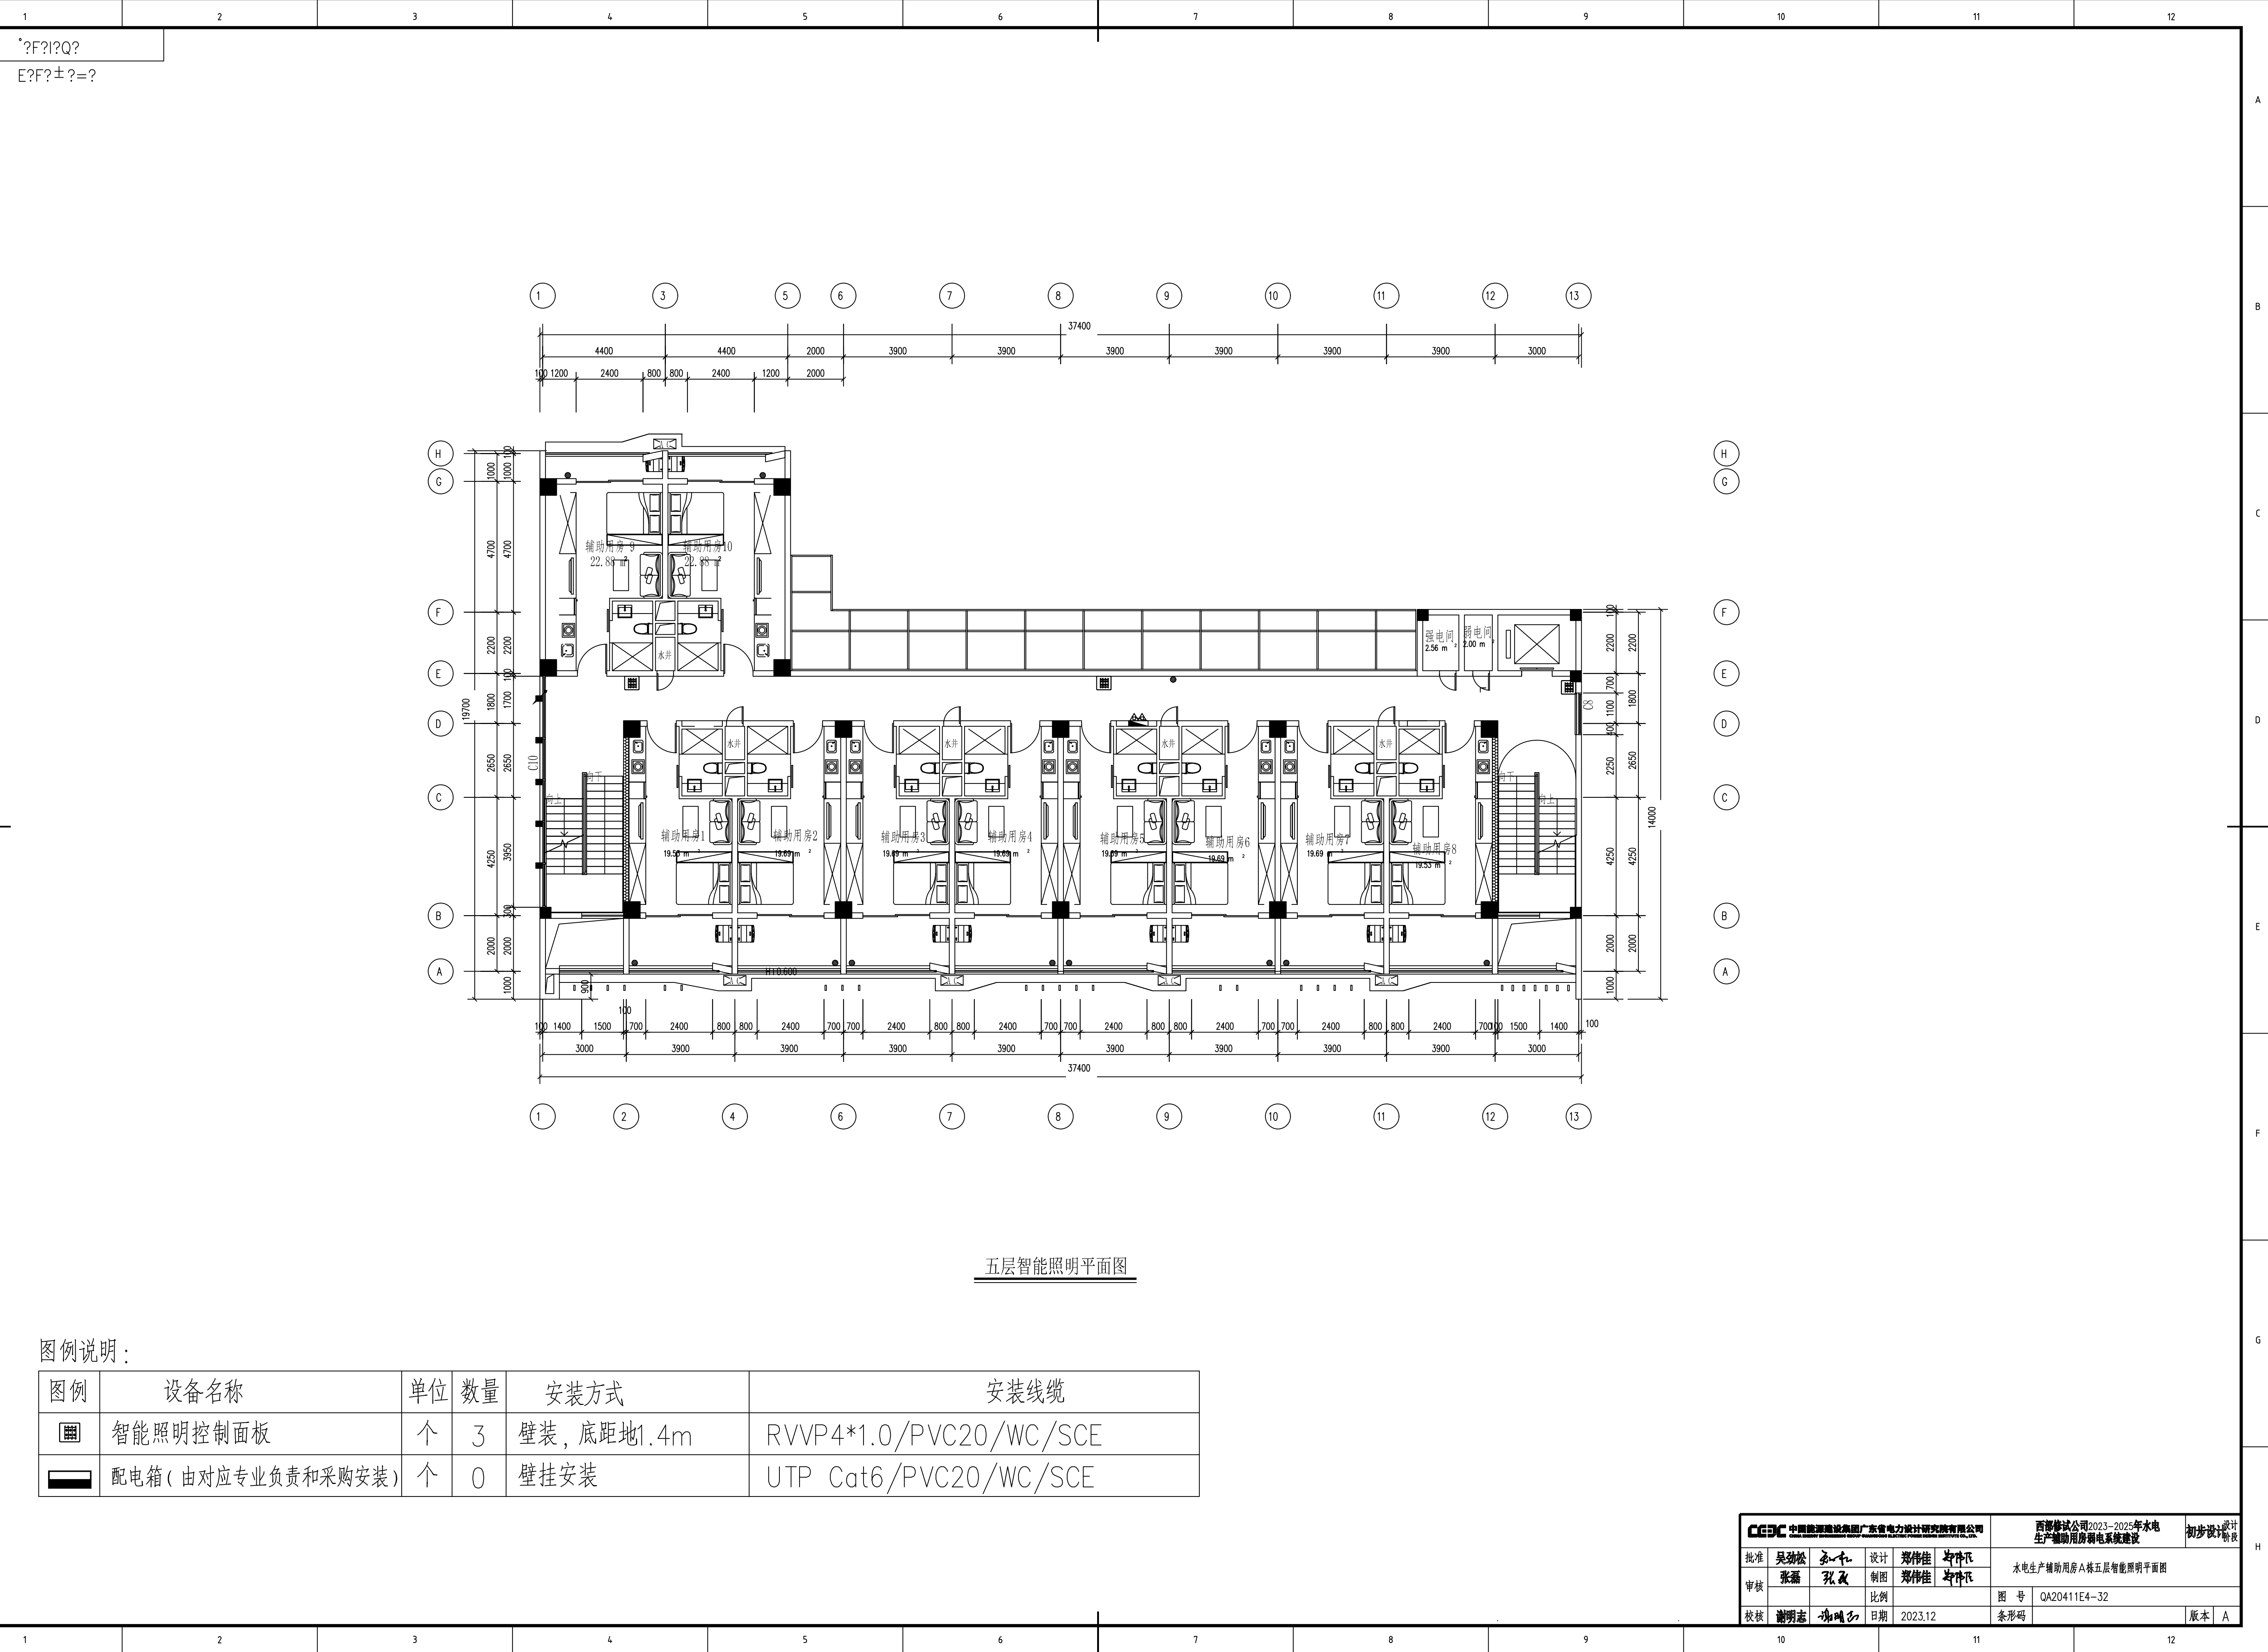

五层智能照明平面图


图例说明：

图例	设备名称	单位	数量	安装方式	安装线缆
	智能照明控制面板	个	3	壁装，底距地1.4m	RVVP4*1.0/PVC20/WC/SCE
	配电箱（由对应专业负责和采购安装）	个	0	壁挂安装	UTP Cat6/PVC20/WC/SCE

CEEC 中国能源建设集团广东省电力设计研究院有限公司				西部修试公司2023-2025年水电生产辅助用房弱电系统建设		初步设计
批准	吴劲松	设计	郑伟佳	张作飞	水电生产辅助用房A栋五层智能照明平面图	
审核	张磊	制图	郑伟佳	张作飞		
校核	谢明志	日期	2023.12	图号	QA20411E4-32	版本 A

六层智能照明平面图

 图例说明：

图例	设备名称	单位	数量	安装方式	安装线缆
	智能照明控制面板	个	3	壁装，底距地1.4m	RVVP4*1.0/PVC20/WC/SCE
	配电箱（由对应专业负责和采购安装）	个	0	壁挂安装	UTP Cat6/PVC20/WC/SCE

CEEC 中国能源建设集团广东省电力设计研究院有限公司 GUANGDONG ELECTRIC POWER DESIGN RESEARCH INSTITUTE CO., LTD.				西部修试公司2023-2025年水电 生产辅助用房弱电系统建设		初步设计
批准	吴劲松	设计	郑伟佳	李伟凡	水电生产辅助用房A栋六层智能照明平面图	
审核	张磊	制图	郑伟佳	李伟凡		
校核	谢明志	日期	2023.12	图号	QA20411E4-33	版本 A

