




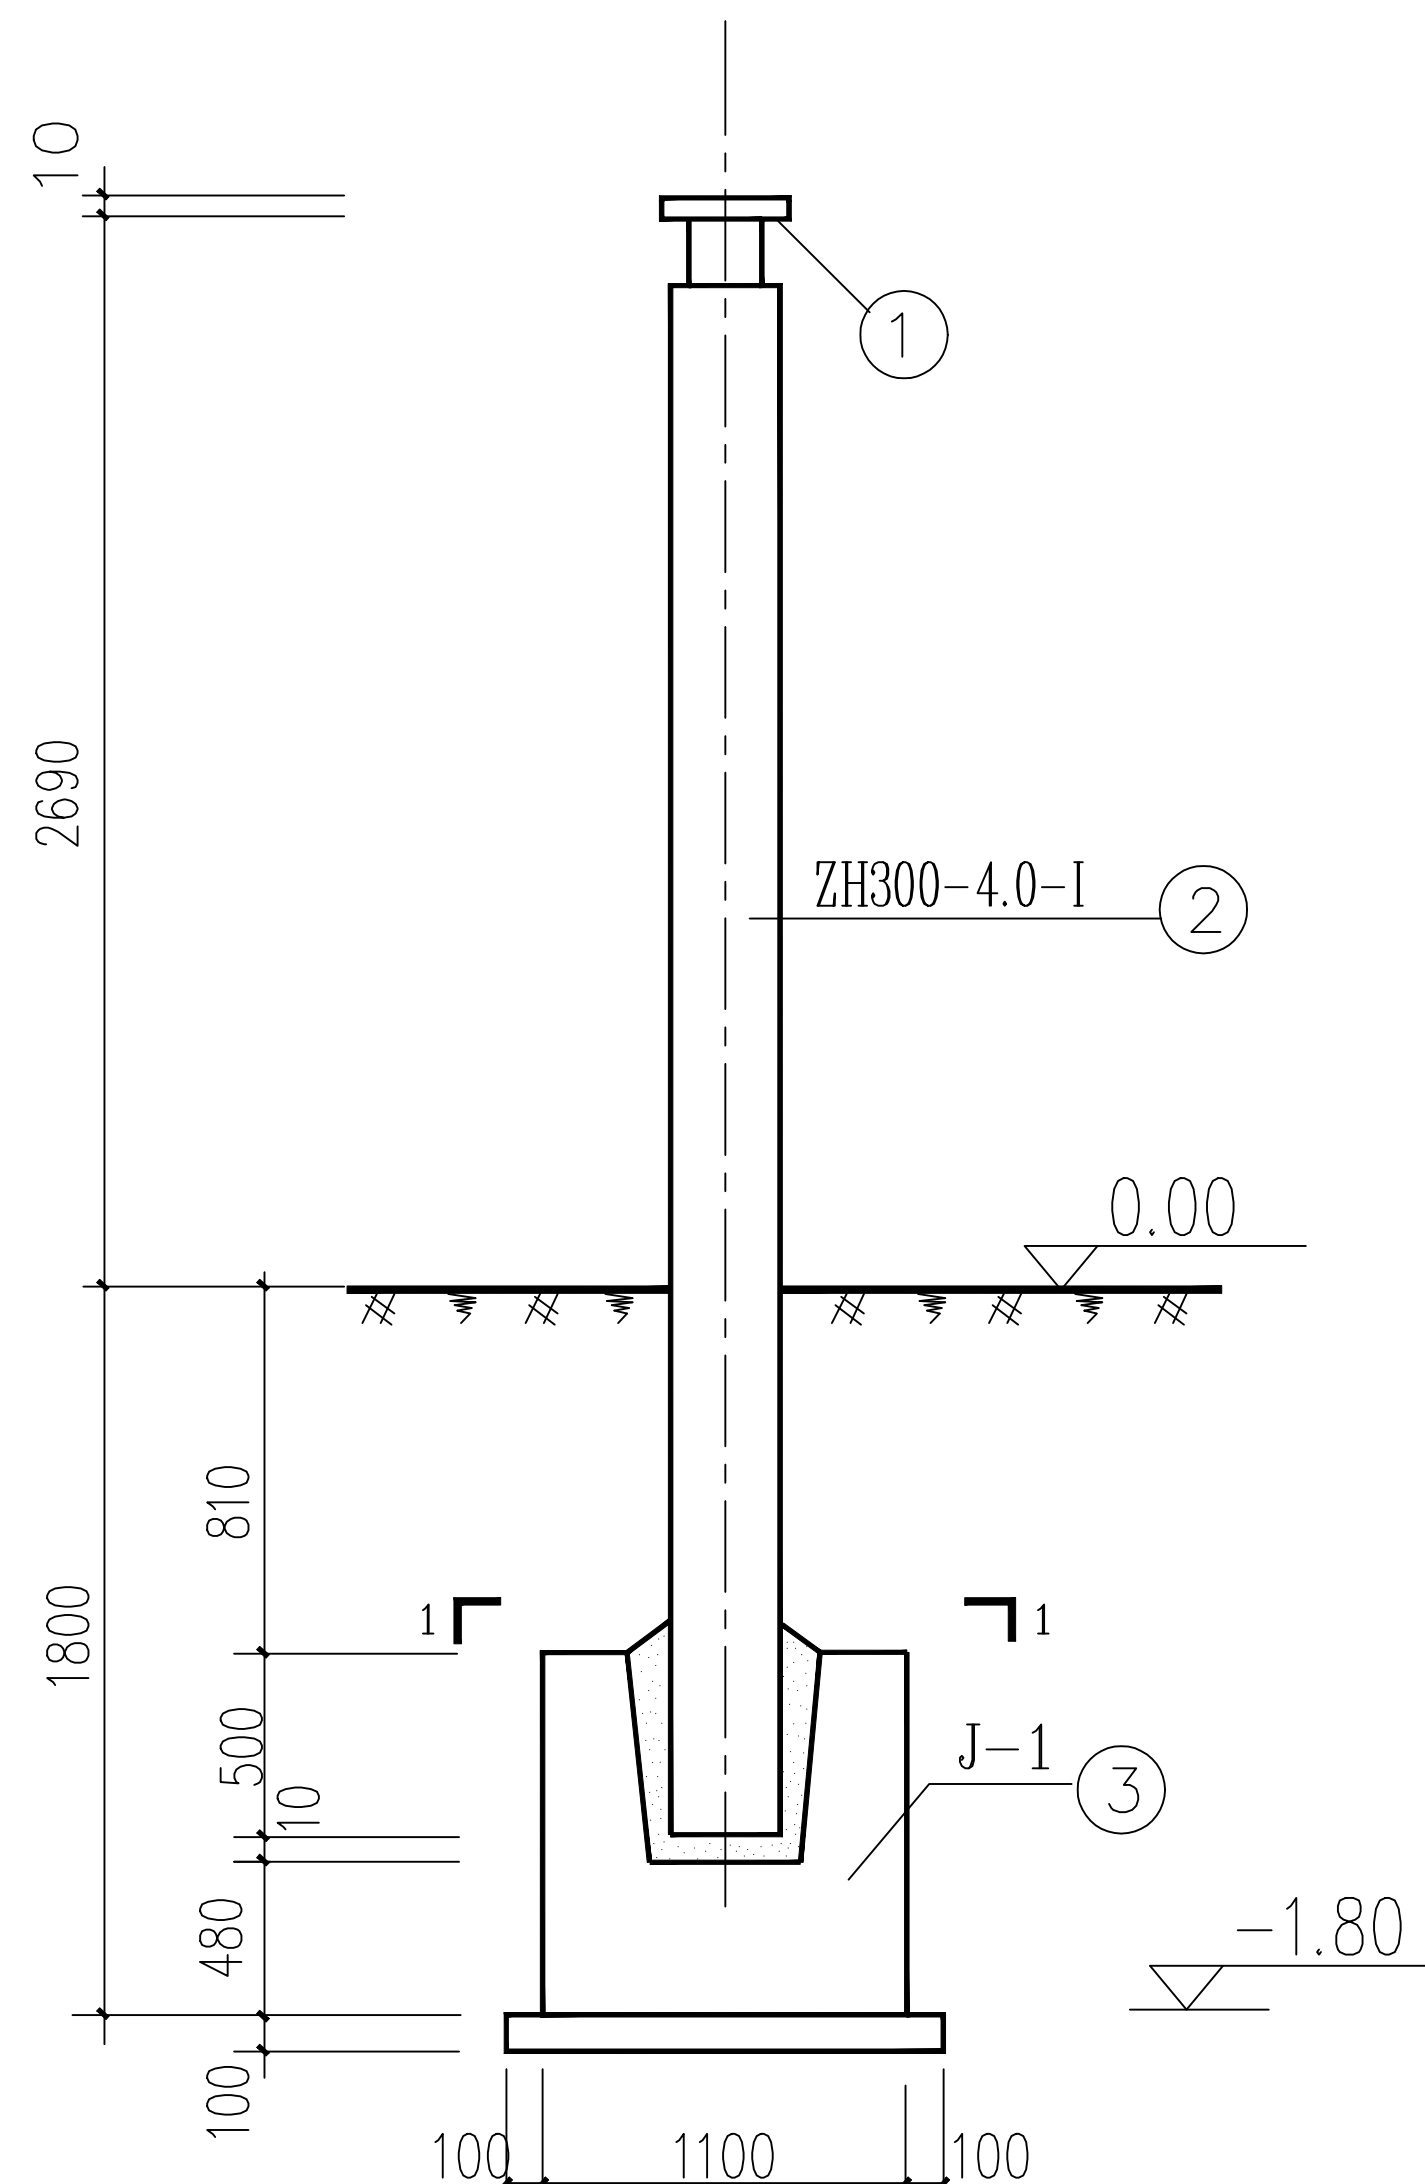

立面图 1:40

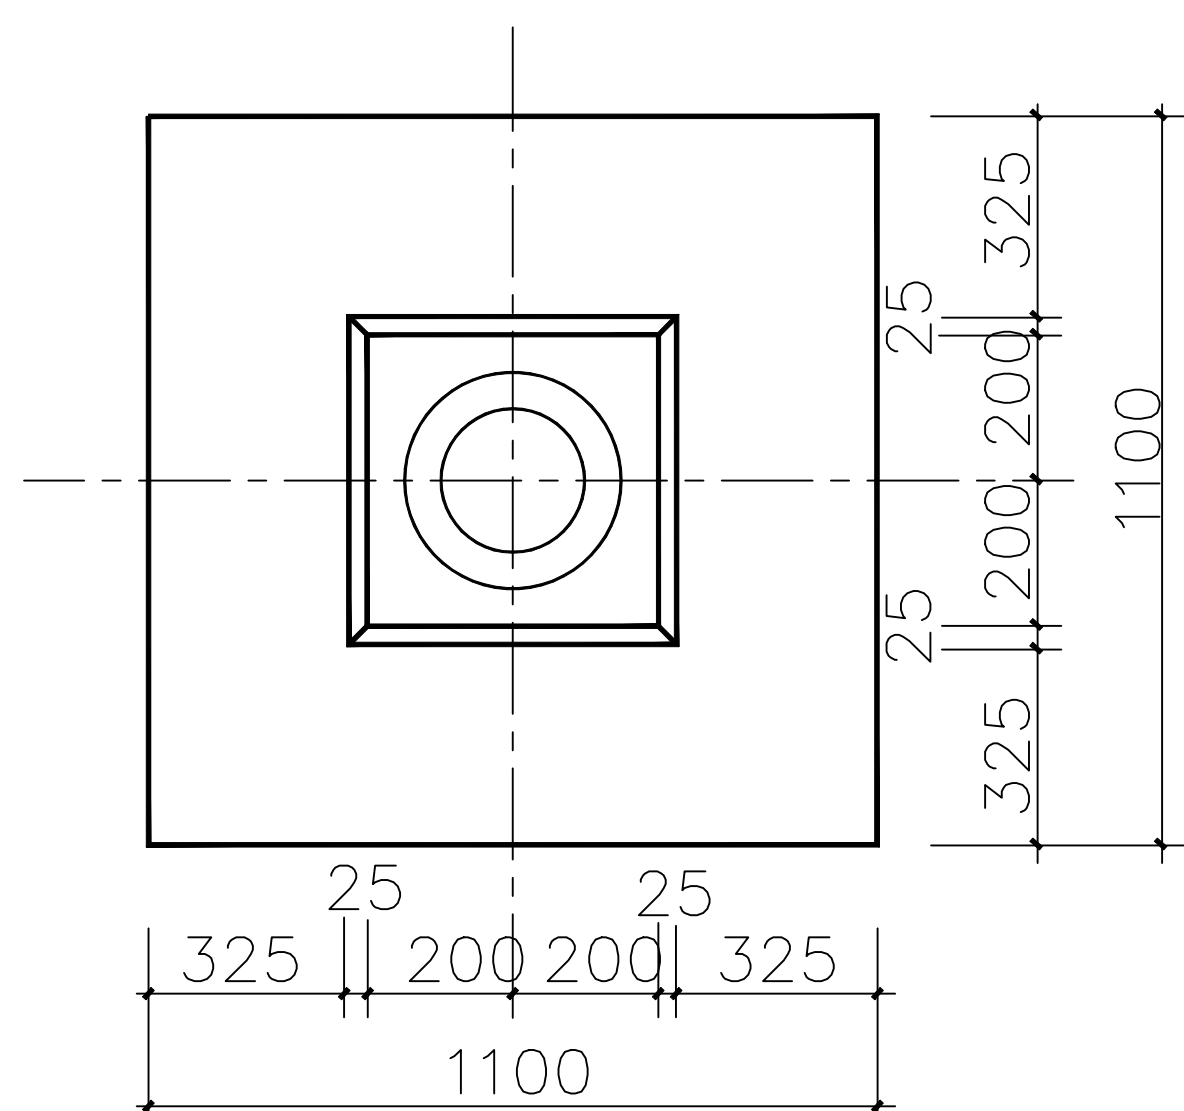

1-1 1:20

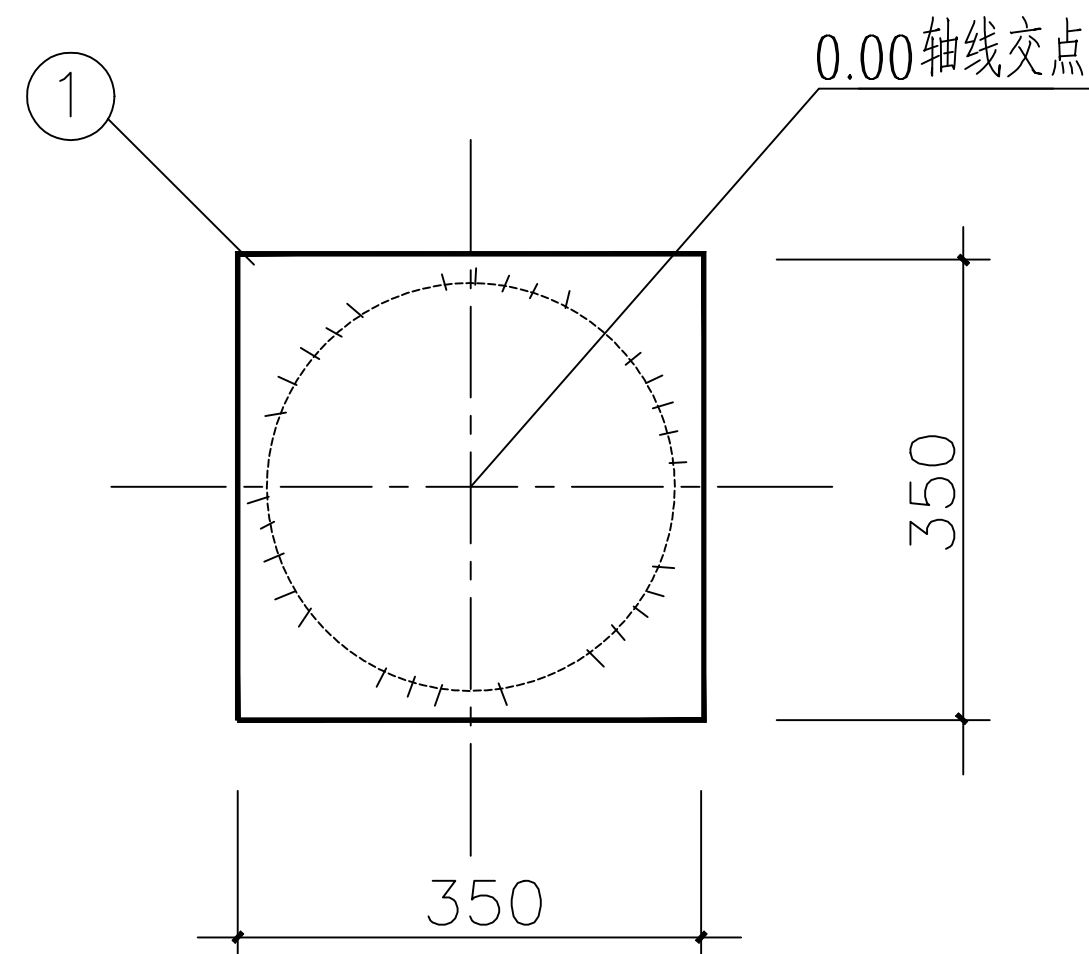

平面图 1:60

### 说明

- 图中尺寸以mm计 标高以m计。
- 钢材采用Q235, 焊条采用E43。
- 焊缝高度 $h \geq 8\text{mm}$ 全部铁件之间满焊。
- 外露铁件热镀锌防腐, 焊后镀锌破坏处, 涂二度灰色油漆。
- 基础砼C25, 二次灌浆C30 细石砼, 垫层为C20砼。
- 当基础处于填方区没有做特殊处理时, 采用C20 毛石砼加深至原土下500mm处。
- 图中0.00m 的绝对标高为基础布置图中该设备支架轴线交点处的场地设计标高。

### 材料表

| 编号 | 规格                    | 数量 | 单件用钢量 (kg) | 总用钢量 (kg) | 单件混凝土量 (m³) | 总混凝土量 (m³) | 施工图号            |
|----|-----------------------|----|------------|-----------|-------------|------------|-----------------|
| 1  | -350X350X10           | 1  | 9.62       | 9.62      |             |            |                 |
| 2  | ZH300-4.0-I (C40) 混凝土 | 1  | 39.68      | 39.68     | 0.157       | 0.157      | B2413S-T0101-11 |
| 3  | J-1 支柱基础              | 1  |            |           | 1.12        | 1.12       |                 |
| 4  | 二次灌浆                  | 1  |            |           | 0.057       | 0.057      |                 |
| 5  | 垫层混凝土                 | 1  |            |           | 0.169       | 0.169      |                 |

|                                                                    |  |                                                                                       |
|--------------------------------------------------------------------|--|---------------------------------------------------------------------------------------|
| 云南省工程勘察设计文件（出图）专用章                                                 |  |  |
| 单位名称：大理电力设计院有限责任公司                                                 |  |                                                                                       |
| 证书编号：5300509                                                       |  |                                                                                       |
| 有效期至：2024年12月31日                                                   |  |                                                                                       |
| 资质：电力行业（变电工程，送电工程）乙级；建筑行业（建筑工程）乙级；                                 |  |                                                                                       |
| 云南省住房和城乡建设厅2024年06月21日制发                                           |  |                                                                                       |
| 项目出图章编号：4202490027174 项目名称：220kV海东变电站里光伏发电项目送出配套220kV间隔扩建工程 用途：施工图 |  |                                                                                       |

|                                                                 |         |    |    |                                      |                 |     |      |
|-----------------------------------------------------------------|---------|----|----|--------------------------------------|-----------------|-----|------|
| 大理电力设计院有限责任公司<br>DALI ELECTRIC POWER DESIGN INSTITUTE CO., LTD. |         |    |    | 220kV海东变电站里光伏发电项目<br>送出配套220kV间隔扩建工程 |                 |     | 工程   |
| 审定                                                              | 李学华     | 图别 | 土建 | ZSM-252支持绝缘子支架及基础图(2.7m)             |                 |     |      |
| 审核                                                              | 王祖有     | 设计 | 杨杰 |                                      |                 |     |      |
| 校对                                                              | 梁正国     | 制图 |    | 图号                                   | B2413S-T0101-07 | 施工图 | 设计阶段 |
| 日期                                                              | 2024.08 | 比例 |    |                                      |                 |     |      |