




专业	日期	签名	日期	专业	日期	签名	日期
建筑				电气			
结构				暖通			
给排水							

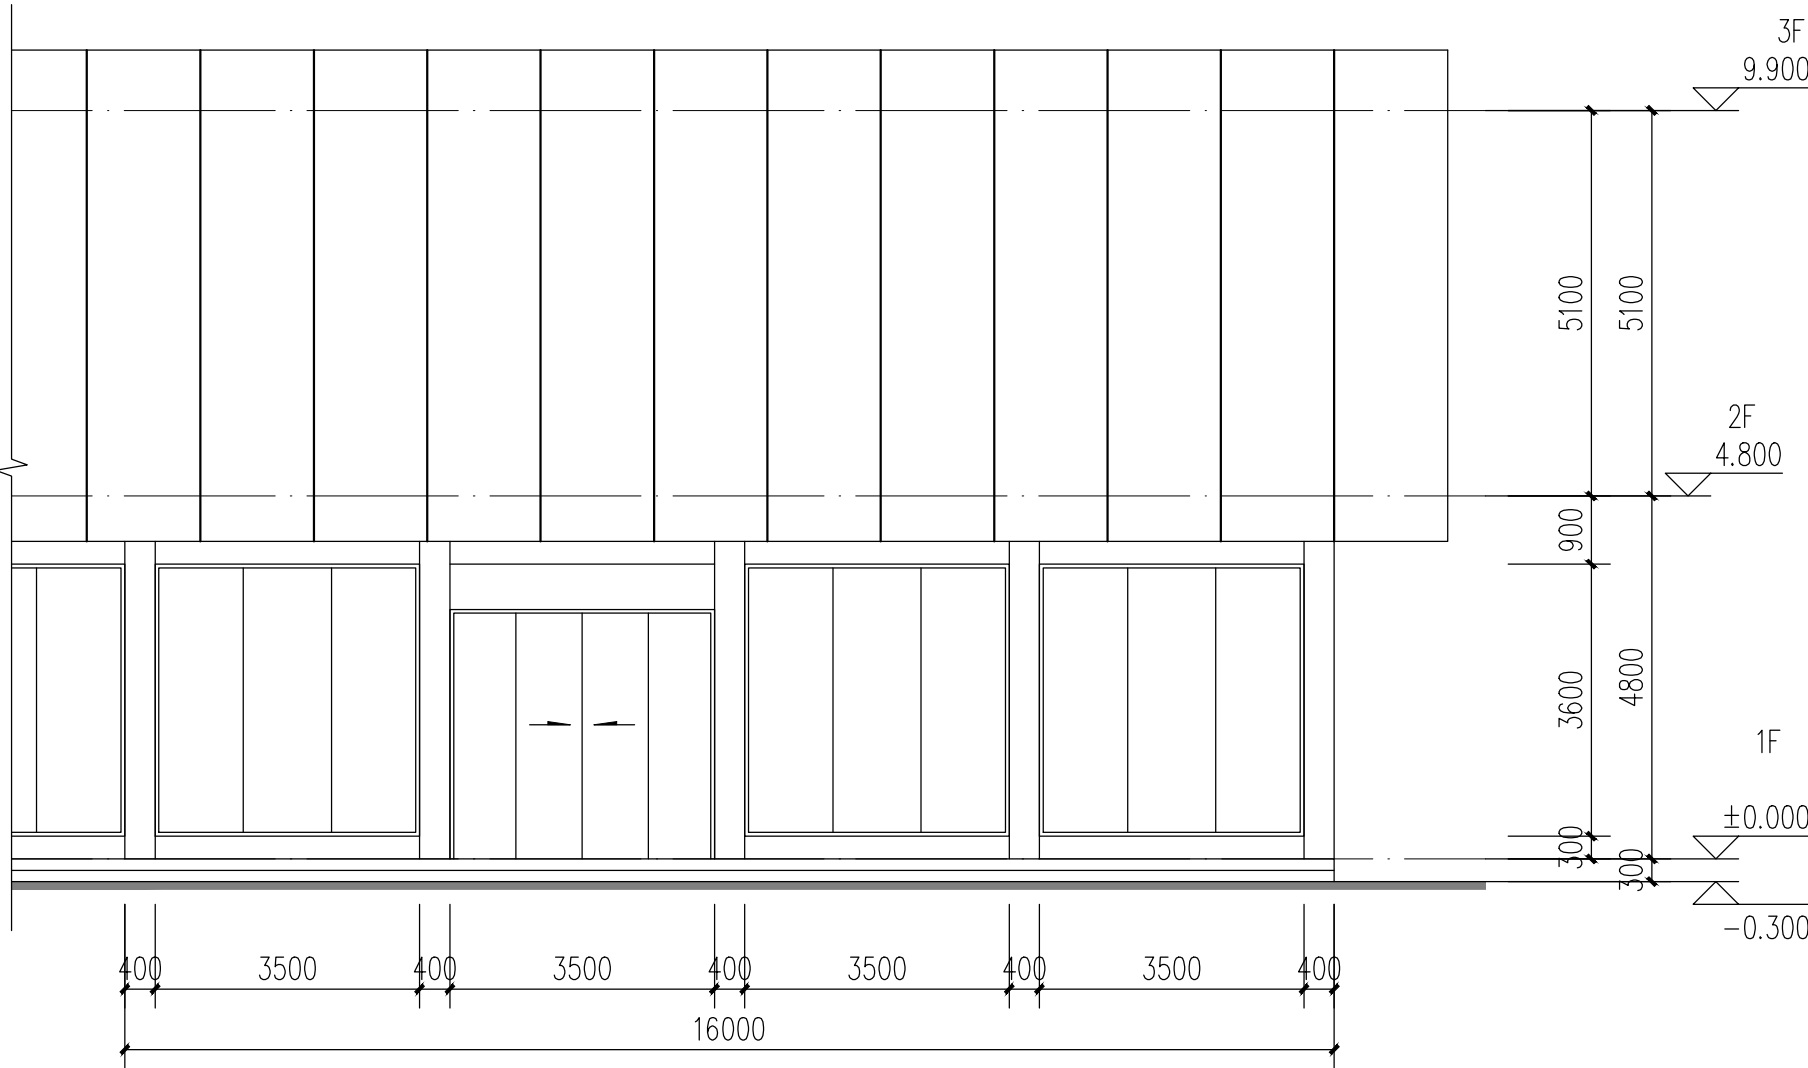

改造前正立面图 1:100

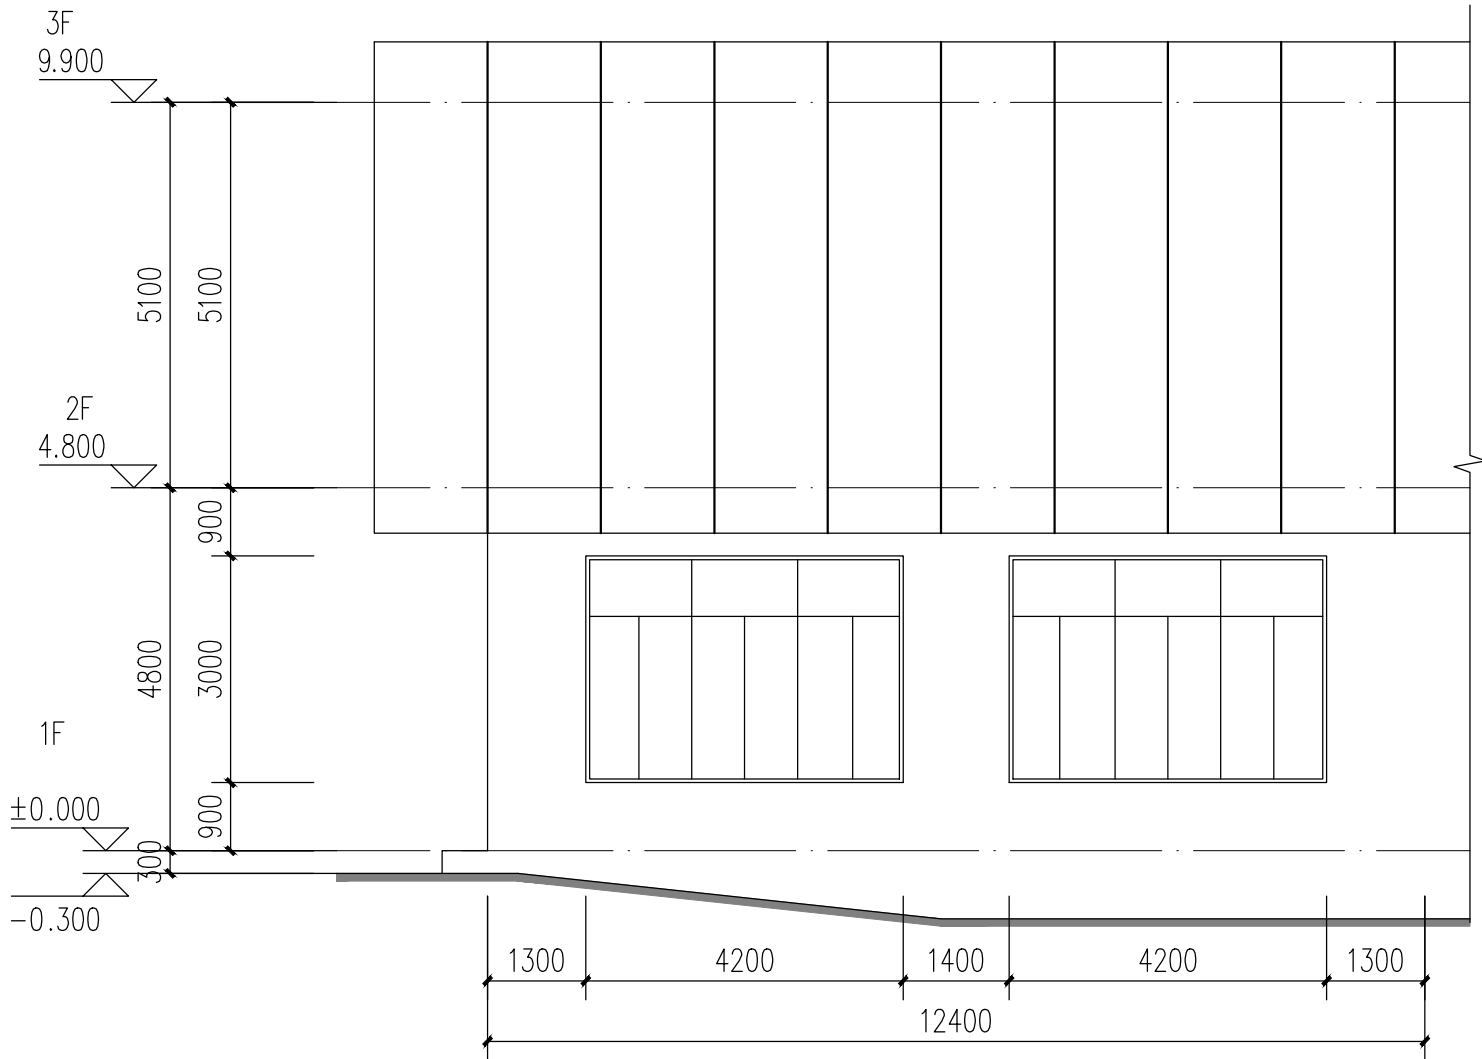

改造前侧立面图 1:100

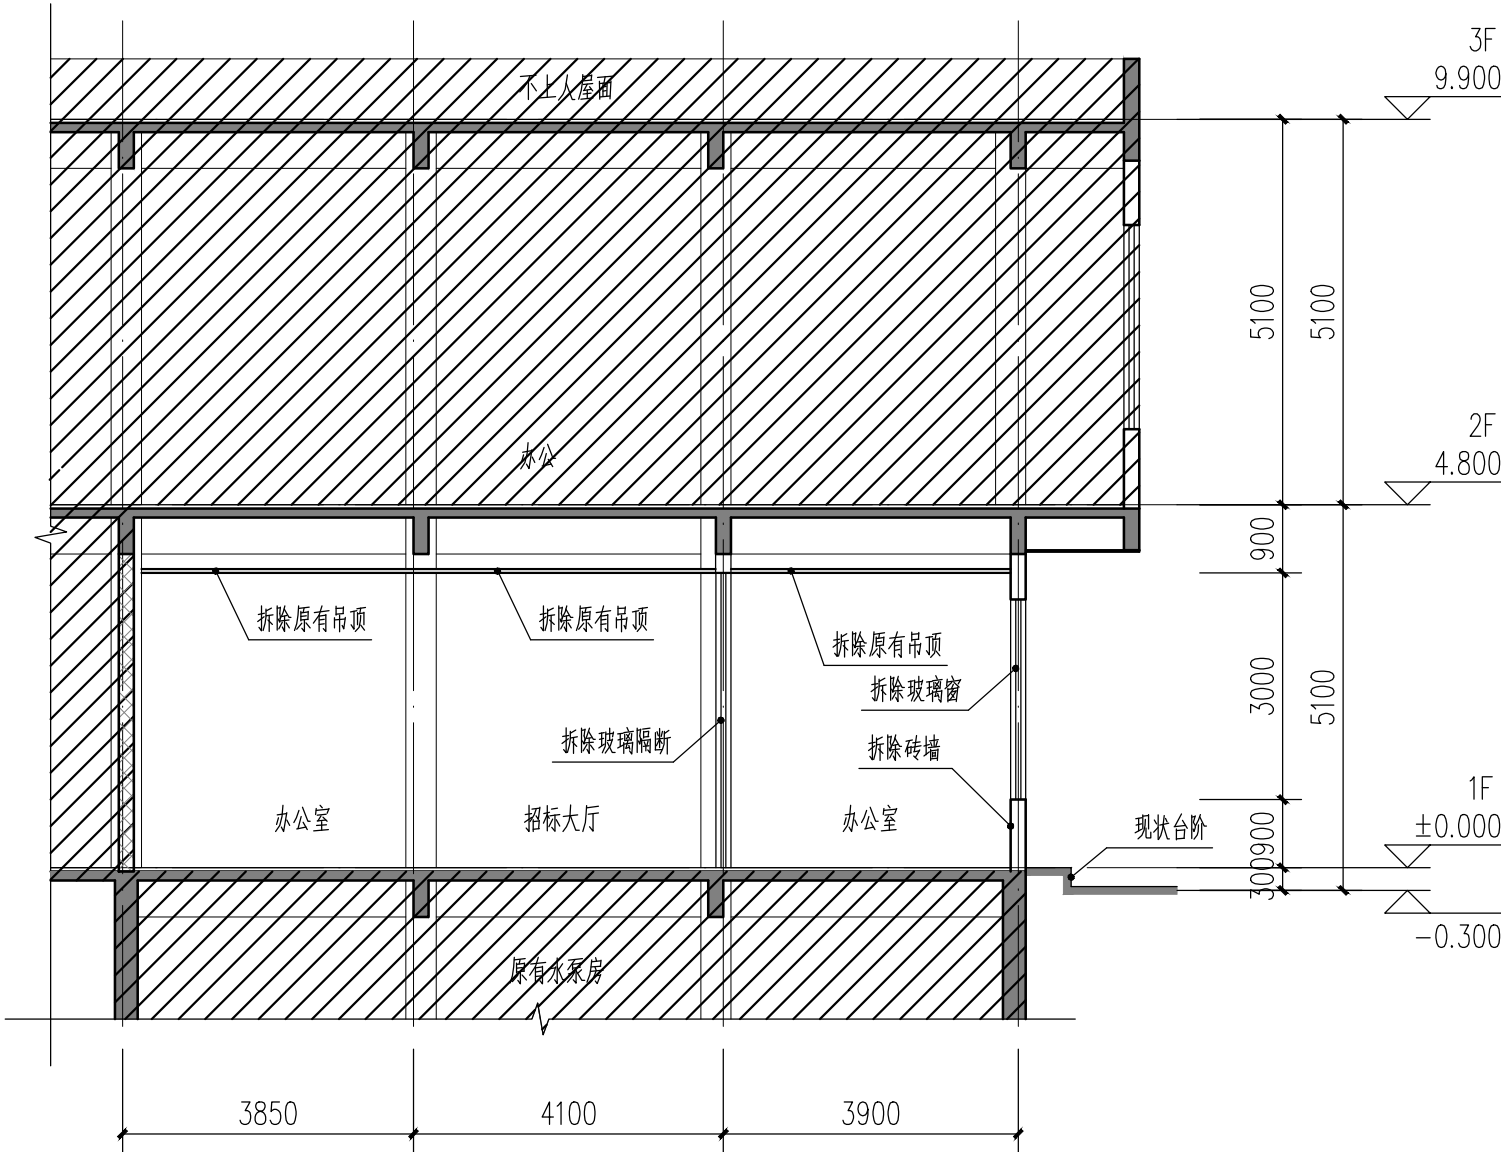

改造前1-1剖面图 1:100

深圳市鹏之艺

建筑设计有限公司

Shen Zhen PENGZHIYI Architecture Design CO.,LTD.

城乡规划编制甲级，证书编号：自资规甲字22440615
建筑工程甲级，证书编号：A144002081
市政行业（道路工程、排水工程、给水工程）专业乙级、
风景园林工程设计专项乙级，证书编号：A244002088

施工图审查专用章：

设计单位出图章：

个人执业注册章：

建设单位 CONSTRUCTION UNIT

深圳供电局有限公司

工程名称 PROJECT

综合服务中心2025年人民桥生产基地
应急发电机安装

子项目 SUB PROJECT

工程编号 PROJECT NO. 090000TC24070009

总设计师 DESIGN PRINCIPAL	许兰启	许兰启
审定 CHECKED BY	张献帅	张献帅
审核 APPROVED BY	许兰启	许兰启
项目负责人 PROJECT CHIEF	许兰启	许兰启
专业负责人 SPECIALTY CHIEF	许兰启	许兰启
校对 REVIEWED BY	范文辉	范文辉
设计 DESIGN BY	吴志春	吴志春

图名 DRAWING TITLE

改造前立面图

图纸编号 SHEET NO. JS-06

版次 NO. of Change	1	专业 Drawing Type	建筑
图幅 Drawing Size	A2	日期 DATE	2025. 03

规划·建筑·市政·景观 设计机构